
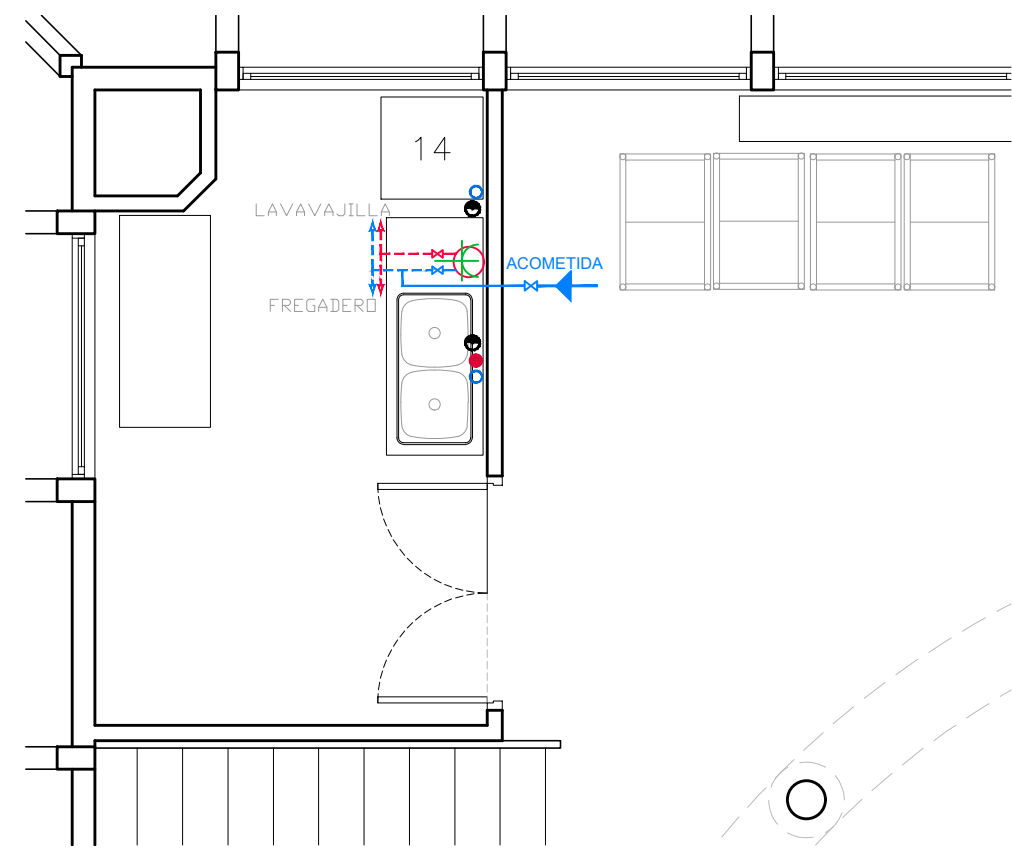


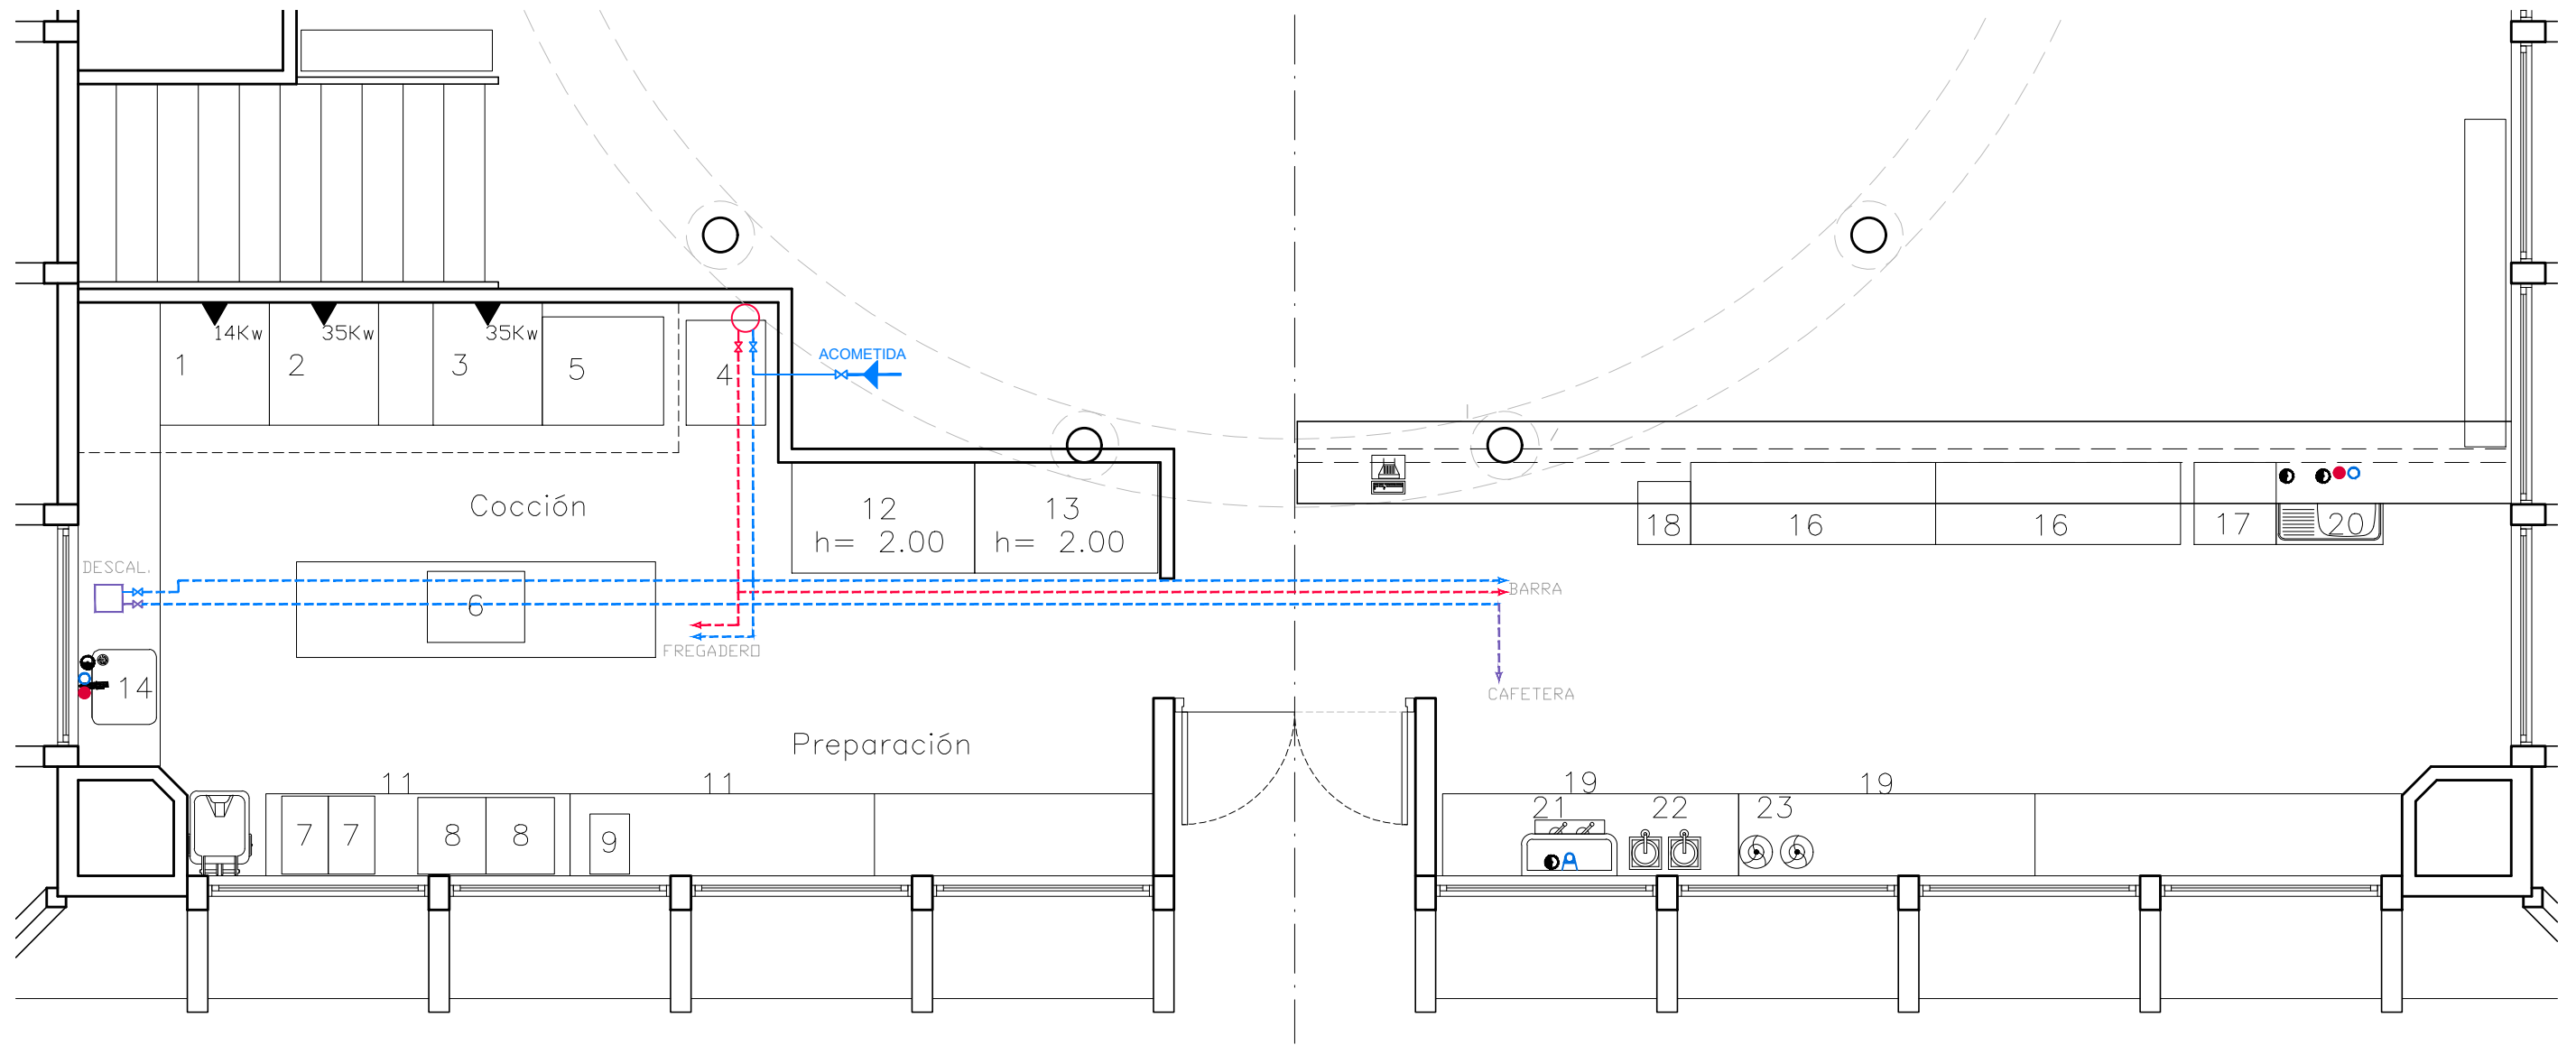

FONTANERIA

- A Agua Fria Osmotizada
- Desagüe
- Agua Fria
- Agua Caliente

INSTALACION DE GAS

- ① PLANCHA FRY-TOP (Fondo 900) 14 kW Gas
- ② COCINA 6 F (Fondo 900) 35 kW Gas
- ③ FREIDORA 24+24 (Fondo 900) 2x17.4 kW Gas

DIEGO F. TREGLOS SIGNORELLI

Arquitecto Col. 680
625 233 715 dftreglos@coaalmeria.com

MARIA PINTOR ZAMORA

Arquitecta Col. 507
Tel. 646 020 371
maria.pintor@pintorarquitectura.com

PROYECTO BASICO Y EJECUCION DE:
**PROYECTO DE REFORMA
ESCUELA ANDALUZA DE SALUD PUBLICA**
PLANO DE:
INSTALACION DE FONTANERIA Y GAS

PROMOTOR:
ESCUELA ANDALUZA DE SALUD PUBLICA

SITUACIÓN
**Ctra. del Observatorio 4, Beiro. CP. 18011
GRANADA**

ESCALA: 1/50
FECHA: Diciembre 2024
REVISION:

PLANO
C09