



UBICACIÓN

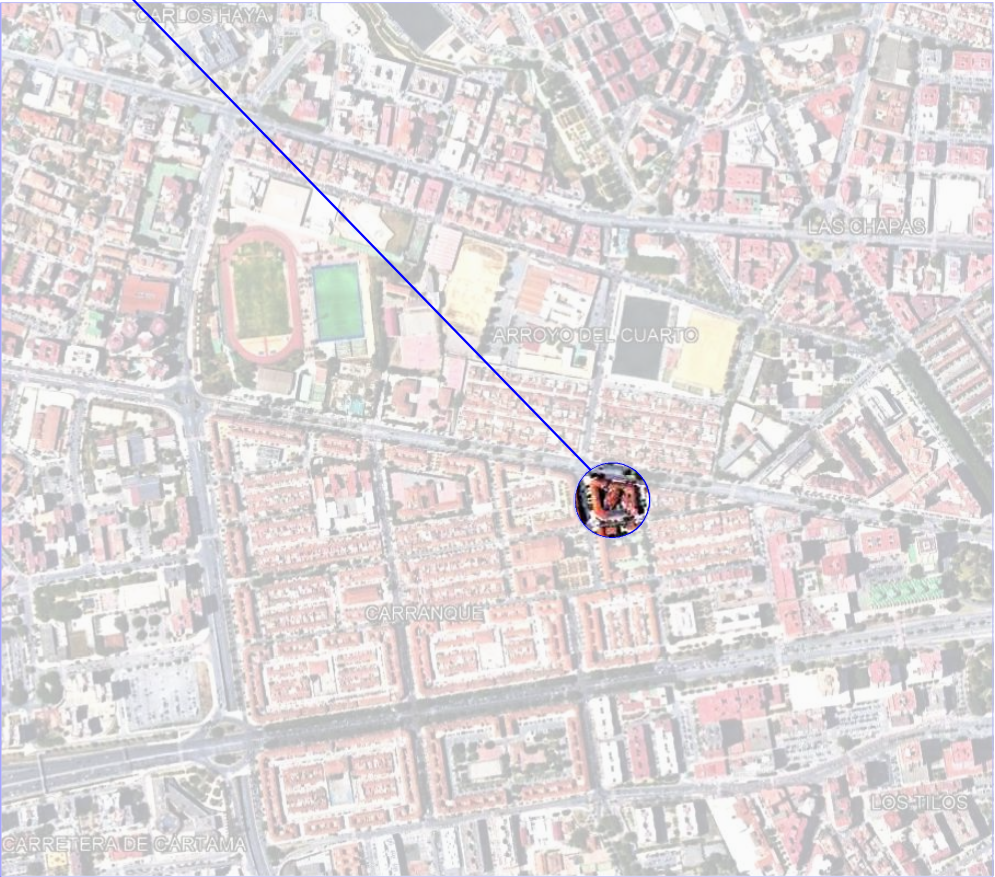

S/E

SITUACIÓN

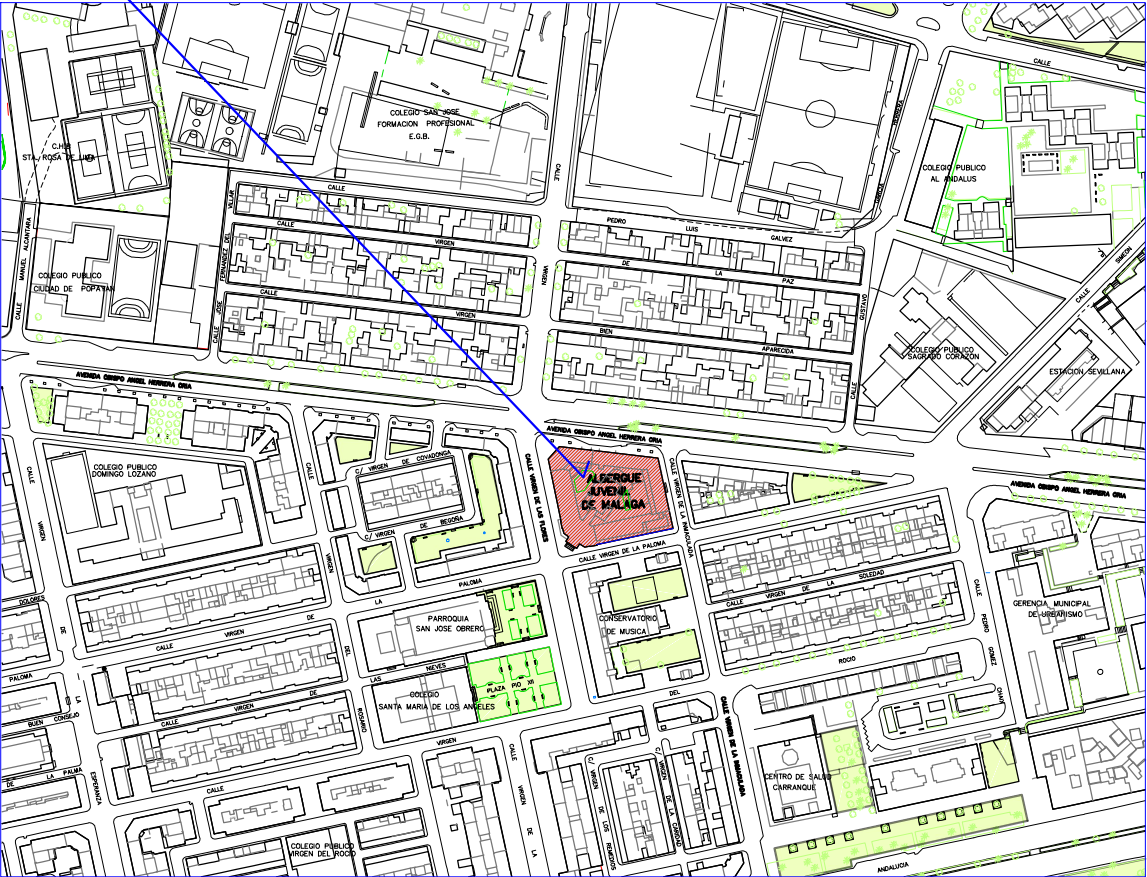


E. 1/4000

CATASTRO



S/E

IMPLANTACIÓN

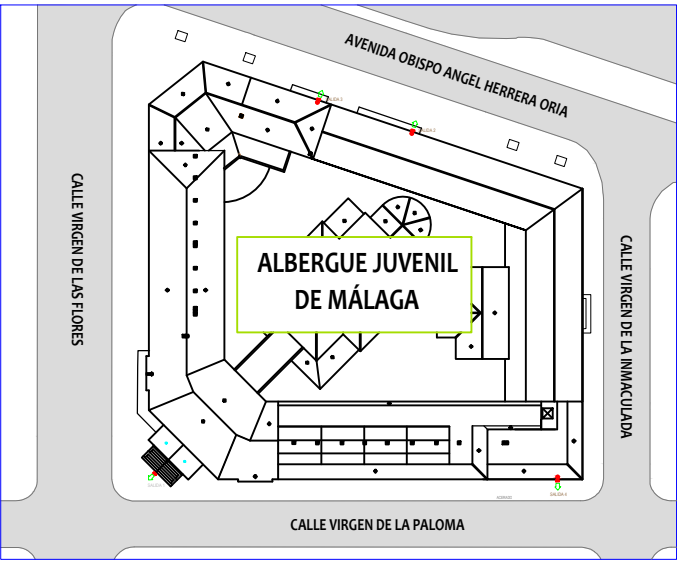

E. 1/1000

ARQUITECTO:
ANTONIO JOSÉ CRESPO MORALES
Colegiado nº 240 del C.O. Arquitectos de Sevilla
Centro de negocios Sotomayor 1
C.P. 41005
ark@gtmx.es

PROMOTOR:
INTURJOVEN SA
C/ Virgen de la Victoria, Nº 4641011 Sevilla (Sevilla)

PROYECTO:
BÁSICO ☐ EJECUCIÓN ☒ BÁSICO + EJECUCIÓN ☐
ALBERGUE INTURJOVEN DE MÁLAGA
FASE 3

LOCALIZACIÓN:
Avd. Pío XII, nº6
29007

EXPEDIENTE:
Nº 2021/00045/14/005


PLANO:
UBICACIÓN, SITUACIÓN,
CATASTRO E IMPLANTACIÓN

ESCALA: En dibujos

El presente proyecto ha sido acreditado expresamente las siguientes circunstancias: La identidad y habilitación profesional del arquitecto autor del trabajo y la integridad formal y documental según normativa aplicable.

ARQUITECTOS DE MÁLAGA

ALA IZQUIERDA
REFORMA DE BAÑOS
ACABADOS BA2 (NIVEL 2)

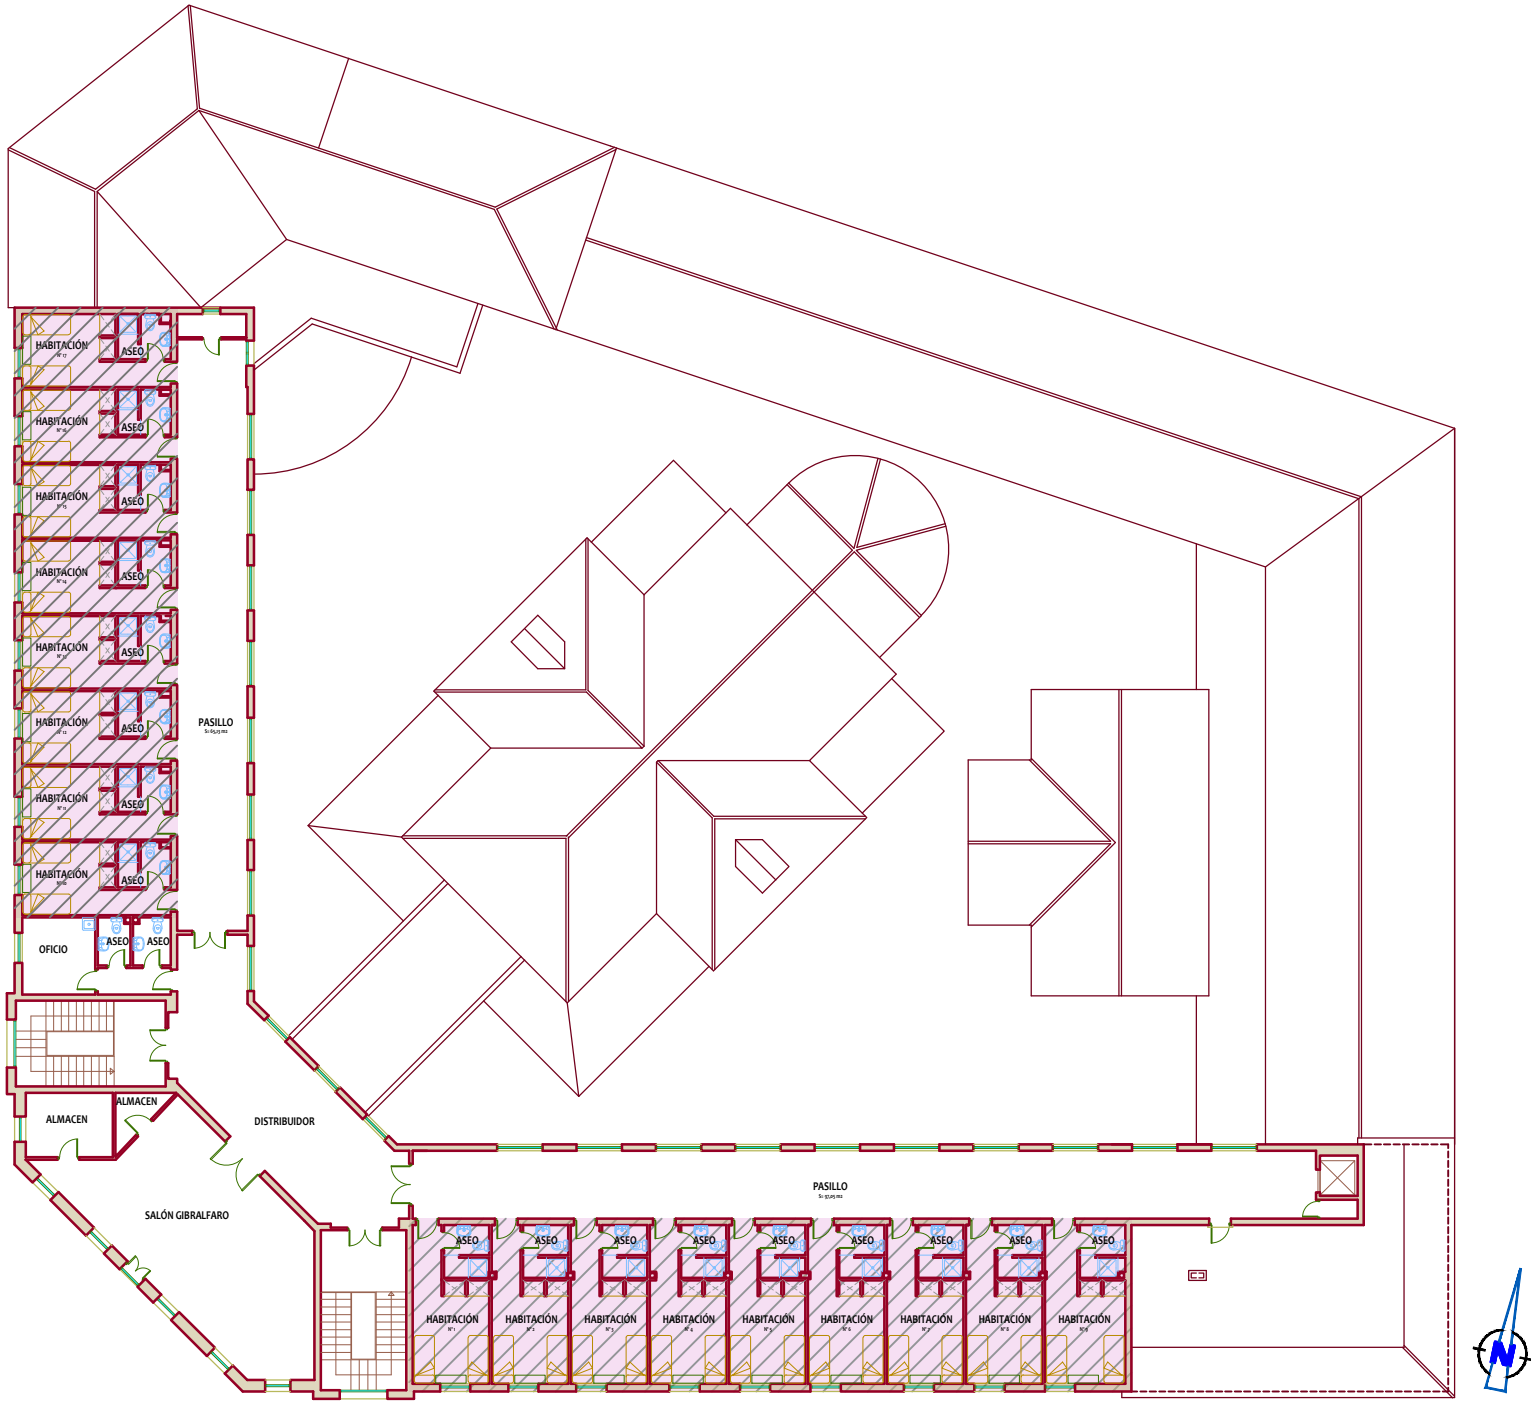

PLANTA SEGUNDA

ALA DERECHA
REFORMA DE BAÑOS
Y ACABADOS BA 3 (NIVEL 2)

REFORMA DE BAÑOS
ACABADOS (NIVEL 2)

FASE 3

ARQUITECTO:
ANTONIO JOSÉ CRESPO
Colegiado nº 240 del C.O. Arquitectos de Andalucía Occidental
Centro de negocios Sotavilla 1
C.P. 11205
ark@gmx.es

PROMOTOR:
INTURJOVEN SA
C/ Virgen de la Victoria, Nº 4641011 Sevilla (Sevilla)

PROYECTO:
BÁSICO ☐ EJECUCIÓN ☒ BÁSICO + EJECUCIÓN
ALBERGUE INTURJOVEN MALAGA
FASE 3

LOCALIZACIÓN:
Avd. Pio XII, nº6
29007

EXPEDIENTE:

PLANO:

LOCALIZACIÓN DE
ACTUACIÓN DE FASE 3

ESCALA: 1/300




El presente documento acredita expresamente las siguientes circunstancias: La identidad y habilitación profesional del arquitecto autor del trabajo y la integridad formal y documental según normativa aplicable.

VISADO ESTATUTARIO
07/12/2023 - Nº Expediente 021/0001514/005
COLEGIO DE ARQUITECTOS DE MÁLAGA



ALA IZQUIERDA PLANTA SEGUNDA.

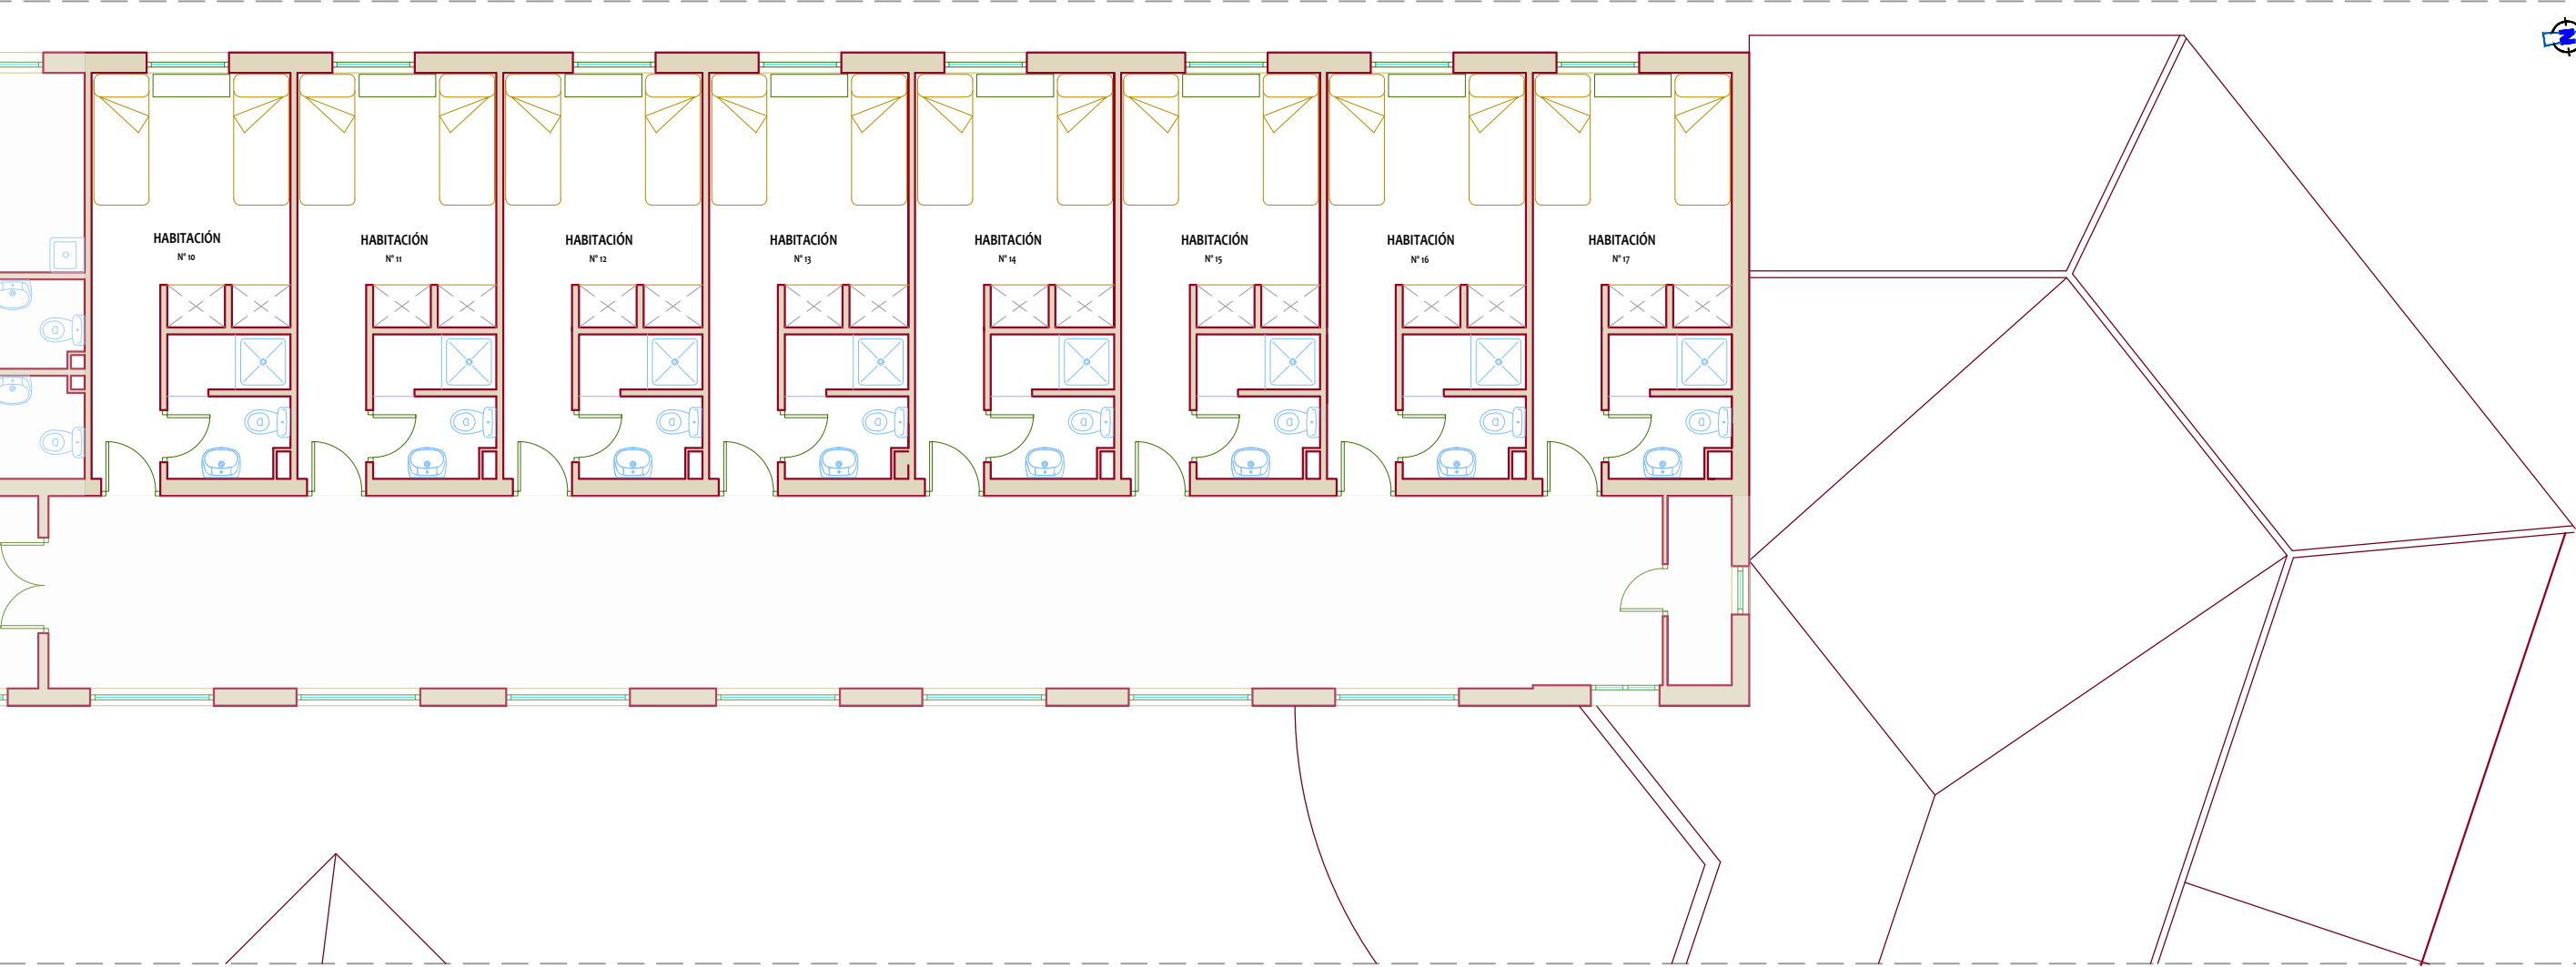

ARQUITECTO:
ANTONIO JOSÉ CRESPO MORALES
Colegiado nº 240 del C.O. Arquitectos de Andalucía Occidental
Centro de negocios Sotavilla 1
C.P. 11205
ark@gmx.es Tel. 952 00 00 00

PROMOTOR:
INTURJOVEN SA
C/ Virgen de la Victoria, Nº 46 41011 Sevilla (Sevilla)

PROYECTO:
BÁSICO ☐ EJECUCIÓN ☒ BÁSICO + EJECUCIÓN ☐
ALBERGUE INTURJOVEN MALAGA
FASE 3

LOCALIZACIÓN:
Pza. Pio XII, s/n
29007


EXPEDIENTE:
0712/2023

PLANO:
ALA IZQUIERDA PLANTA SEGUNDA
ESTADO ACTUAL

ESCALA: 1/100



ALA IZQUIERDA PLANTA SEGUNDA. REFORMA DE BAÑOS Y ACABADOS BA2

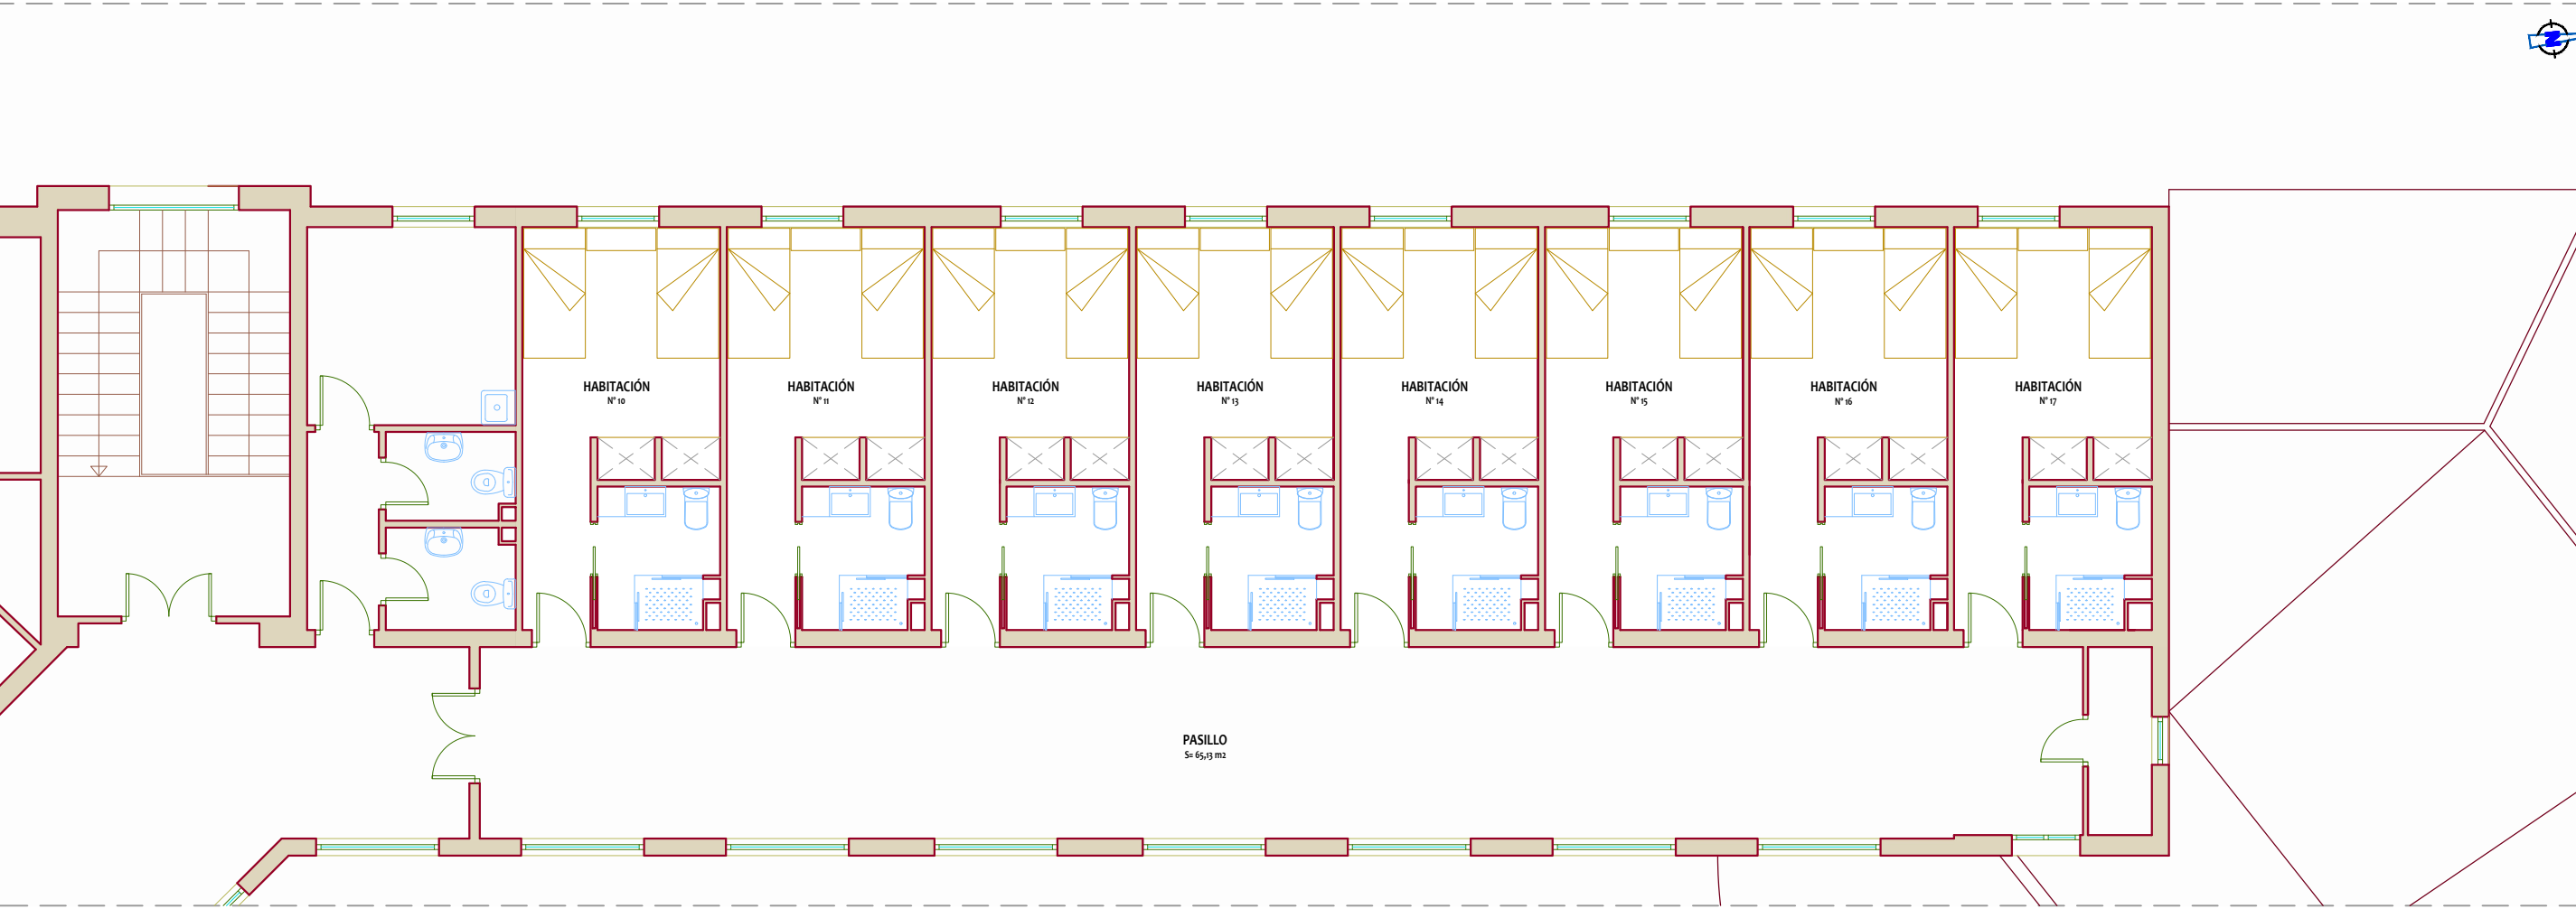

ARQUITECTO:
ANTONIO JOSÉ CRESPO MORALES
Colegiado nº 240 del C.O. Arquitectos de Andalucía Occidental
Centro de negocios Sotavilla 1
C.P. 11205
ark@gmix.es Tel. 952 00 00 00

PROMOTOR:
INTURJOVEN SA
C/ Virgen de la Victoria, Nº 46 41011 Sevilla (Sevilla)

PROYECTO:
BÁSICO ☐ EJECUCIÓN ☒ BÁSICO + EJECUCIÓN
ALBERGUE INTURJOVEN MÁLAGA
FASE 3

LOCALIZACIÓN:
Avd. Pío XII, nº6
29007

EXPEDIENTE:
Nº 2021/00415/005


PLANO:
ALA IZDA. PL. SEGUNDA. ALBERGUE INTURJOVEN MÁLAGA
ESTADO REF. PL. GENERAL

ESCALA: 1/100

ARQUITECTO


PLANTA SEGUNDA ALA IZQUIERDA BA2 HABITACIÓN TIPO

DEMOLICIONES

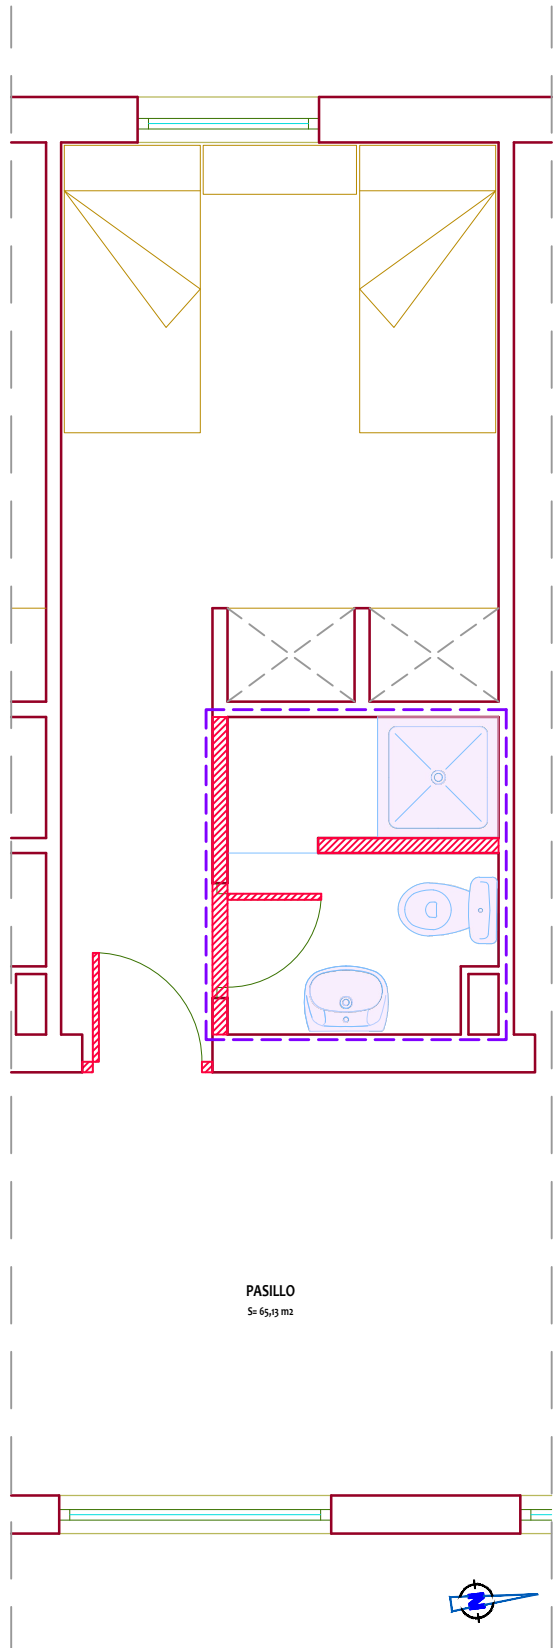


- DEMOLICIÓN TABIQUE (H 2.10 m) + PUERTA
- DESMONTAJE DE PIEZA
- DEMOLICIÓN REVESTIMIENTOS
- DESMONTAJE ELECTRIC./FONT./STO.

ESTADO REFORMADO

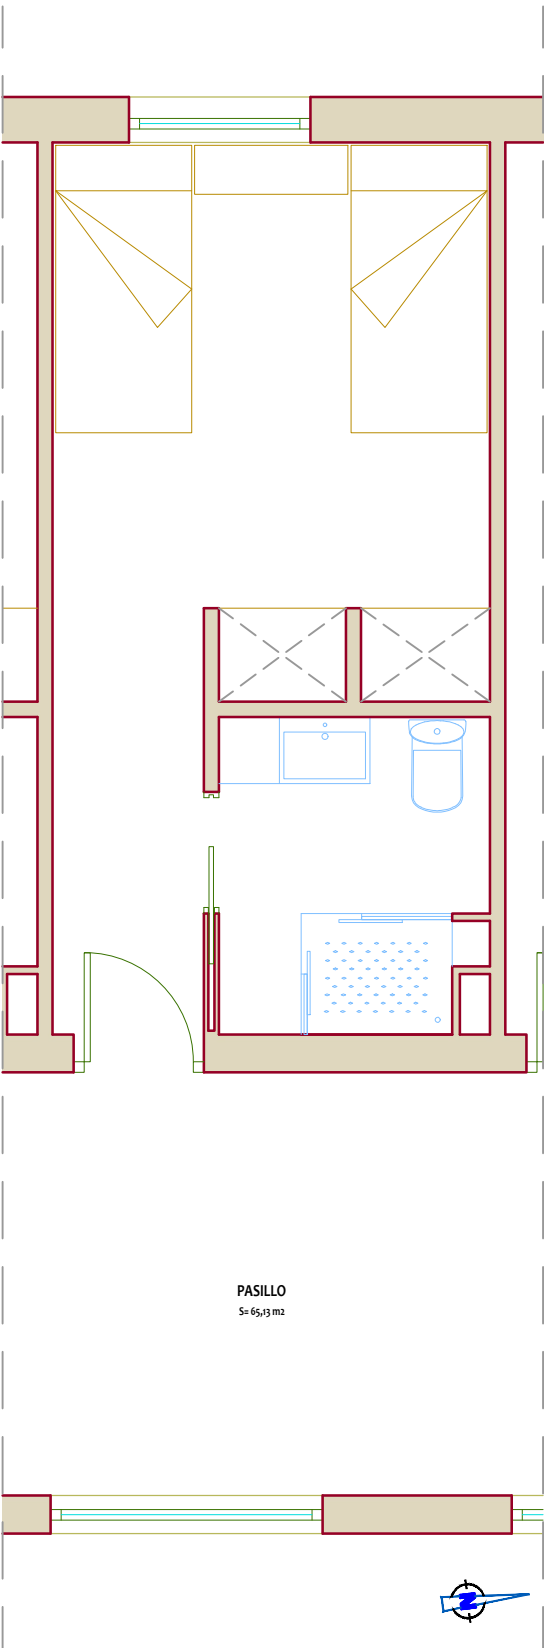


ESTADO REFORMADO. COTAS Y SUPERFICIES

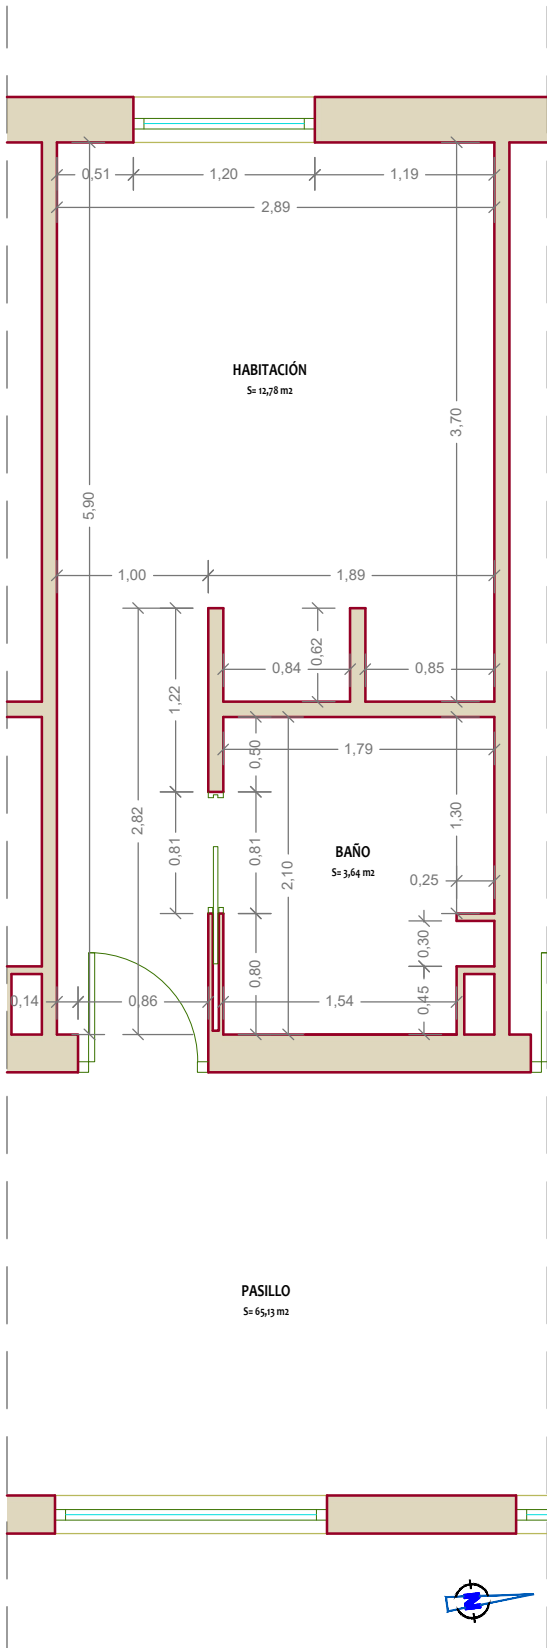


PLANTA SEGUNDA ALA IZQUIERDA BA2 (8 hab)


ACABADOS Y CARPINTERÍA

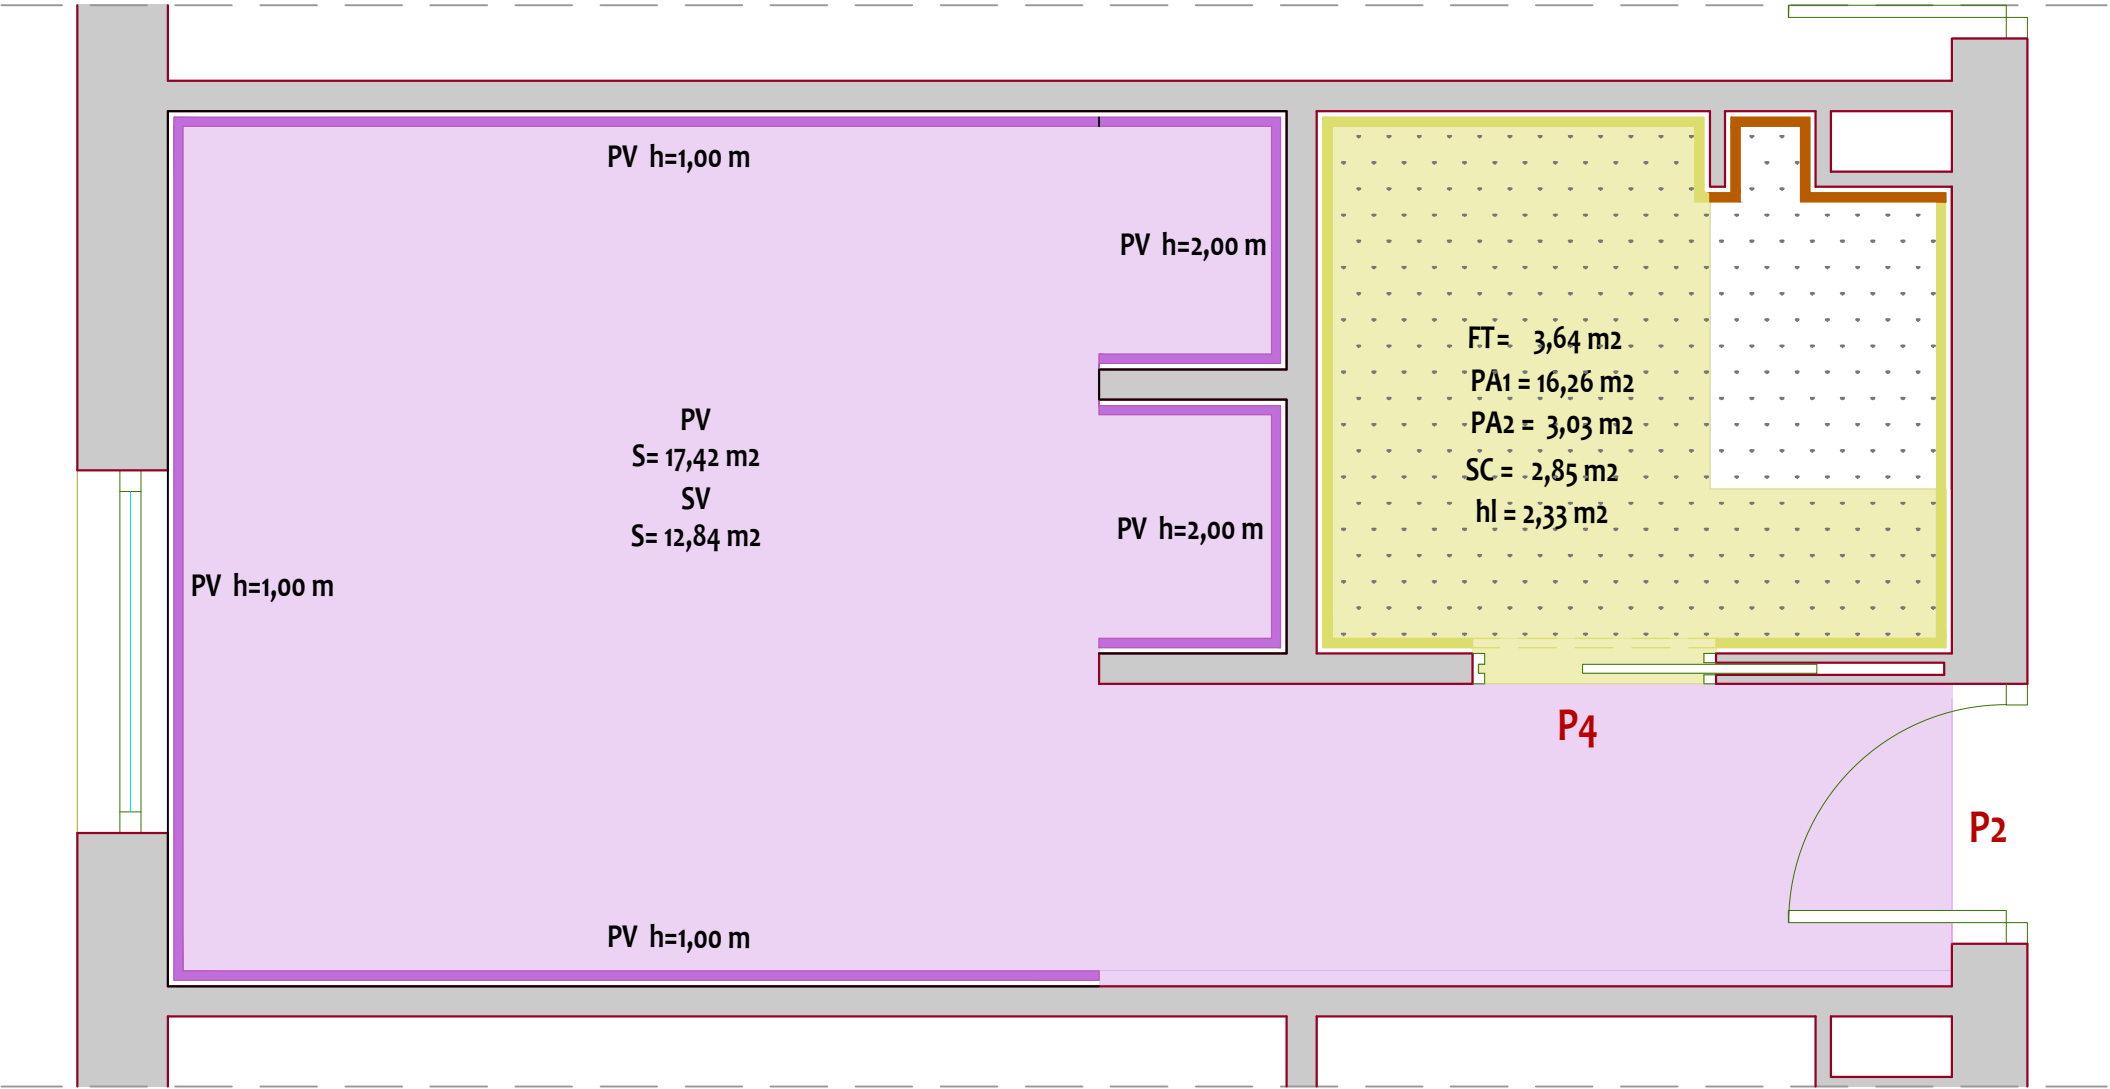

- | | | | |
|----|---------------------------|-----|--|
| SV | SUELO HABITACIÓN VINÍLICO | PV | PARAMENTO VERTICAL VINÍLICO
ZÓCALO H= 1,00 m
EXCEPTO ZONA LITERA H= 2,00 m |
| SC | SUELO BAÑO CERÁMICO | PA1 | PARAMENTO VERTICAL ALICATADO
BAÑO DURANGO BONE |
| FT | FALSO TECHO BAÑO | PA2 | PARAMENTO VERTICAL ALICATADO
DUCHA ESPIGA DURANGO |

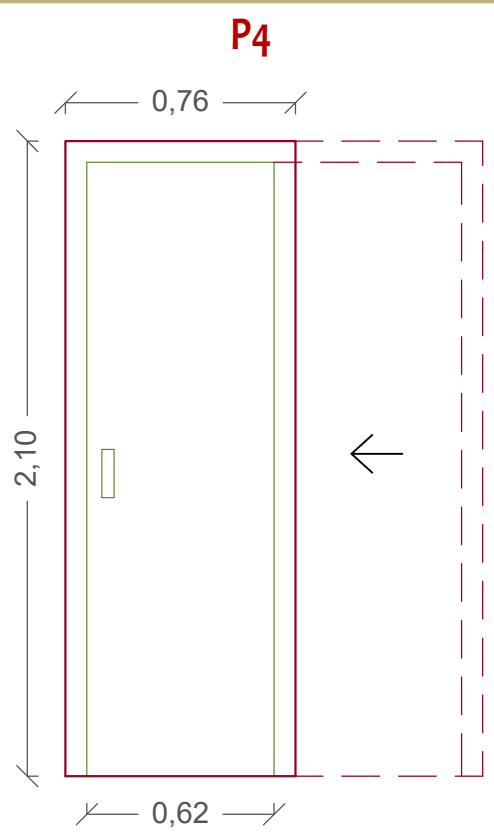

UNDS/8
MADERA
(PUERTA CORREDERA ENCASTRABLE)

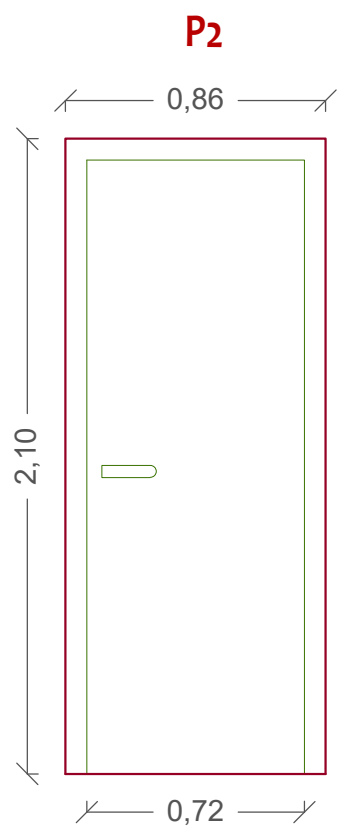

UNDS/8
MADERA
(PUERTA ABATIBLE)

ARQUITECTO:
ANTONIO JOSÉ CRESPO
Colegiado nº 240 del C.O. Arquitectos de Andalucía Occidental
Centro de negocios Sotavilla 1, 1º planta, Alameda de las Carreras, 11205, Málaga
C.P. 11205
ark@gmix.es Tel. 952 00 60 60

PROMOTOR:
INTURJOVEN SA
C/ Virgen de la Victoria, Nº 46 41011 Sevilla (Sevilla)

PROYECTO:
BÁSICO ☐ EJECUCIÓN ☒ BÁSICO + EJECUCIÓN
ALBERGUE INTURJOVEN MÁLAGA FASE 3

LOCALIZACIÓN:
Avd. Pío XII, nº6
29007

EXPEDIENTE:
77/12/2023

PLANO:
ALA IZDA. PL. 2ª BAÑO I. ACABADOS Y CARPINTERÍA

ESCALA: 1/25


ARQUITECTO

VISADO ESTADÍSTICO
Expte 2021/00457/005
7/12/2023

COLEGIO OFICIAL DE ARQUITECTOS DE MÁLAGA

ARQUITECTOS DE MÁLAGA

PLANTA SEGUNDA ALA IZQUIERDA BA2
ELECTRICIDAD Y PCI

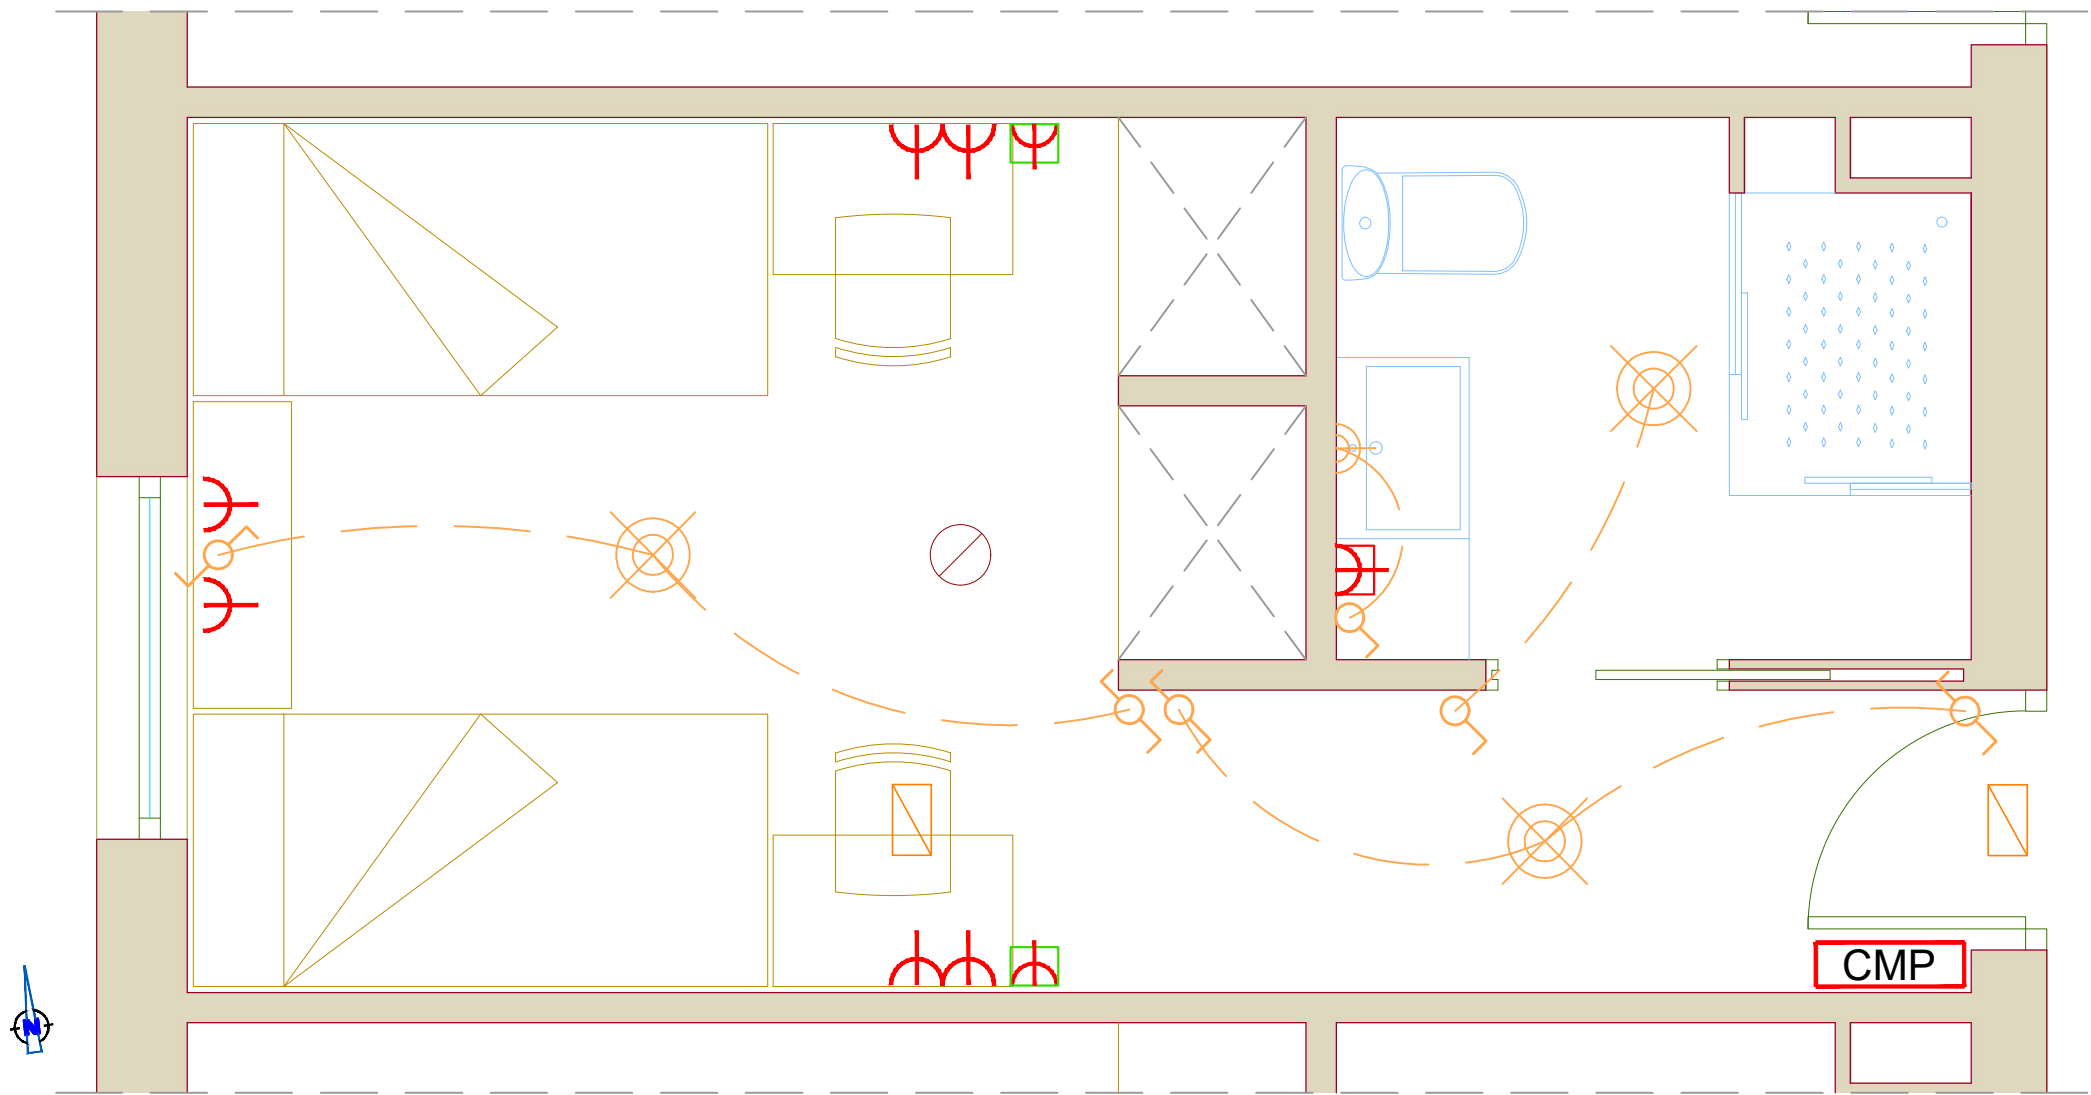


LEYENDA DE PROTECCIÓN CONTRA INCENDIOS

- EXTINTOR PORTÁTIL DE EFICACIA 21A-113B (*)
- ILUMINACIÓN DE EMERGENCIA
- DETECTORES DE HUMO ÁREA 60 m2
D DE ALCANCE 6,6 m
- * EXTINTOR PORTÁTIL EN PASILLO A MENOS DE 15 M
DE ORIGEN DE EVACUACIÓN

LEYENDA DE ELECTRICIDAD

- C2 - BASE DE ENCHUFE 16A
ALIMENTACIÓN ELÉCTRICA: 220V. I+N+T
- C5 - BASE DE ENCHUFE 25A ESTANCO
ALIMENTACIÓN ELÉCTRICA: 220V. I+N+T
- TOMA DE TV, TELEFONÍA E INTERNET
- INTERRUPTOR SIMPLE
- INTERRUPTOR CONMUTADO
- DOWNLIGHT LED
- LUMINARIA DE PARED LED
- CMP CUADRO DE MANDO Y PROTECCIÓN

ESQUEMA UNIFILAR POR HABITACIÓN

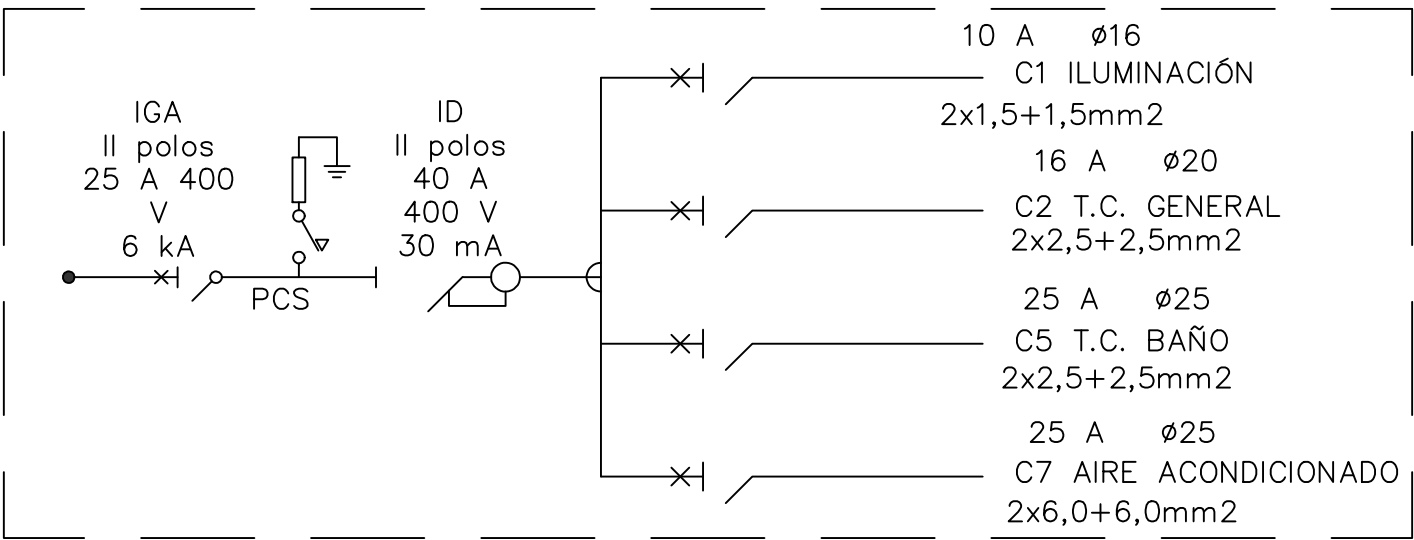

ARQUITECTO:
ANTONIO JOSÉ CRESPO
Colegiado nº 240 del C.O. Arquitectos de Andalucía Occidental
Centro de negocios Sotavilla 1
C.P. 11205
ark@gmx.es Tel. 952 00 00 00

PROMOTOR:
INTURJOVEN SA
C/ Virgen de la Victoria, Nº 46 41011 Sevilla (Sevilla)

PROYECTO:
BÁSICO ☐ EJECUCIÓN ☒ BÁSICO + EJECUCIÓN ☐
ALBERGUE INTURJOVEN MALAGA
FASE 3

LOCALIZACIÓN:
Pza. Pio XII, s/n
29007

EXPEDIENTE:
R-2021/00015-17/005

PLANO:
ALA IZDA. PL. 2º. BA2
ELECTRICIDAD Y PCI


ESCALA: 1/25



El presente documento acredita expresamente las siguientes competencias profesionales del arquitecto autor del proyecto, en el ámbito de la actividad profesional que le corresponde ejercer de acuerdo con la normativa aplicable.

VISADO ESTATUTARIO
07/12/2023 - 11:00
COLEGIO OFICIAL DE ARQUITECTOS DE MÁLAGA

FONTANERÍA

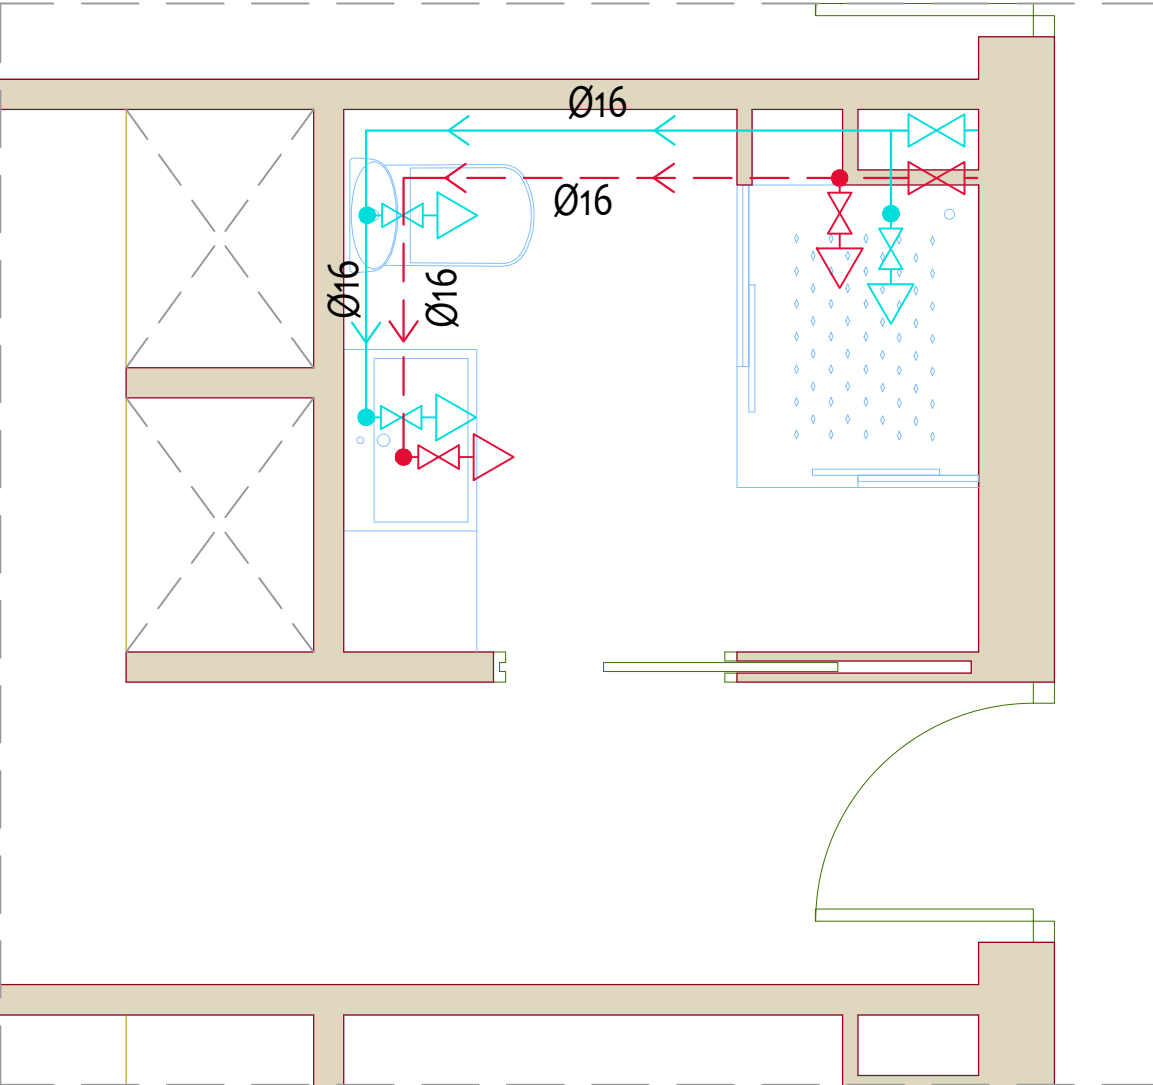


LEYENDA DE FONTANERÍA

- TOMA DE AGUA FRÍA CON LLAVE DE CORTE Ø12
- TOMA DE AGUA CALIENTE CON LLAVE DE CORTE Ø12
- LÍNEA DE AGUA FRÍA Ø16
- LÍNEA DE AGUA CALIENTE Ø16
- DIRECCIÓN DE FLUJO
- LLAVE DE CORTE DE AGUA FRÍA
- LLAVE DE CORTE DE AGUA CALIENTE

* DIAMETRO DE ALIMENTACIÓN A APARATOS SANITARIOS Ø12

SANEAMIENTO

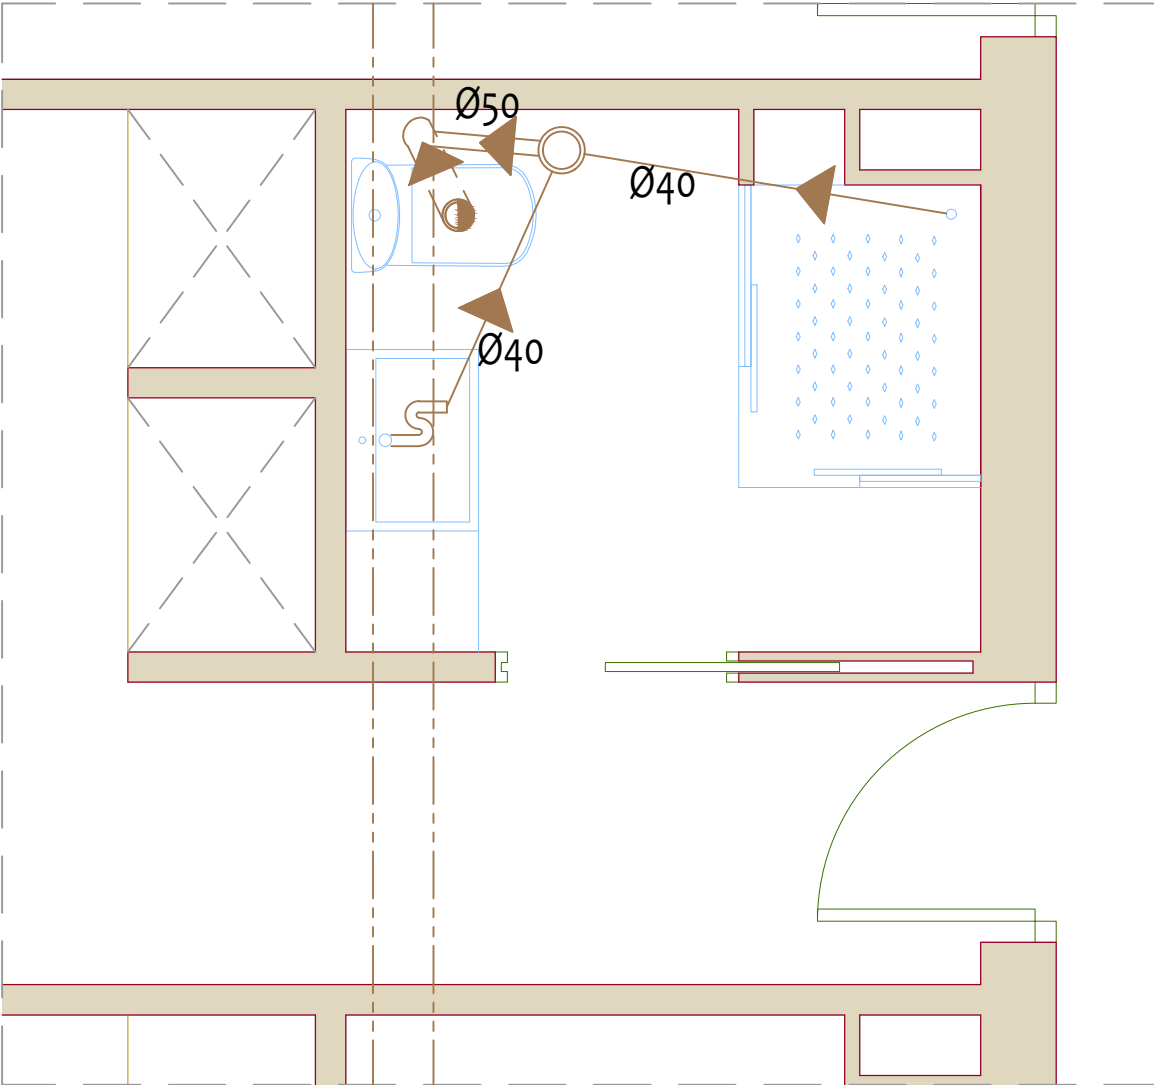

LEYENDA DE SANEAMIENTO

- SIFÓN INDIVIDUAL
- DIRECCIÓN DE FLUJO
- BOTE SIFÓNICO
- BAJANTE RESIDUALES
- COLECTOR Ø40
- COLECTOR Ø50
- COLECTOR Ø110
- COLECTOR GENERAL ALA Ø200

ARQUITECTO:
ANTONIO JOSÉ CRESPO
Colegiado nº 240 del C.O. Arquitectos de Andalucía Occidental
Centro de negocios Sotavilla 1
C.P. 11205
ark@gmx.es

PROMOTOR:
INTURJOVEN SA
C/ Virgen de la Victoria, Nº 46 41011 Sevilla (Sevilla)

PROYECTO:
BÁSICO ☐ EJECUCIÓN ☒ BÁSICO + EJECUCIÓN ☐
ALBERGUE INTURJOVEN ALA IZDA. PL. 2º BAÑO JUVENIL FASE 3

LOCALIZACIÓN:
Avd. Pío XII, nº6
29007


EXPEDIENTE:
12/2023

PLANO:
ALA IZDA. PL. 2º BAÑO JUVENIL. FONTANERÍA Y SANEAMIENTO


ESCALA: 1/25

AC
ARQUITECTO

ALA DERECHA PLANTA SEGUNDA. ESTADO ACTUAL BA3

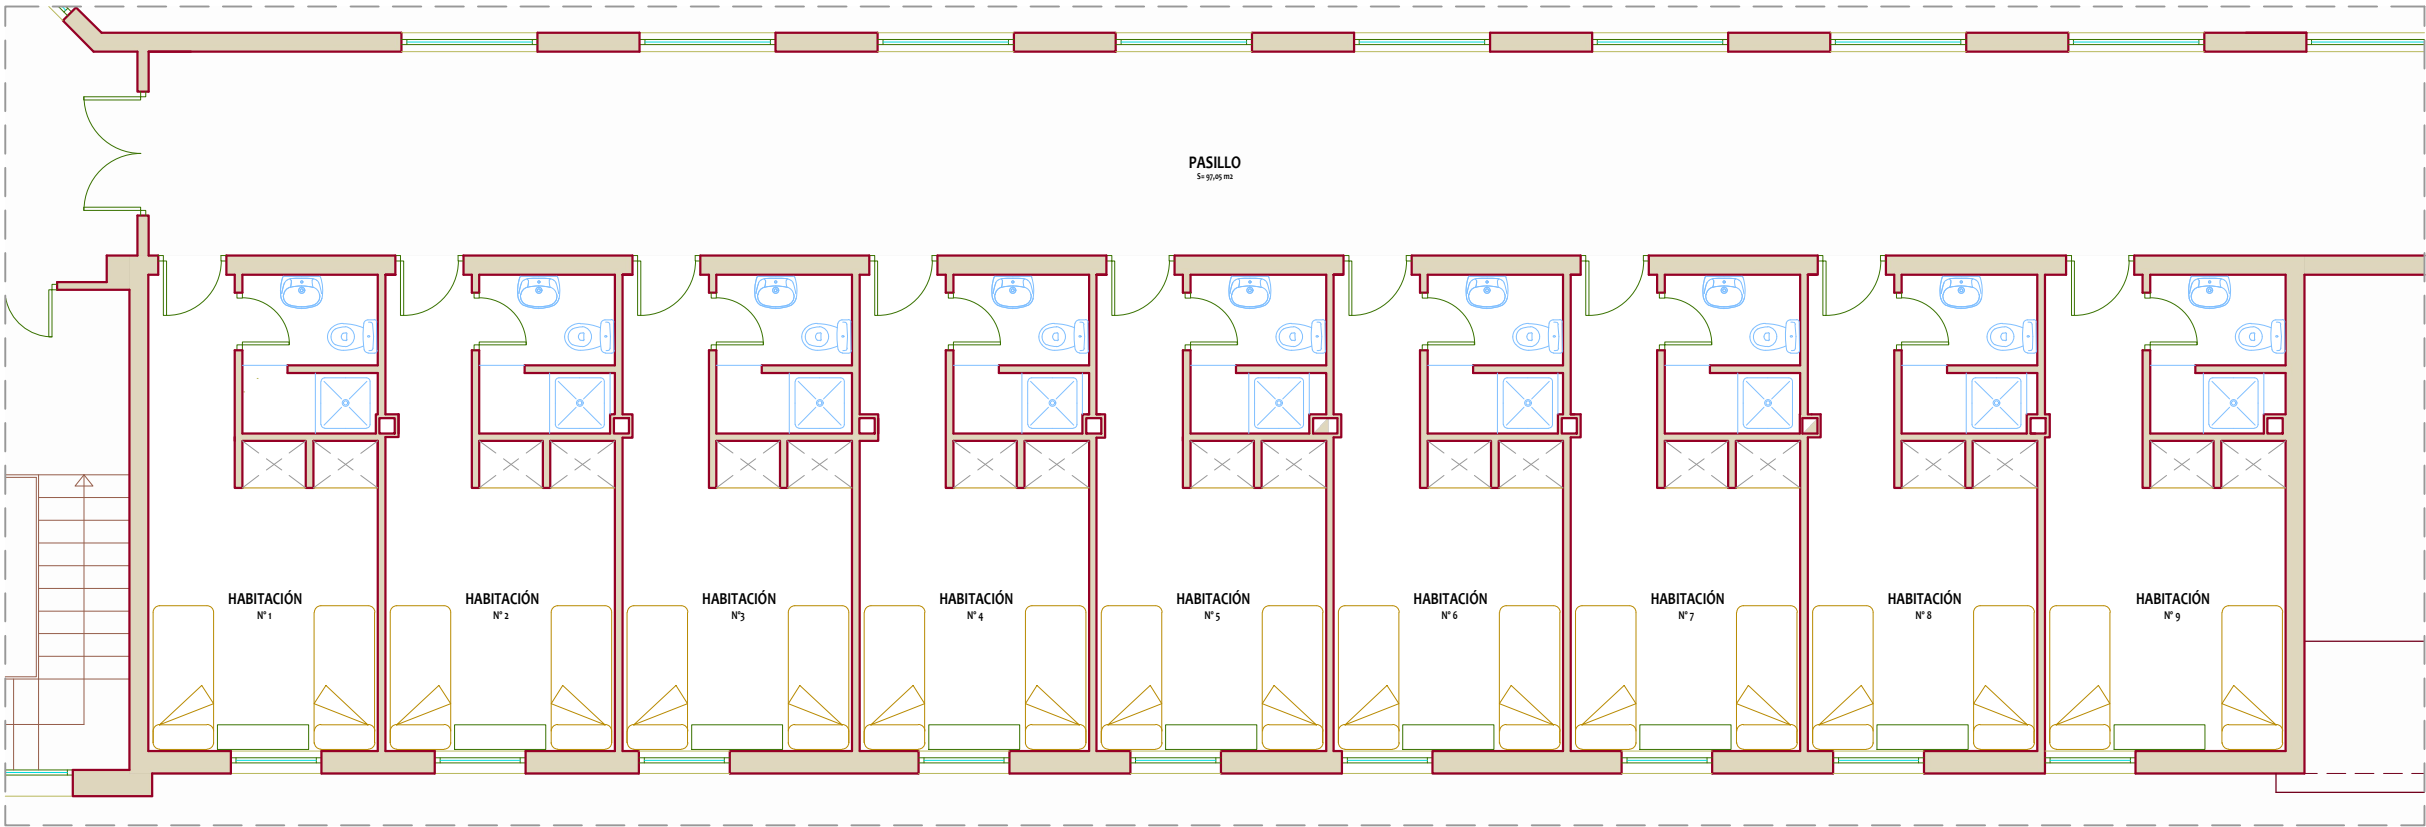

ALA DERECHA PLANTA SEGUNDA. ESTADO REFORMADO BAÑOS Y ACABADOS BA3

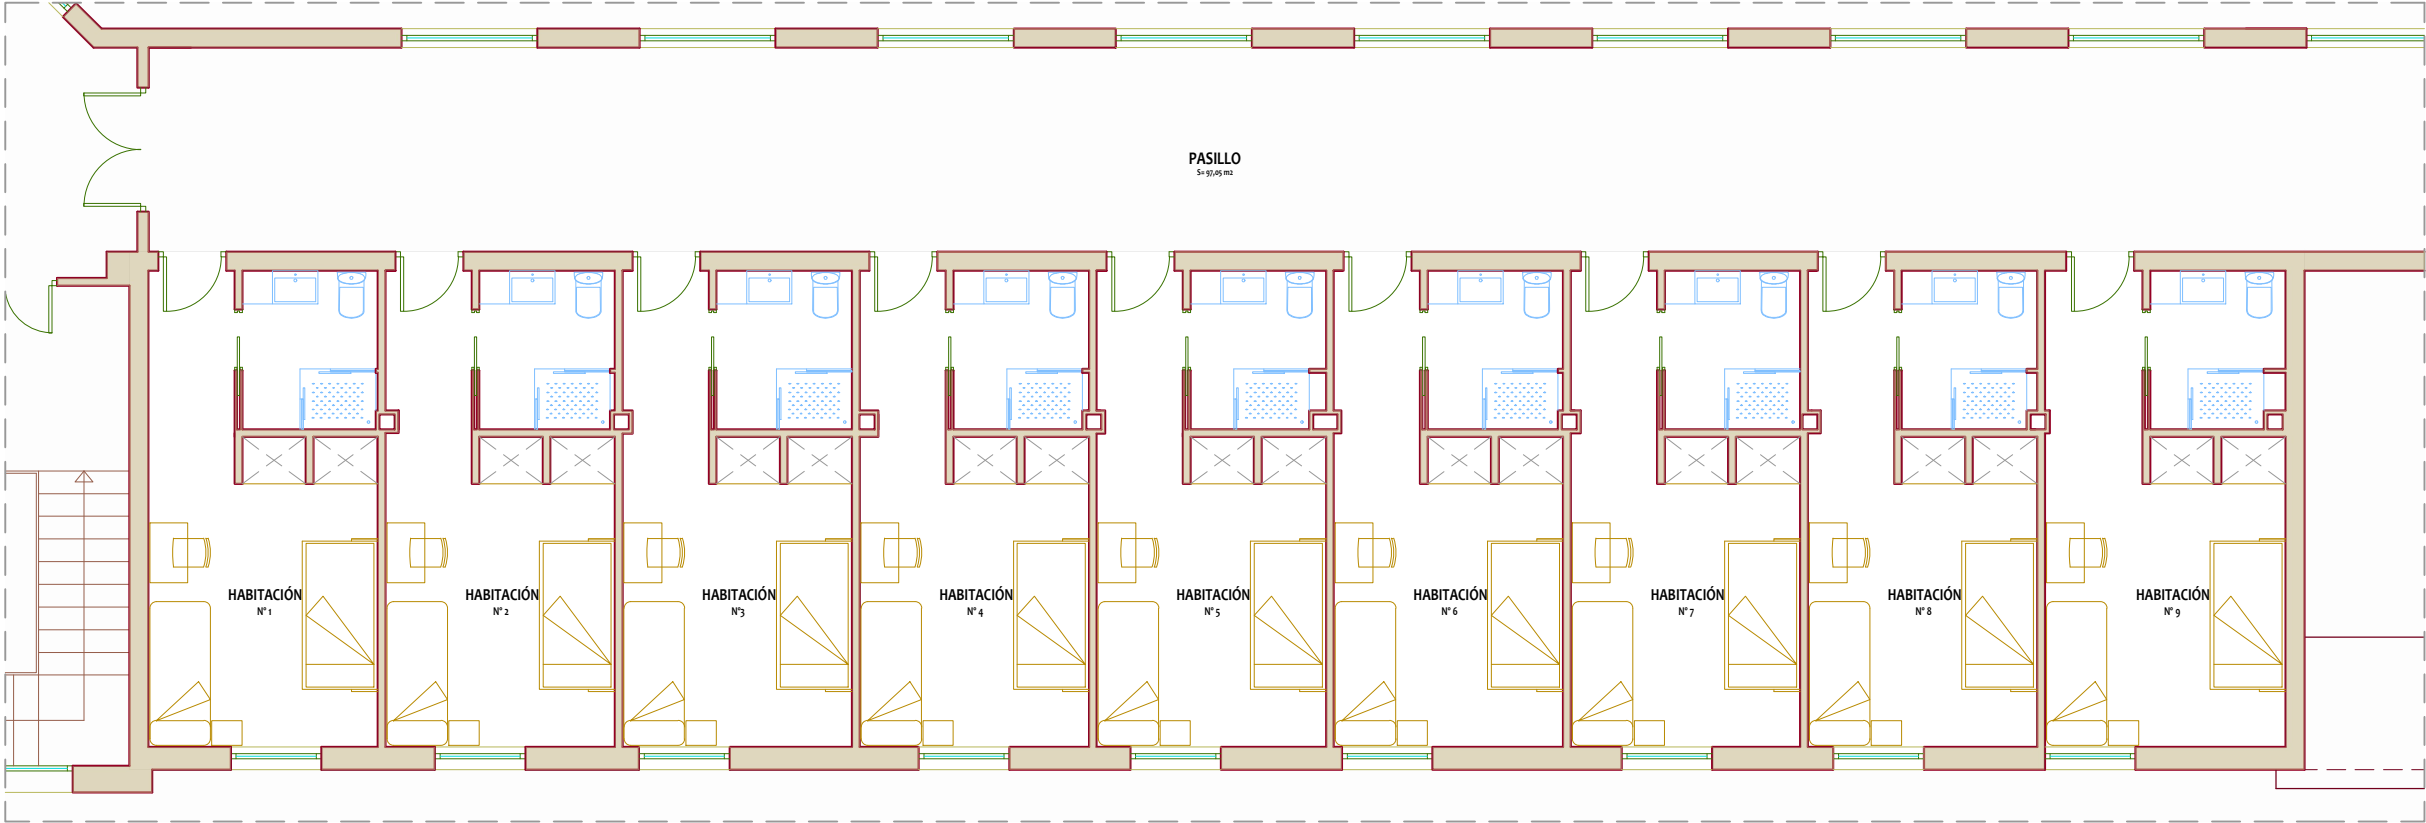

ARQUITECTO:
ANTONIO JOSÉ CRESPO
Colegiado nº 240 del C.O. Arquitectos de Andalucía Occidental
C.P. 11205
ark@gmix.es Tel. 952 00 00 00

PROMOTOR:
INTURJOVEN SA
C/ Virgen de la Victoria, Nº 4641011 Sevilla (Sevilla)

PROYECTO:
BÁSICO ☐ EJECUCIÓN ☒ BÁSICO + EJECUCIÓN ☐
ALBERGUE INTURJOVEN MALAGA
FASE 3

LOCALIZACIÓN:
Avd. Pío XII, nº6
29007

EXPEDIENTE:
Nº 2021/00457/005


PLANO:
ALA DERECHA P. SEGUNDA BA3
ESTADO ACTUAL Y REFORMADO

ESCALA: 1/100




PLANTA SEGUNDA ALA DERECHA BA3

DEMOLICIONES

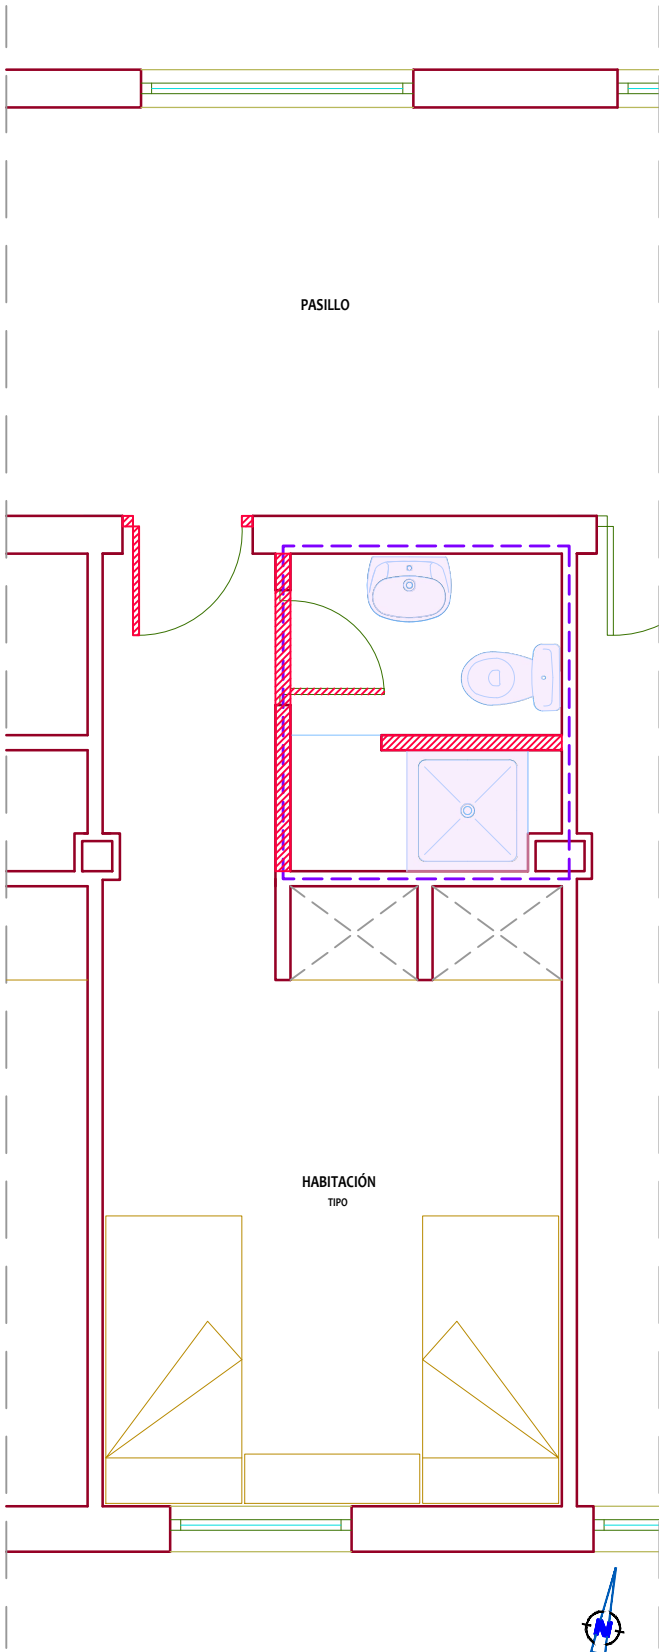


- DEMOLICIÓN TABIQUE (H 2.10 m) + PUERTA
- DESMONTAJE DE SANITARIO
- DEMOLICIÓN REVESTIMIENTOS
- DESMONTAJE ELECTRIC./FONT./STO.

ESTADO REFORMADO

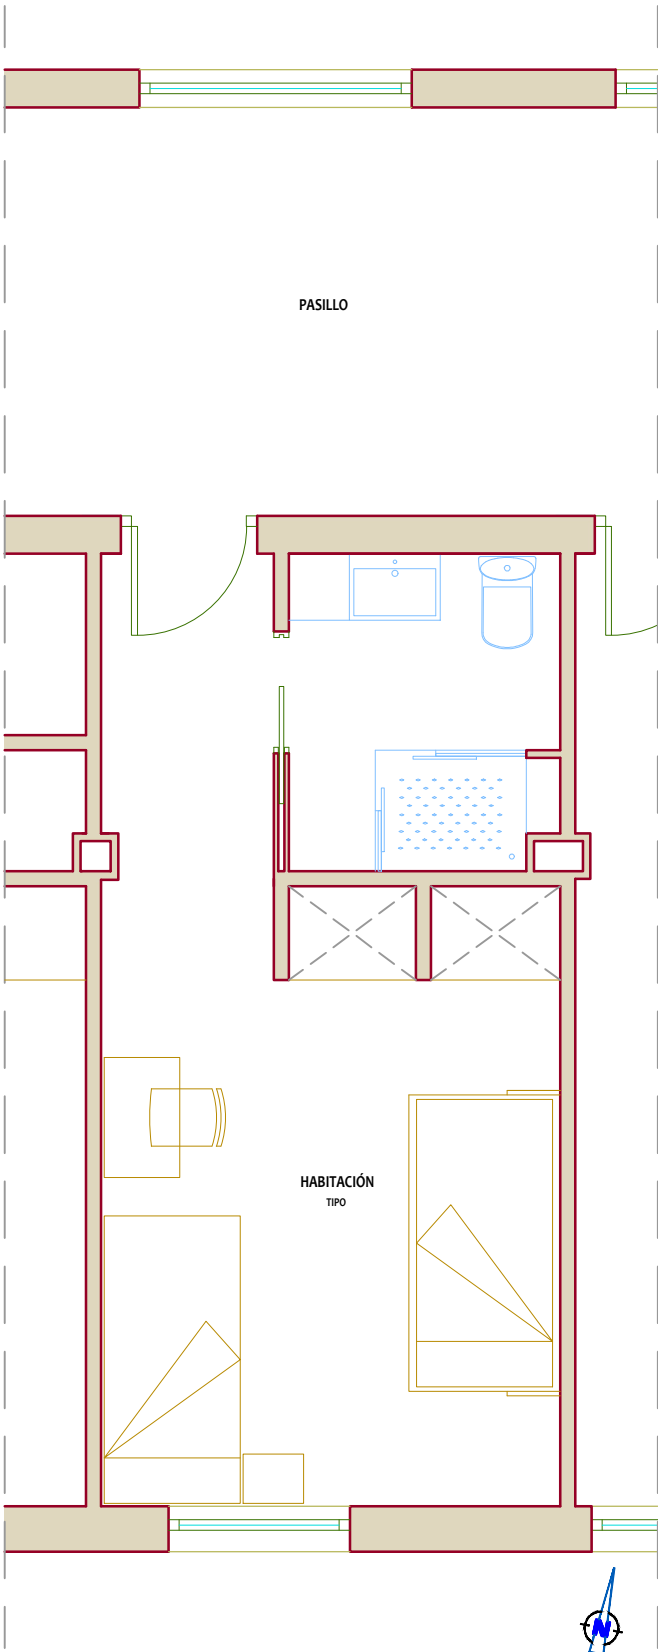


ESTADO REFORMADO. COTAS Y SUPERFICIES

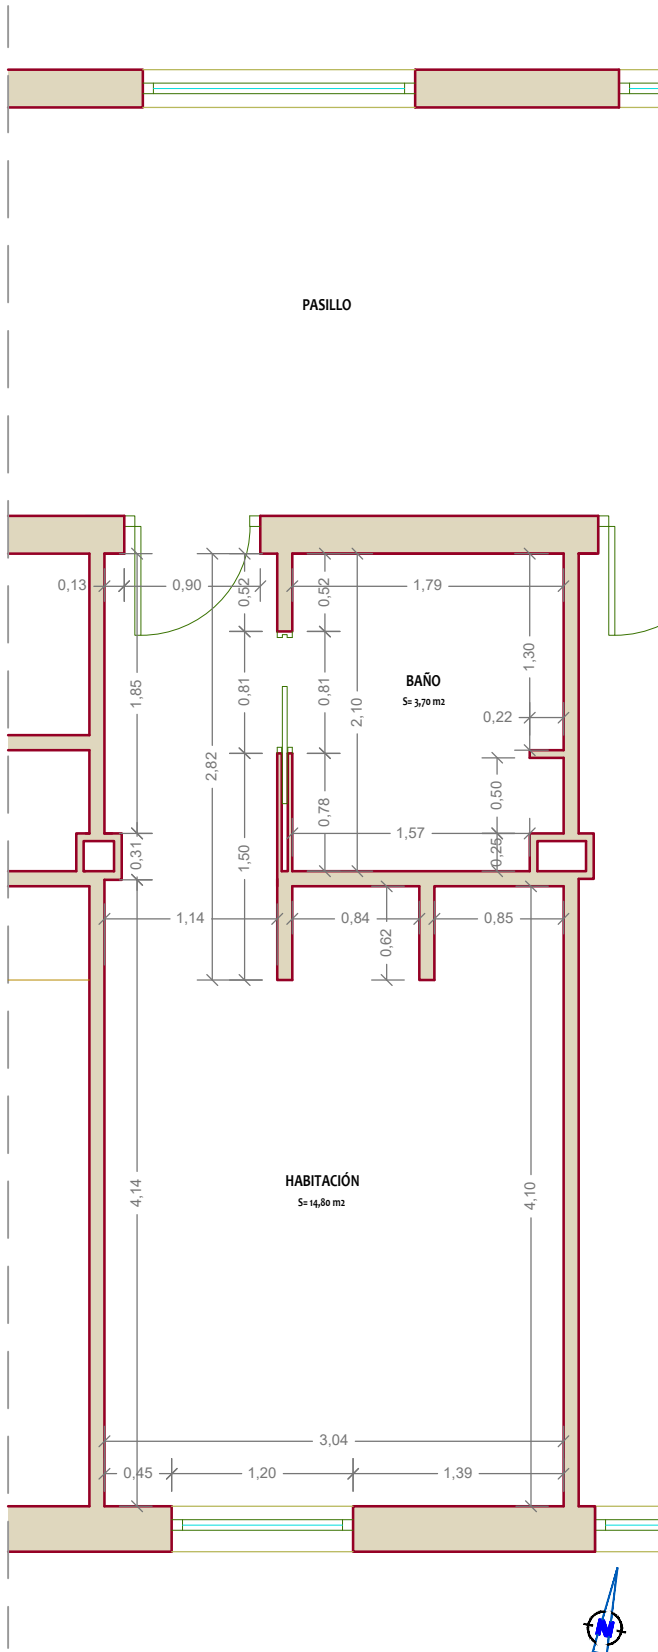

PLANTA SEGUNDA. ALA DERECHA. HABITACIÓN TIPO. BA3

ACABADOS

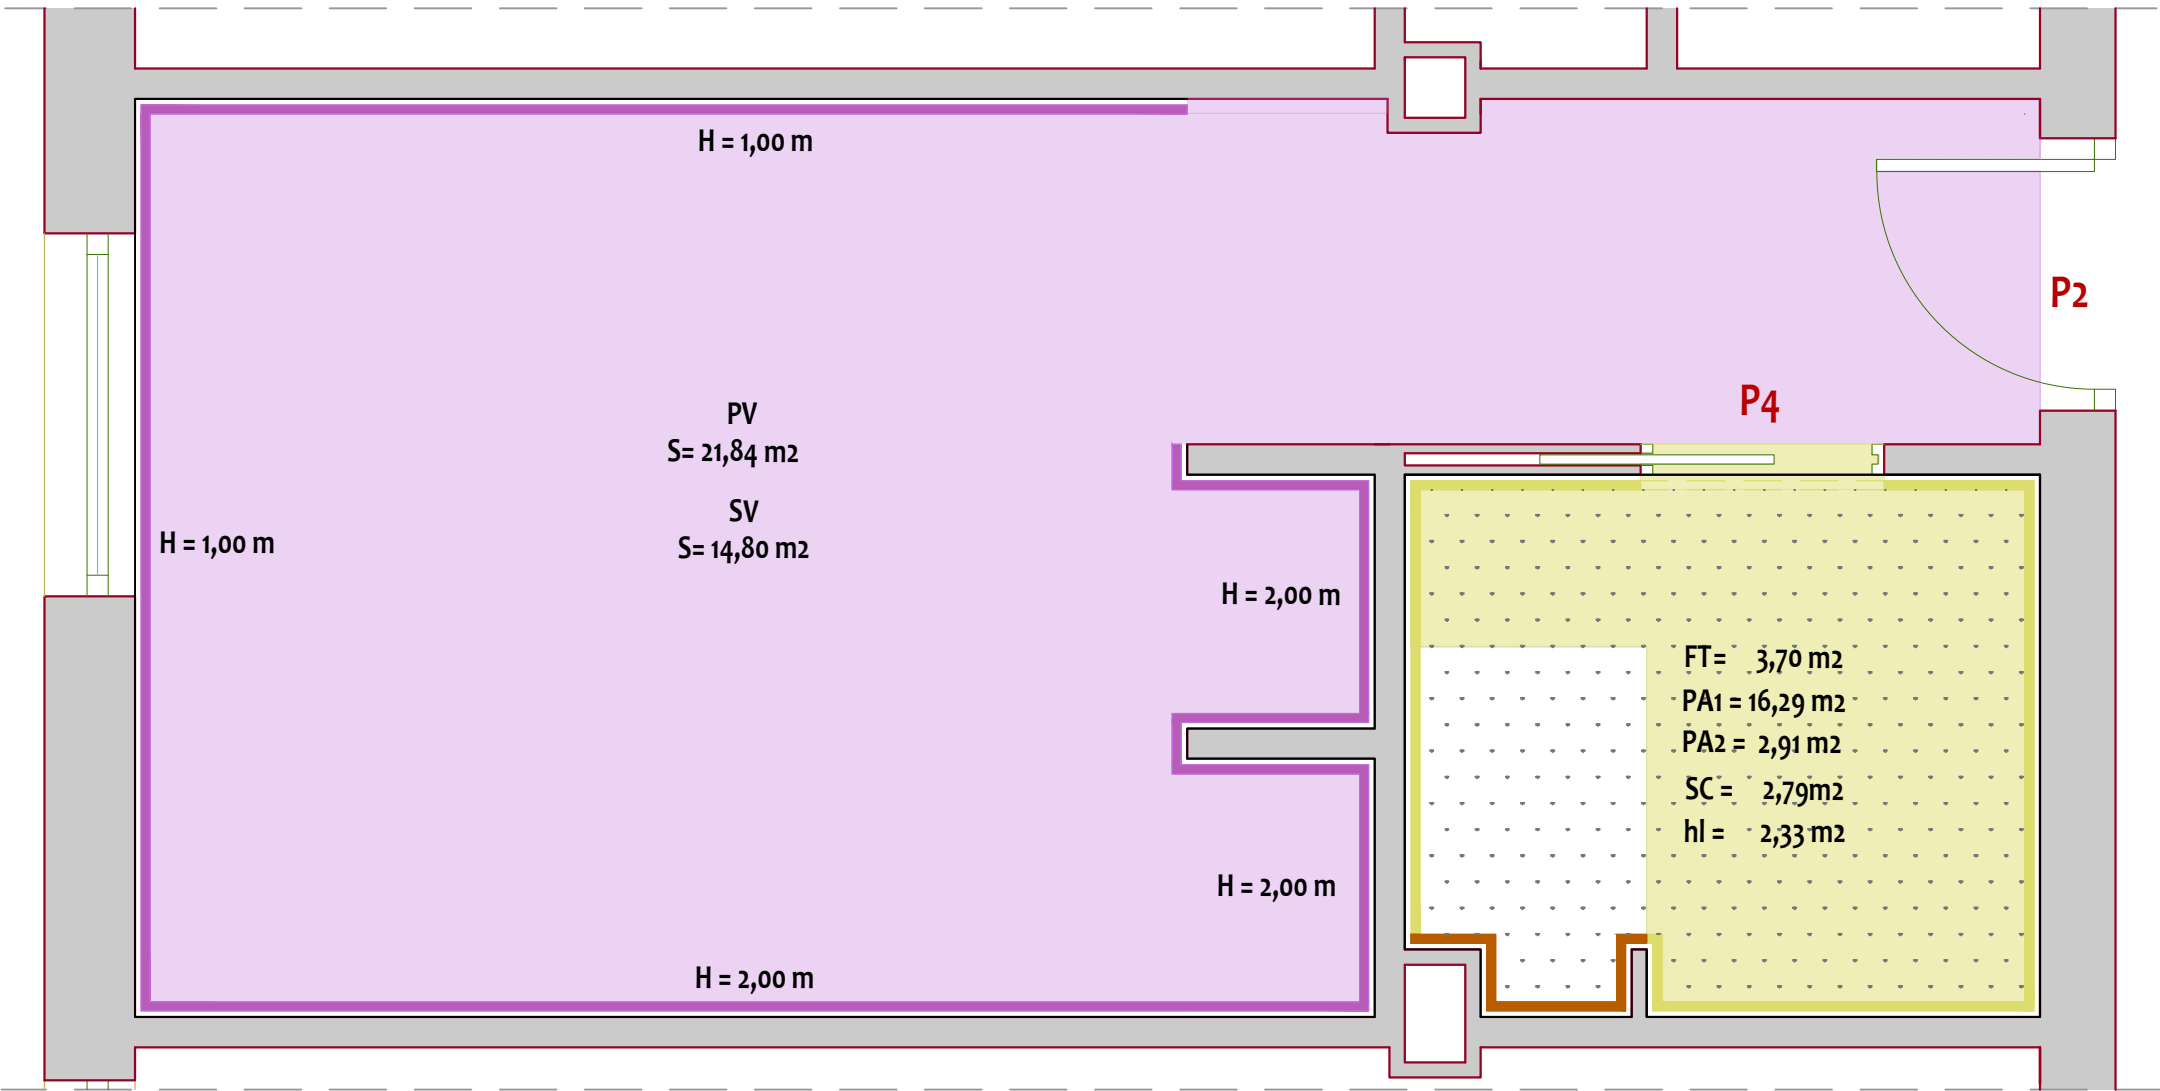

SV SUELO HABITACIÓN VINÍLICO


SC SUELO BAÑO CERÁMICO

FT FALSO TECHO BAÑO


PV PARAMENTO VERTICAL VINÍLICO ZÓCALO H= 1,00 m EXCEPTO ZONA LITERA H= 2,00 m

PA1 PARAMENTO VERTICAL ALICATADO BAÑO DURANGO BONE

PA2 PARAMENTO VERTICAL ALICATADO DUCHA ESPIGA DURANGO

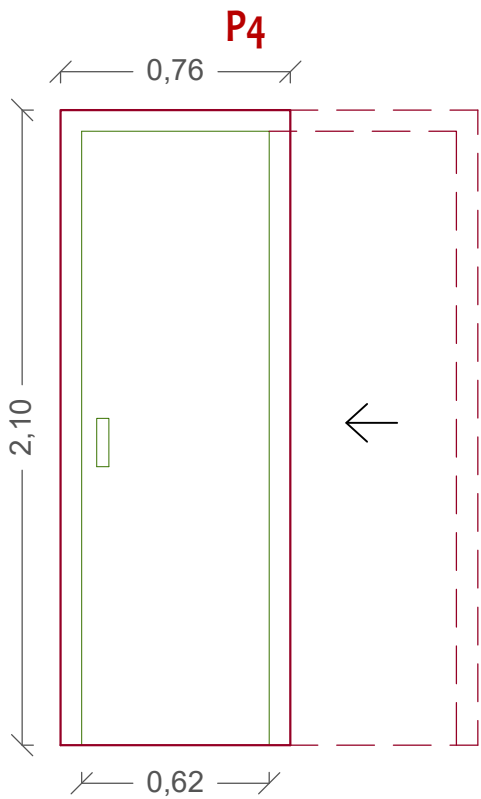

UNDS/8 MADERA (PUERTA CORREDERA ENCASTRABLE)

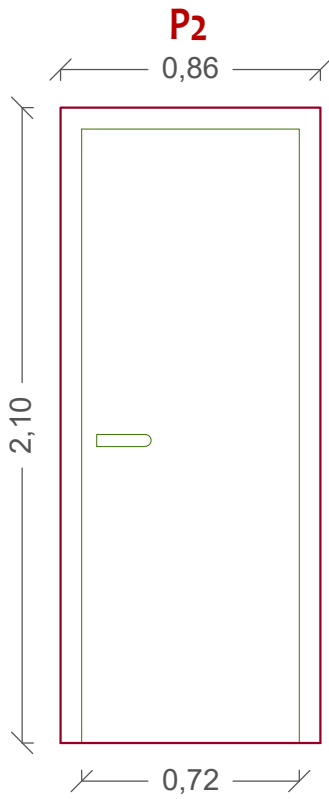

UNDS/8 MADERA (PUERTA ABATIBLE)

ARQUITECTO:
ANTONIO JOSÉ CRESPO
Colegiado nº 240 del C.O. Arquitectos de Andalucía Occidental
Centro de negocios Sotavilla 1
C.P. 11205
ark@gmix.es Tel. 952 00 00 00

PROMOTOR:
INTURJOVEN SA
C/ Virgen de la Victoria, Nº 46 41011 Sevilla (Sevilla)

PROYECTO:
BÁSICO [] EJECUCIÓN [X] BÁSICO + EJECUCIÓN [X]
ALBERGUE INTURJOVEN MÁLAGA
FASE 3

LOCALIZACIÓN:
Avd. Pío XII, nº6
29007

EXPEDIENTE:
PLANO:
ALA DCHA. PL. 2ª BA3. ACABADOS Y CARPINTERÍA

ESCALA: 1/25


ARQUITECTO

El presente documento acredita expresamente las siguientes competencias profesionales del arquitecto autor del trabajo y la integridad formal y documental según normativa aplicable.

ARQ.: CRESPO MORALES, ANTONIO JOSÉ PROMOTOR: EMPRESA ANDALUZA DE GESTIÓN DE INSTALACIONES Y TURISMO JUVENIL REFORMA PARCIAL DE ALBERGUE JUVENIL, FASE 3 29007 - MÁLAGA

VISADO ESTADUTARIO
07.12.2023
COLEGIO OFICIAL DE ARQUITECTOS DE MÁLAGA

PLANTA SEGUNDA ALA DERECHA . HABITACIÓN TIPO. A3
ELECTRICIDAD Y PCI

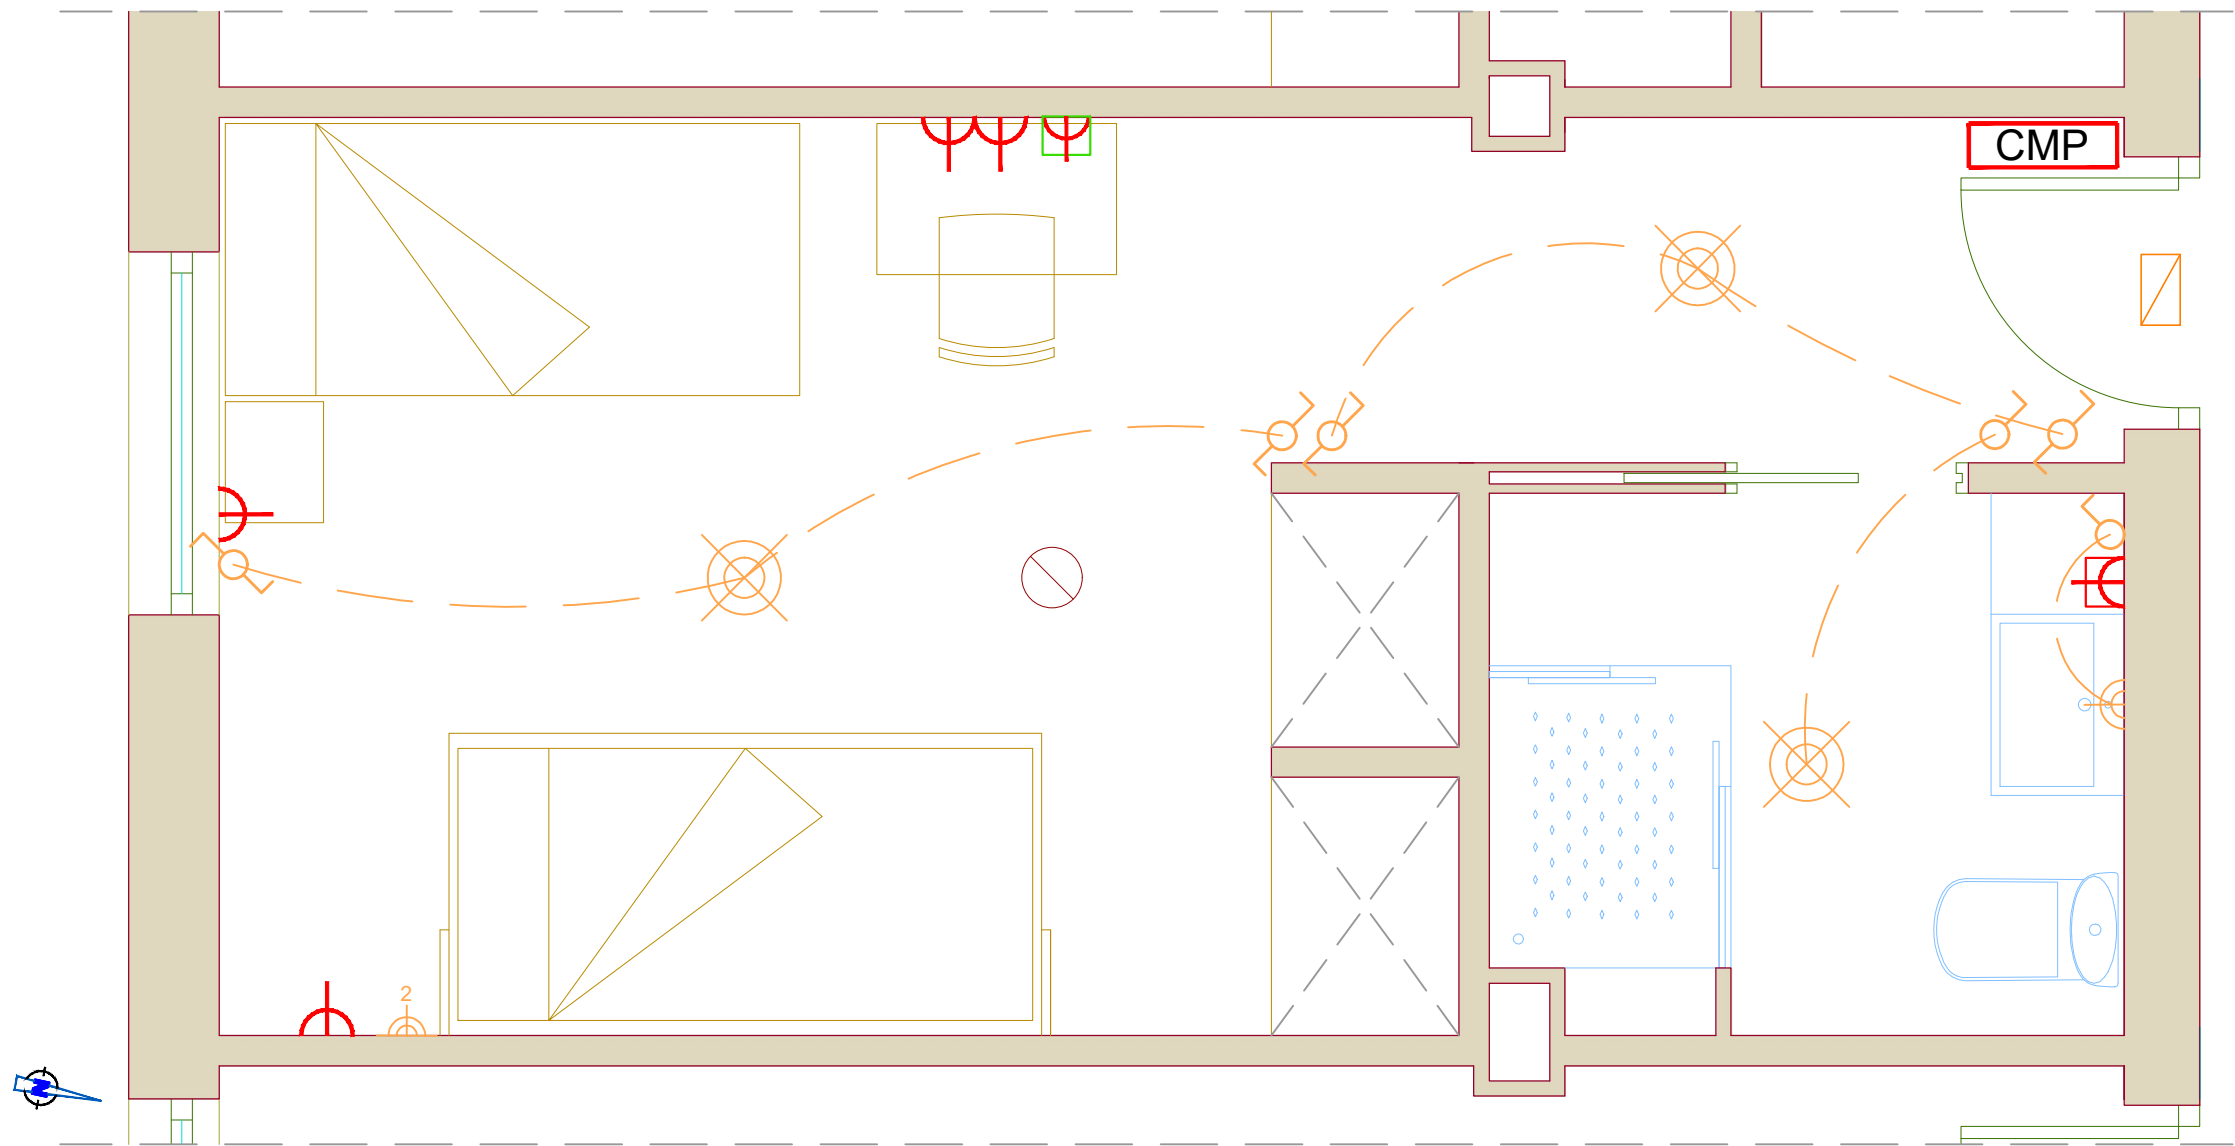


LEYENDA DE PROTECCIÓN CONTRA INCENDIOS

- EXTINTOR PORTÁTIL DE EFICACIA 21A-113B (*)
- ILUMINACIÓN DE EMERGENCIA
- DETECTORES DE HUMO ÁREA 60 m2
D DE ALCANCE 6,6 m
- * EXTINTOR PORTÁTIL EN PASILLO A MENOS DE 15 M
DE ORIGEN DE EVACUACIÓN

LEYENDA DE ELECTRICIDAD

- C2 - BASE DE ENCHUFE 16A
ALIMENTACIÓN ELÉCTRICA: 220V. I+N+T
- C5 - BASE DE ENCHUFE 25A ESTANCO
ALIMENTACIÓN ELÉCTRICA: 220V. I+N+T
- TOMA DE TV, TELEFONÍA E INTERNET
- INTERRUPTOR SIMPLE
- INTERRUPTOR CONMUTADO
- DOWNLIGHT LED
- LUMINARIA DE PARED LED
- CMP CUADRO DE MANDO Y PROTECCIÓN

ESQUEMA UNIFILAR POR HABITACIÓN

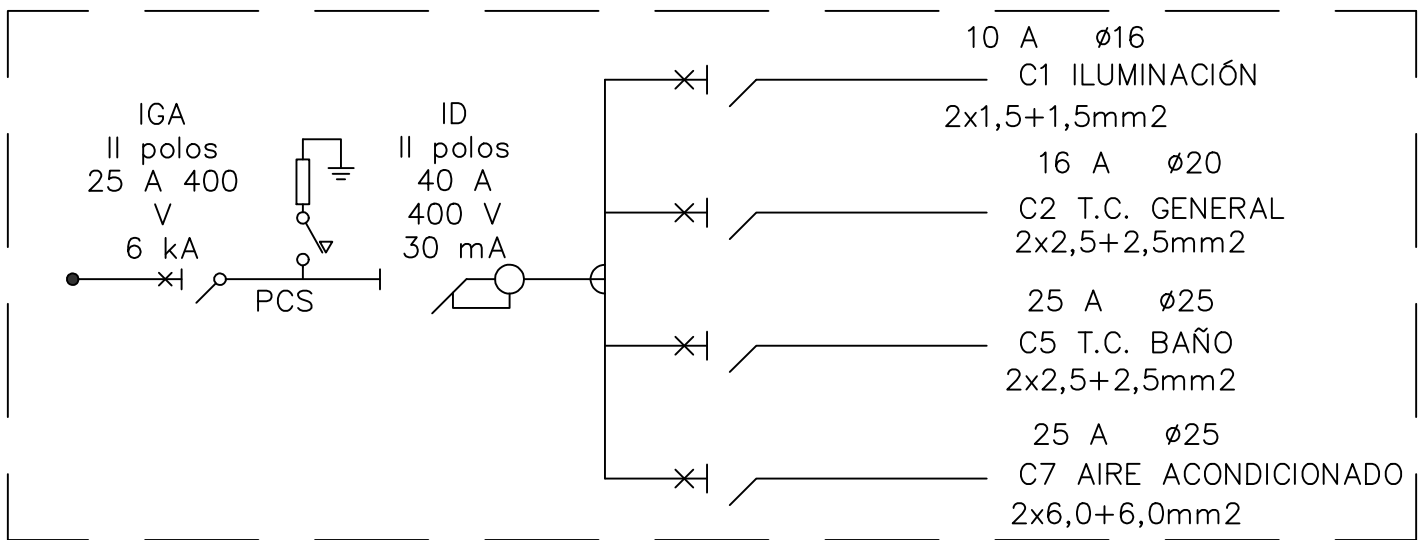

ARQUITECTO:
ANTONIO JOSÉ CRESPO
Colegiado nº 240 del C.O. Arquitectos de Andalucía Occidental
Centro de negocios Sotavilla 1
C.P. 11205
ark@gmx.es Tel. 952 66 66 66

PROMOTOR:
INTURJOVEN SA
C/ Virgen de la Victoria, Nº 46 41011 Sevilla (Sevilla)

PROYECTO:
BÁSICO ☐ EJECUCIÓN ☒ BÁSICO + EJECUCIÓN ☐
ALBERGUE INTURJOVEN PARA LA FASE 3


LOCALIZACIÓN:
Pza. Pio XII, s/n
29007

EXPEDIENTE:
07/12/2023 - 11/11/2023

PLANO:
ALA DCHA. PL. 2º. B. 1.1. ELECTRICIDAD Y PCI

ESCALA: 1/25

FONTANERÍA

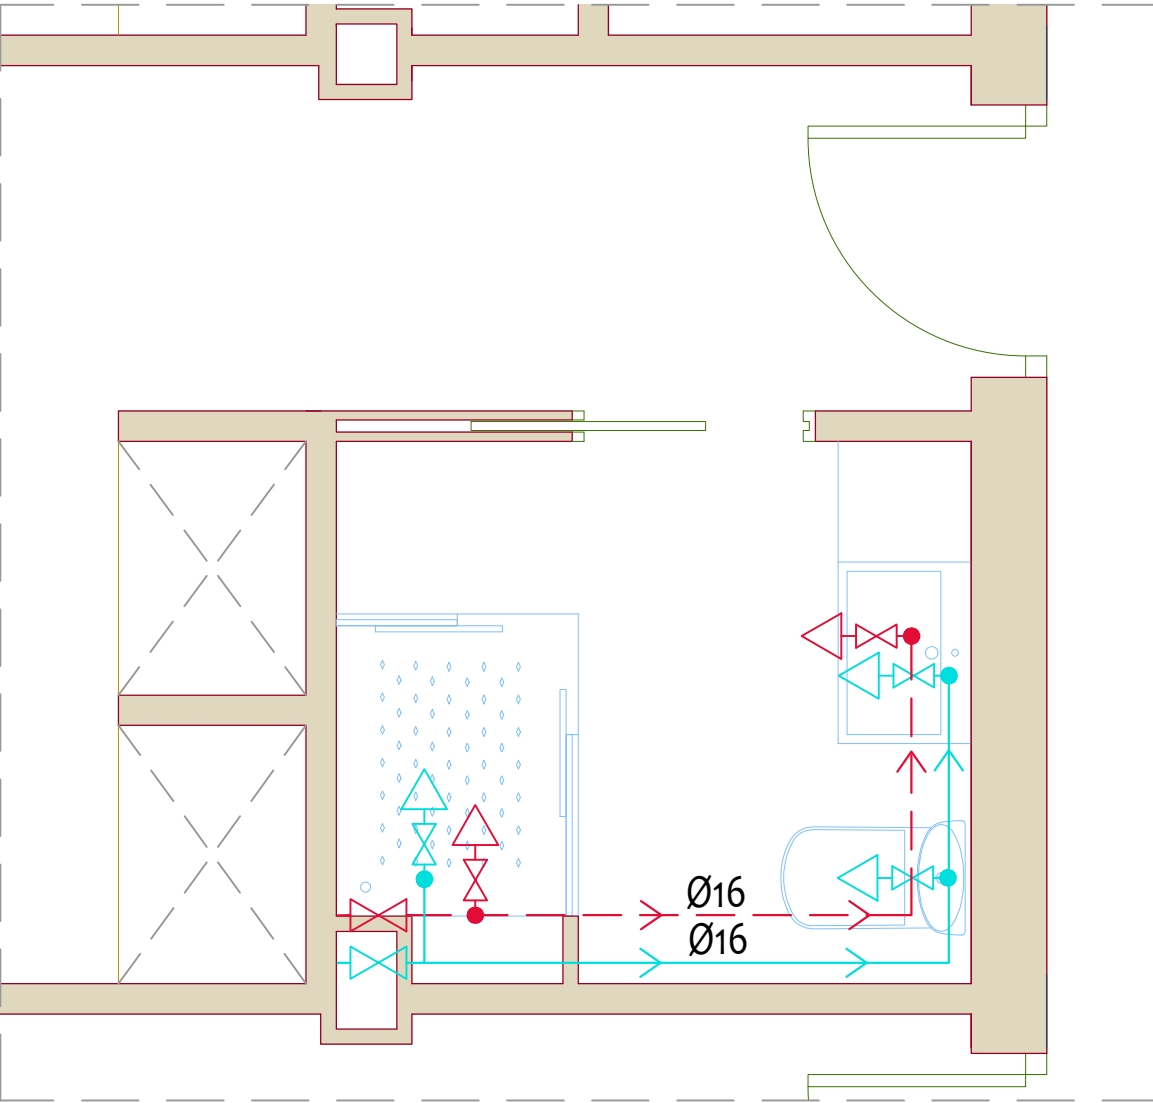


LEYENDA DE FONTANERÍA

- TOMA DE AGUA FRÍA CON LLAVE DE CORTE Ø12
- TOMA DE AGUA CALIENTE CON LLAVE DE CORTE Ø12
- LÍNEA DE AGUA FRÍA Ø16
- LÍNEA DE AGUA CALIENTE Ø16
- DIRECCIÓN DE FLUJO
- LLAVE DE CORTE DE AGUA FRÍA
- LLAVE DE CORTE DE AGUA CALIENTE

* DIAMETRO DE ALIMENTACIÓN A APARATOS SANITARIOS Ø12

SANEAMIENTO

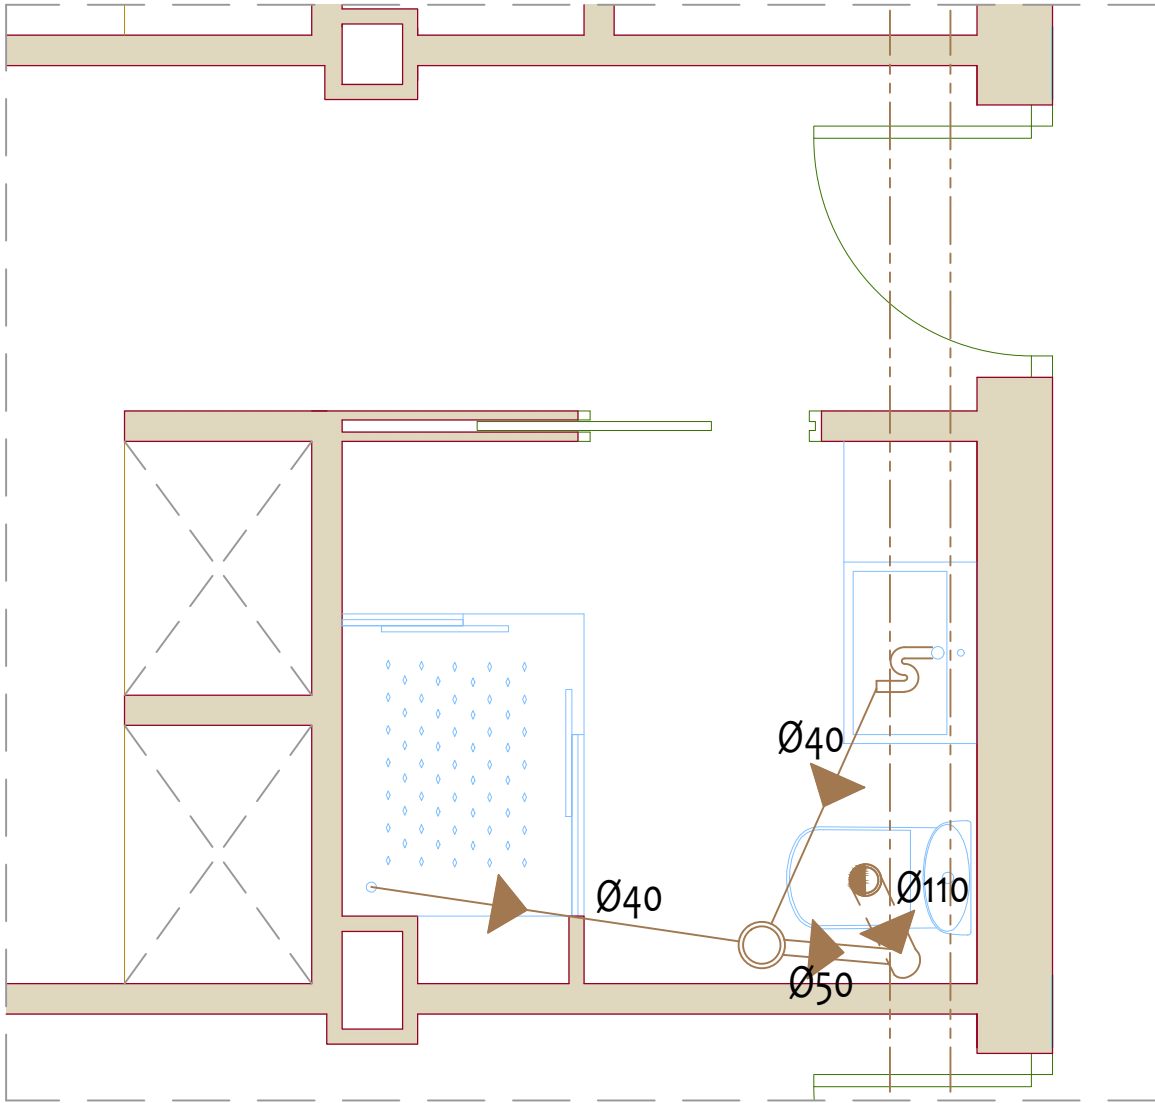

LEYENDA DE SANEAMIENTO

- SIFÓN INDIVIDUAL
- DIRECCIÓN DE FLUJO
- BOTE SIFÓNICO
- BAJANTE RESIDUALES
- COLECTOR Ø40
- COLECTOR Ø50
- COLECTOR Ø110
- COLECTOR GENERAL ALA Ø200

ARQUITECTO:
ANTONIO JOSÉ CRESPO MORALES
Colegiado nº 240 del C.O. Arquitectos de Andalucía Occidental
Centro de negocios Sotavilla 1
C.P. 11205
ark@gmx.es
Tel. 952 00 00 00

PROMOTOR:
INTURJOVEN SA
C/ Virgen de la Victoria, Nº 46 41011 Sevilla (Sevilla)


PROYECTO:
BÁSICO ☐ EJECUCIÓN ☒ BÁSICO + EJECUCIÓN ☐
ALBERGUE INTURJOVEN SA
FASE 3

LOCALIZACIÓN:
Ald. Pío XII, nº6
29007

EXPEDIENTE:
07/12/2023

PLANO:
ALA DCHA. PL. 2º B. 1.1.1
FONTANERÍA Y SANEAMIENTO

ESCALA: 1/25

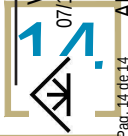

El presente documento acredita expresamente las siguientes circunstancias: La identidad y habilitación profesional del arquitecto autor del trabajo y la integridad formal y documental según normativa aplicable.

ARQUITECTOS DE MÁLAGA

ARQ.: CRESPO MORALES, ANTONIO JOSE PROMOTOR: EMPRESA ANDALUZA DE GESTION DE INSTALACIONES Y TURISMO JUVENIL
REFORMA PARCIAL DE ALBERGUE JUVENIL, FASE 3
29007 - MALAGA