

**PROYECTO DE CLIMATIZACION EN SALA PRINCIPAL DEL MUSEO
GOMEZ MORENO SITUADO EN CALLEJON NIÑOS DEL ROLLO N°8,
GRANADA**



INDICE DE PLANOS

- 1.-SITUACION.
- 2 -PL. SALA EXPOSICIONES. NIVEL 744.55.
DISTRIBUCION
- 3 -ENTREPLANTA SALA EXPOSICIONES. NIVEL 747.35.
DISTRIBUCION
- 4 -PLANTA SALA EXPOSICIONES. NIVEL 744.55.
INSTALACIONES. ESTADO ACTUAL
- 5.-PL. SALA EXPOSICIONES. NIVEL 744.55.
REVESTIMIENTOS BARRERA DE VAPOR
- 6.-ENTREPLANTA SALA EXPOSICIONES. NIVEL 747.35
REVESTIMIENTOS BARRERA DE VAPOR
- 7.-PL. SALA EXPOSICIONES. NIVEL 744.55.
CLIMATIZACION Y VENTILACION
- 8.-ENTREPLANTA. NIVEL 747.35.
CLIMATIZACION Y VENTILACION
- 9.-PLANTA PRIMERA. NIVEL 750.15.
CLIMATIZACION y VENTILACION
- 10.-PL. SALA EXPOSICIONES. NIVEL 744.55.
ELECTRICIDAD Y SEGURIDAD
- 11.-ENTREPLANTA. SALA EXPOSICIONES. NIVEL 747.35.
ELECTRICIDAD Y SEGURIDAD
- 12.-ENTREPLANTA. SALA EXPOSICIONES. NIVEL 747.35.
DISTRIBUCION ELEMENTOS DE INSTALACION EN TECHO
- 13.-ESQUEMA UNIFILAR





UBICACION



PETICIONARIO: FUNDACION PUBLICA ANDALUZA RODRIGUEZ ACOSTA		
PROYECTO DE CLIMATIZACION EN SALA PRINCIPAL DEL MUSEO GOMEZ MORENO SITUADO EN CALLEJON NIÑOS DEL ROLLO N°8, GRANADA		
PLANO	SITUACION	ESCALA S/E
INGENIERO INDUSTRIAL		2- 2.025
PATRICIO BAUTISTA CARRASCOSA		1018 PLANO N° 1

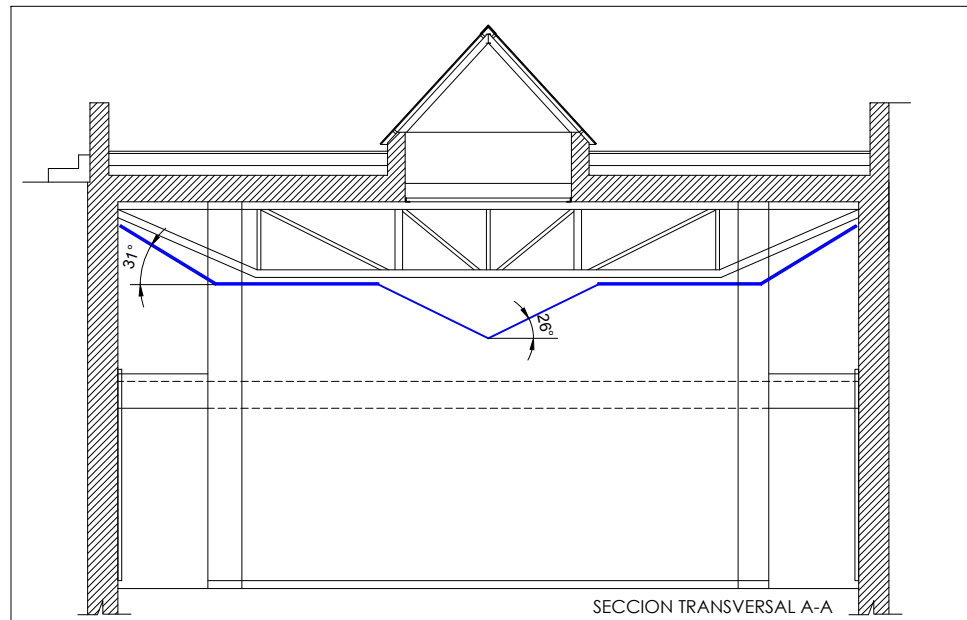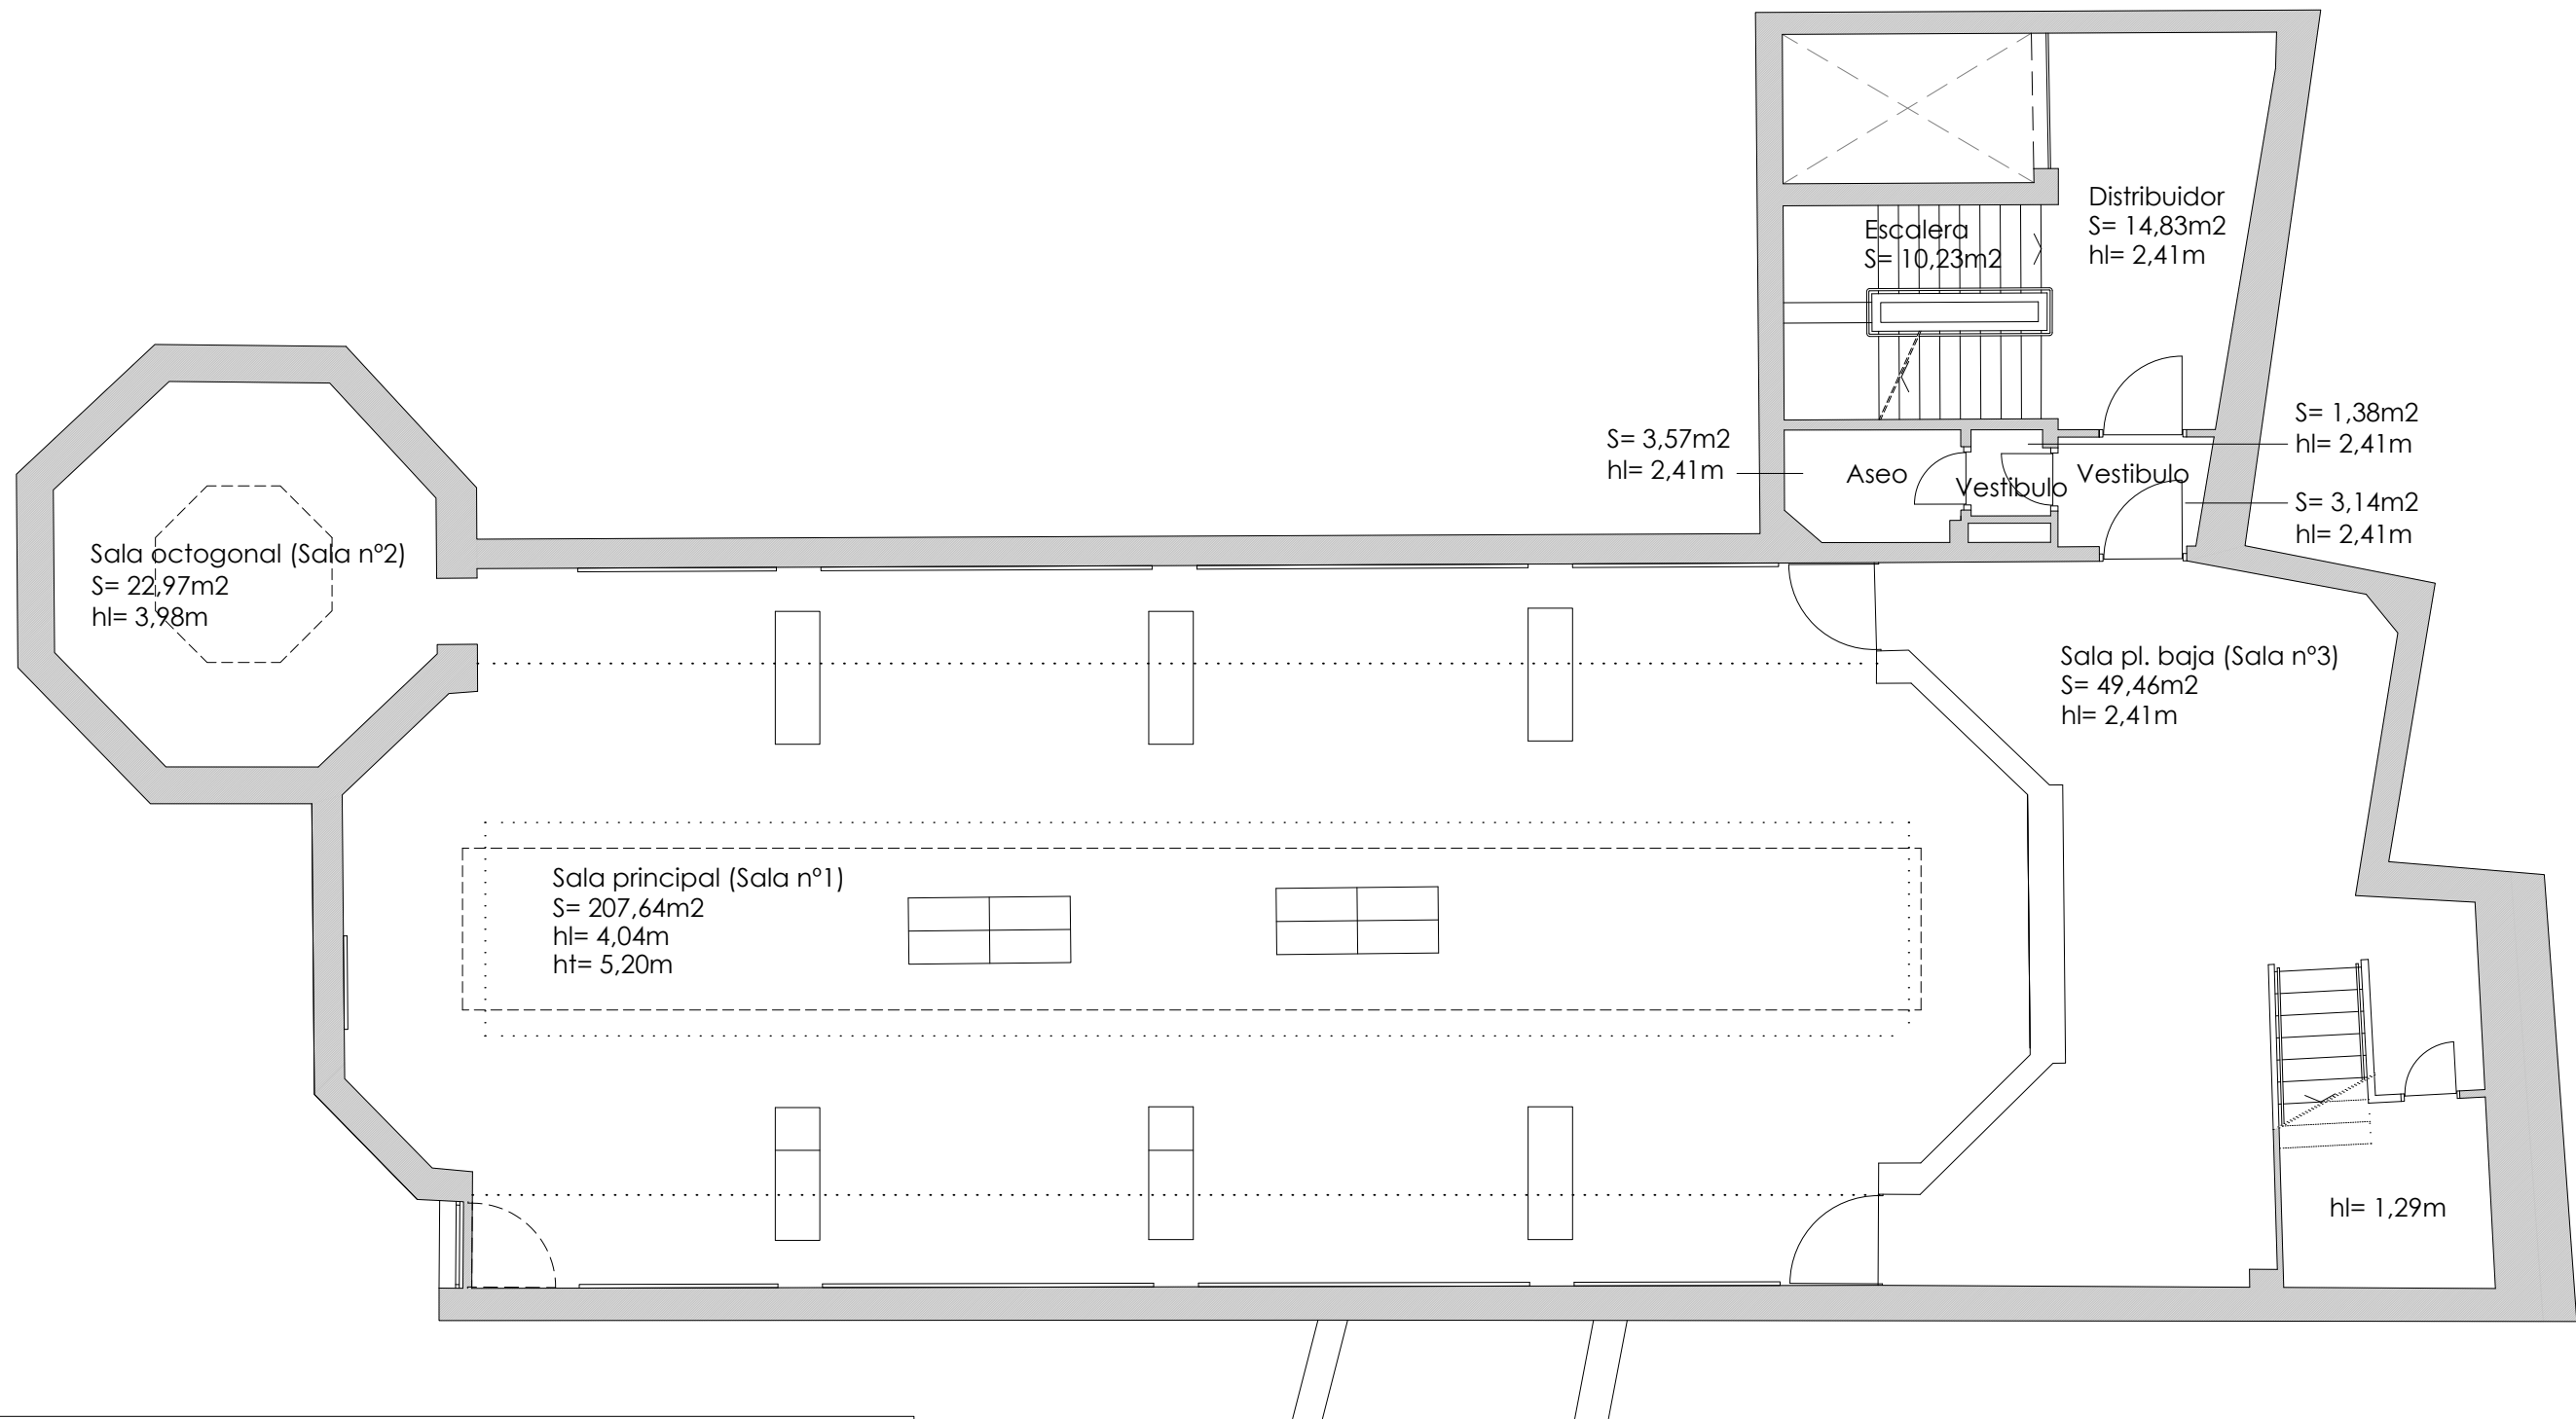

PETICIONARIO: FUNDACION PUBLICA ANDALUZA RODRIGUEZ ACOSTA		
PROYECTO DE CLIMATIZACION EN SALA PRINCIPAL DEL MUSEO GOMEZ MORENO SITUADO EN CALLEJON NIÑOS DEL ROLLO Nº8, GRANADA		
PLANO	PL. SALA EXPOSICIONES. NIVEL 744.55. DISTRIBUCION	ESCALA 1/100
INGENIERO INDUSTRIAL		2- 2.025
PATRICIO BAUTISTA CARRASCOSA		1018 PLANO Nº 2

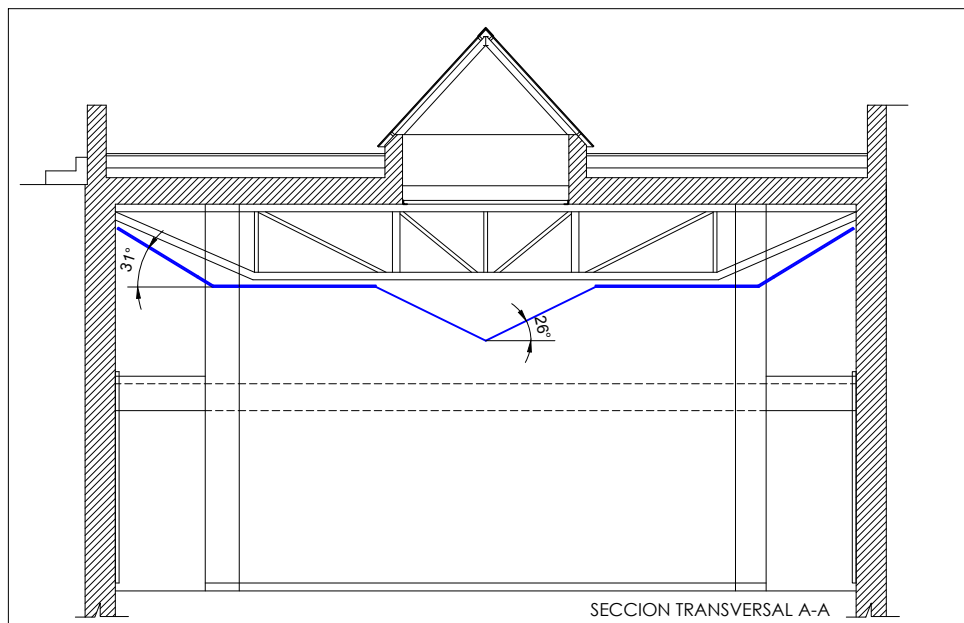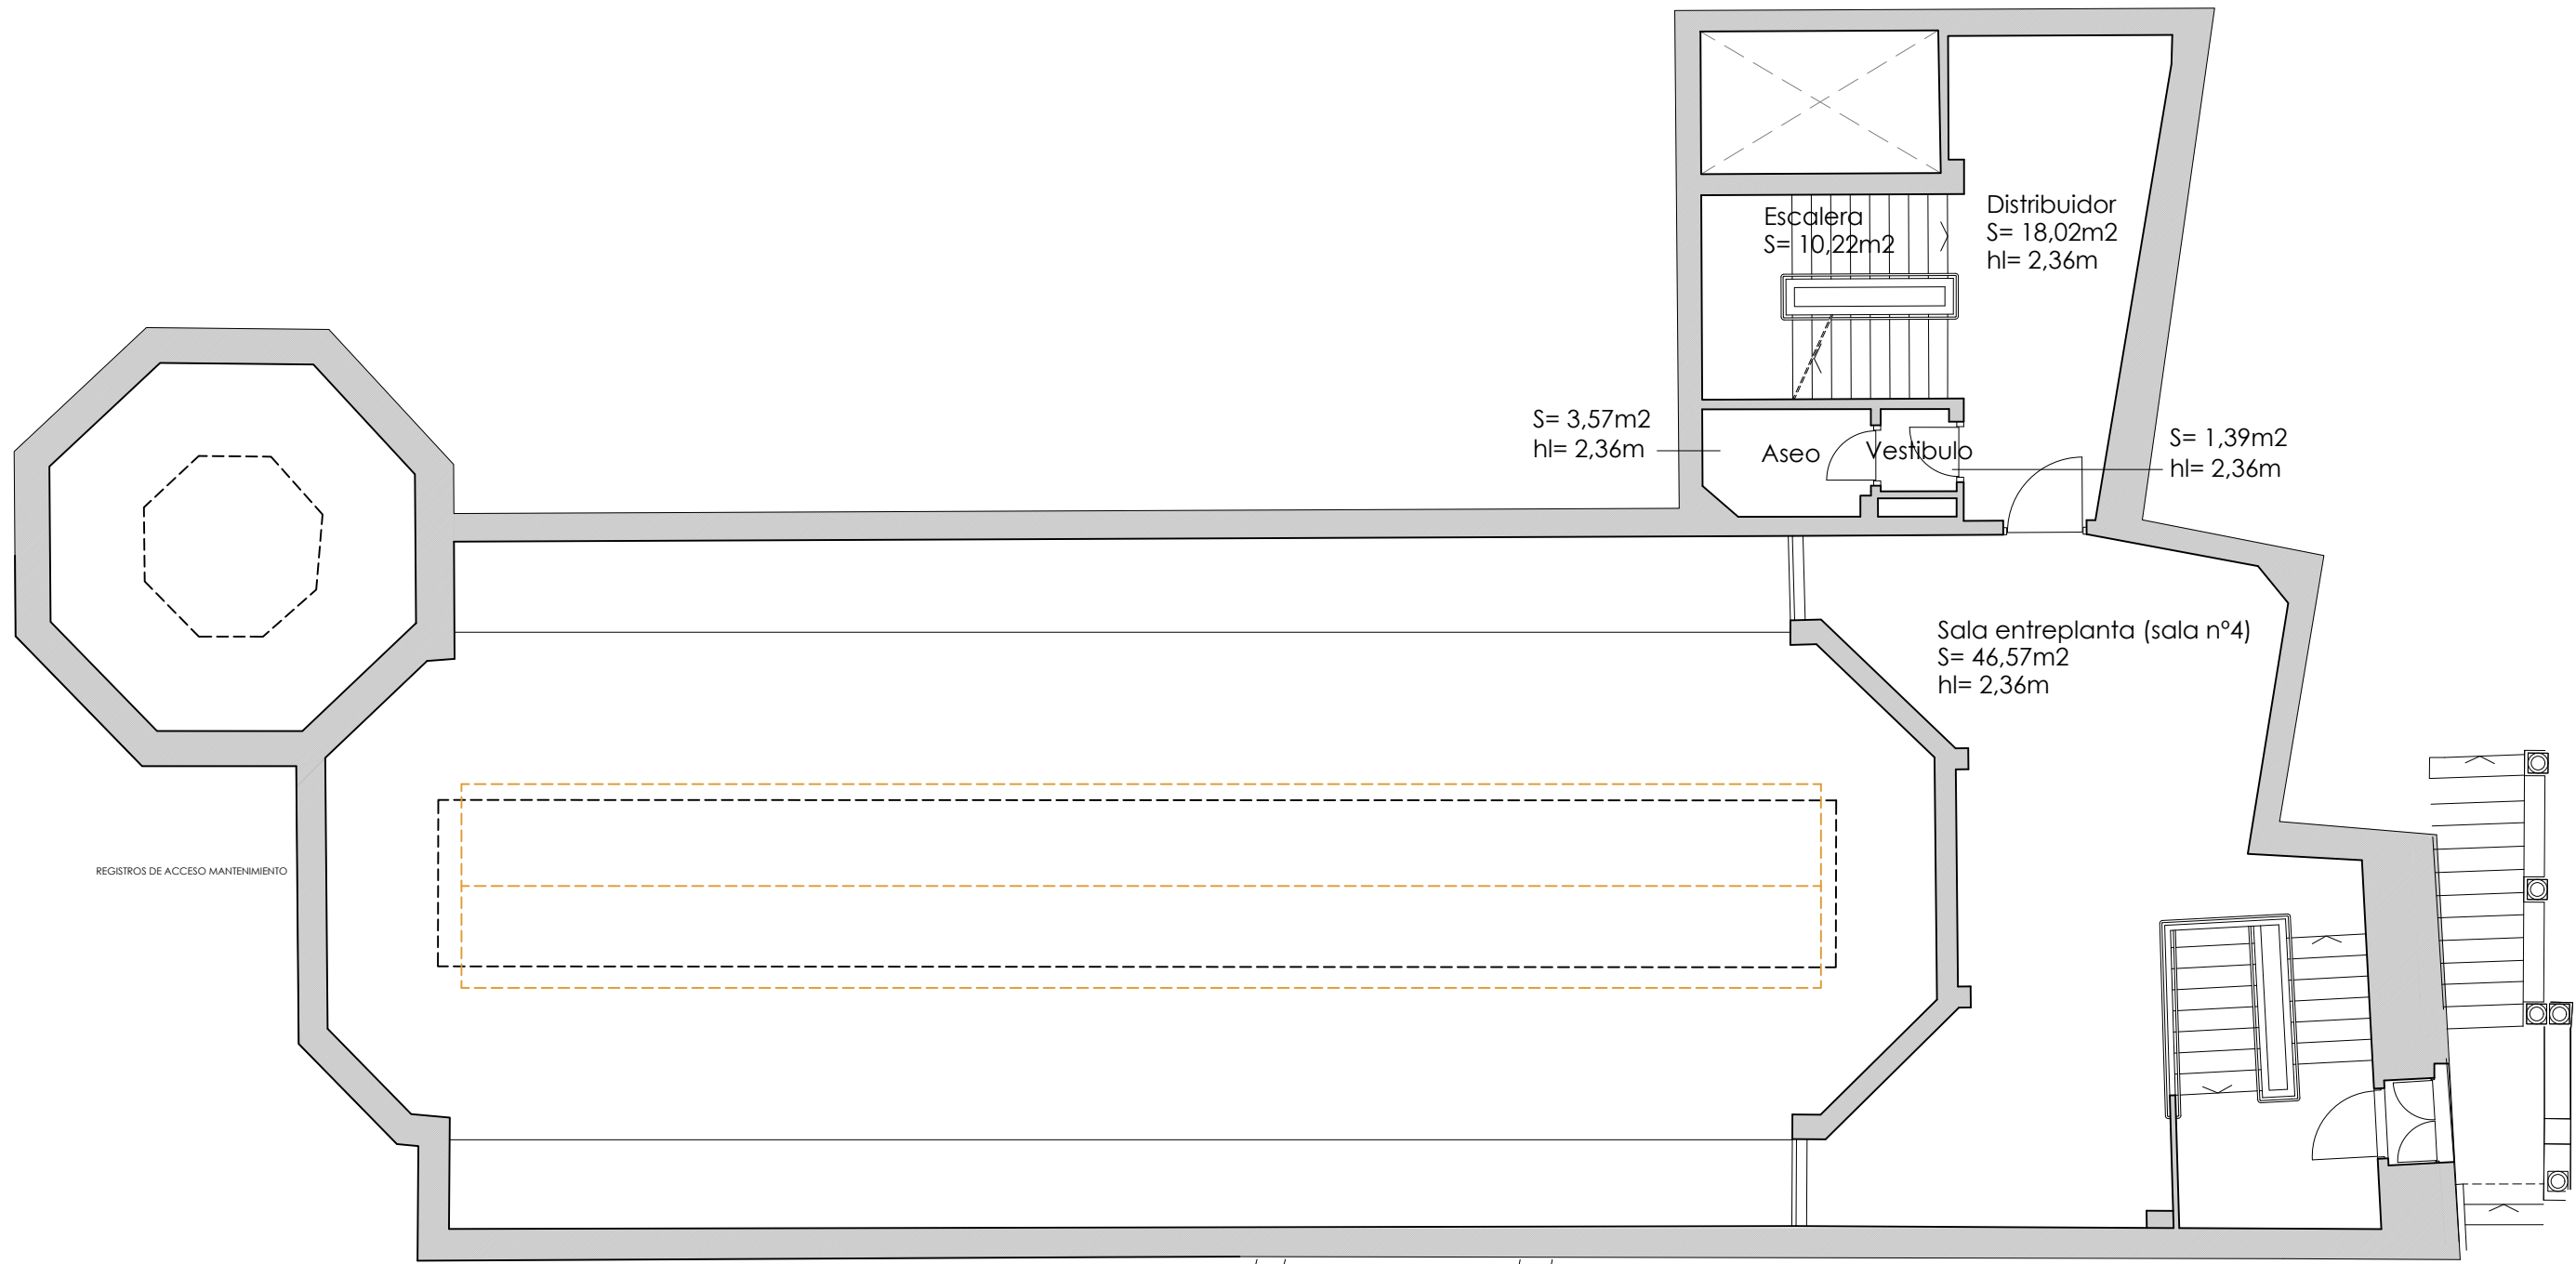

PETICIONARIO: FUNDACION PUBLICA ANDALUZA RODRIGUEZ ACOSTA		
PROYECTO DE CLIMATIZACION EN SALA PRINCIPAL DEL MUSEO GOMEZ MORENO SITUADO EN CALLEJON NIÑOS DEL ROLLO N°8, GRANADA		
PLANO	ENTREPLANTA SALA EXPOSICIONES. NIVEL 747.35 DISTRIBUCION	ESCALA 1/100
INGENIERO INDUSTRIAL		2- 2.025
PATRICIO BAUTISTA CARRASCOSA		1018 PLANO N° 3

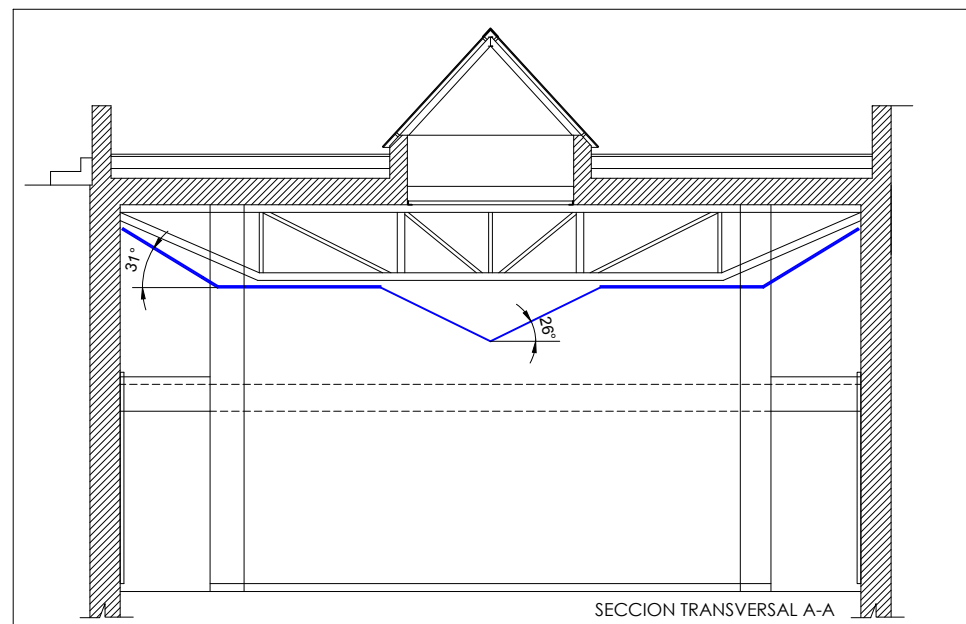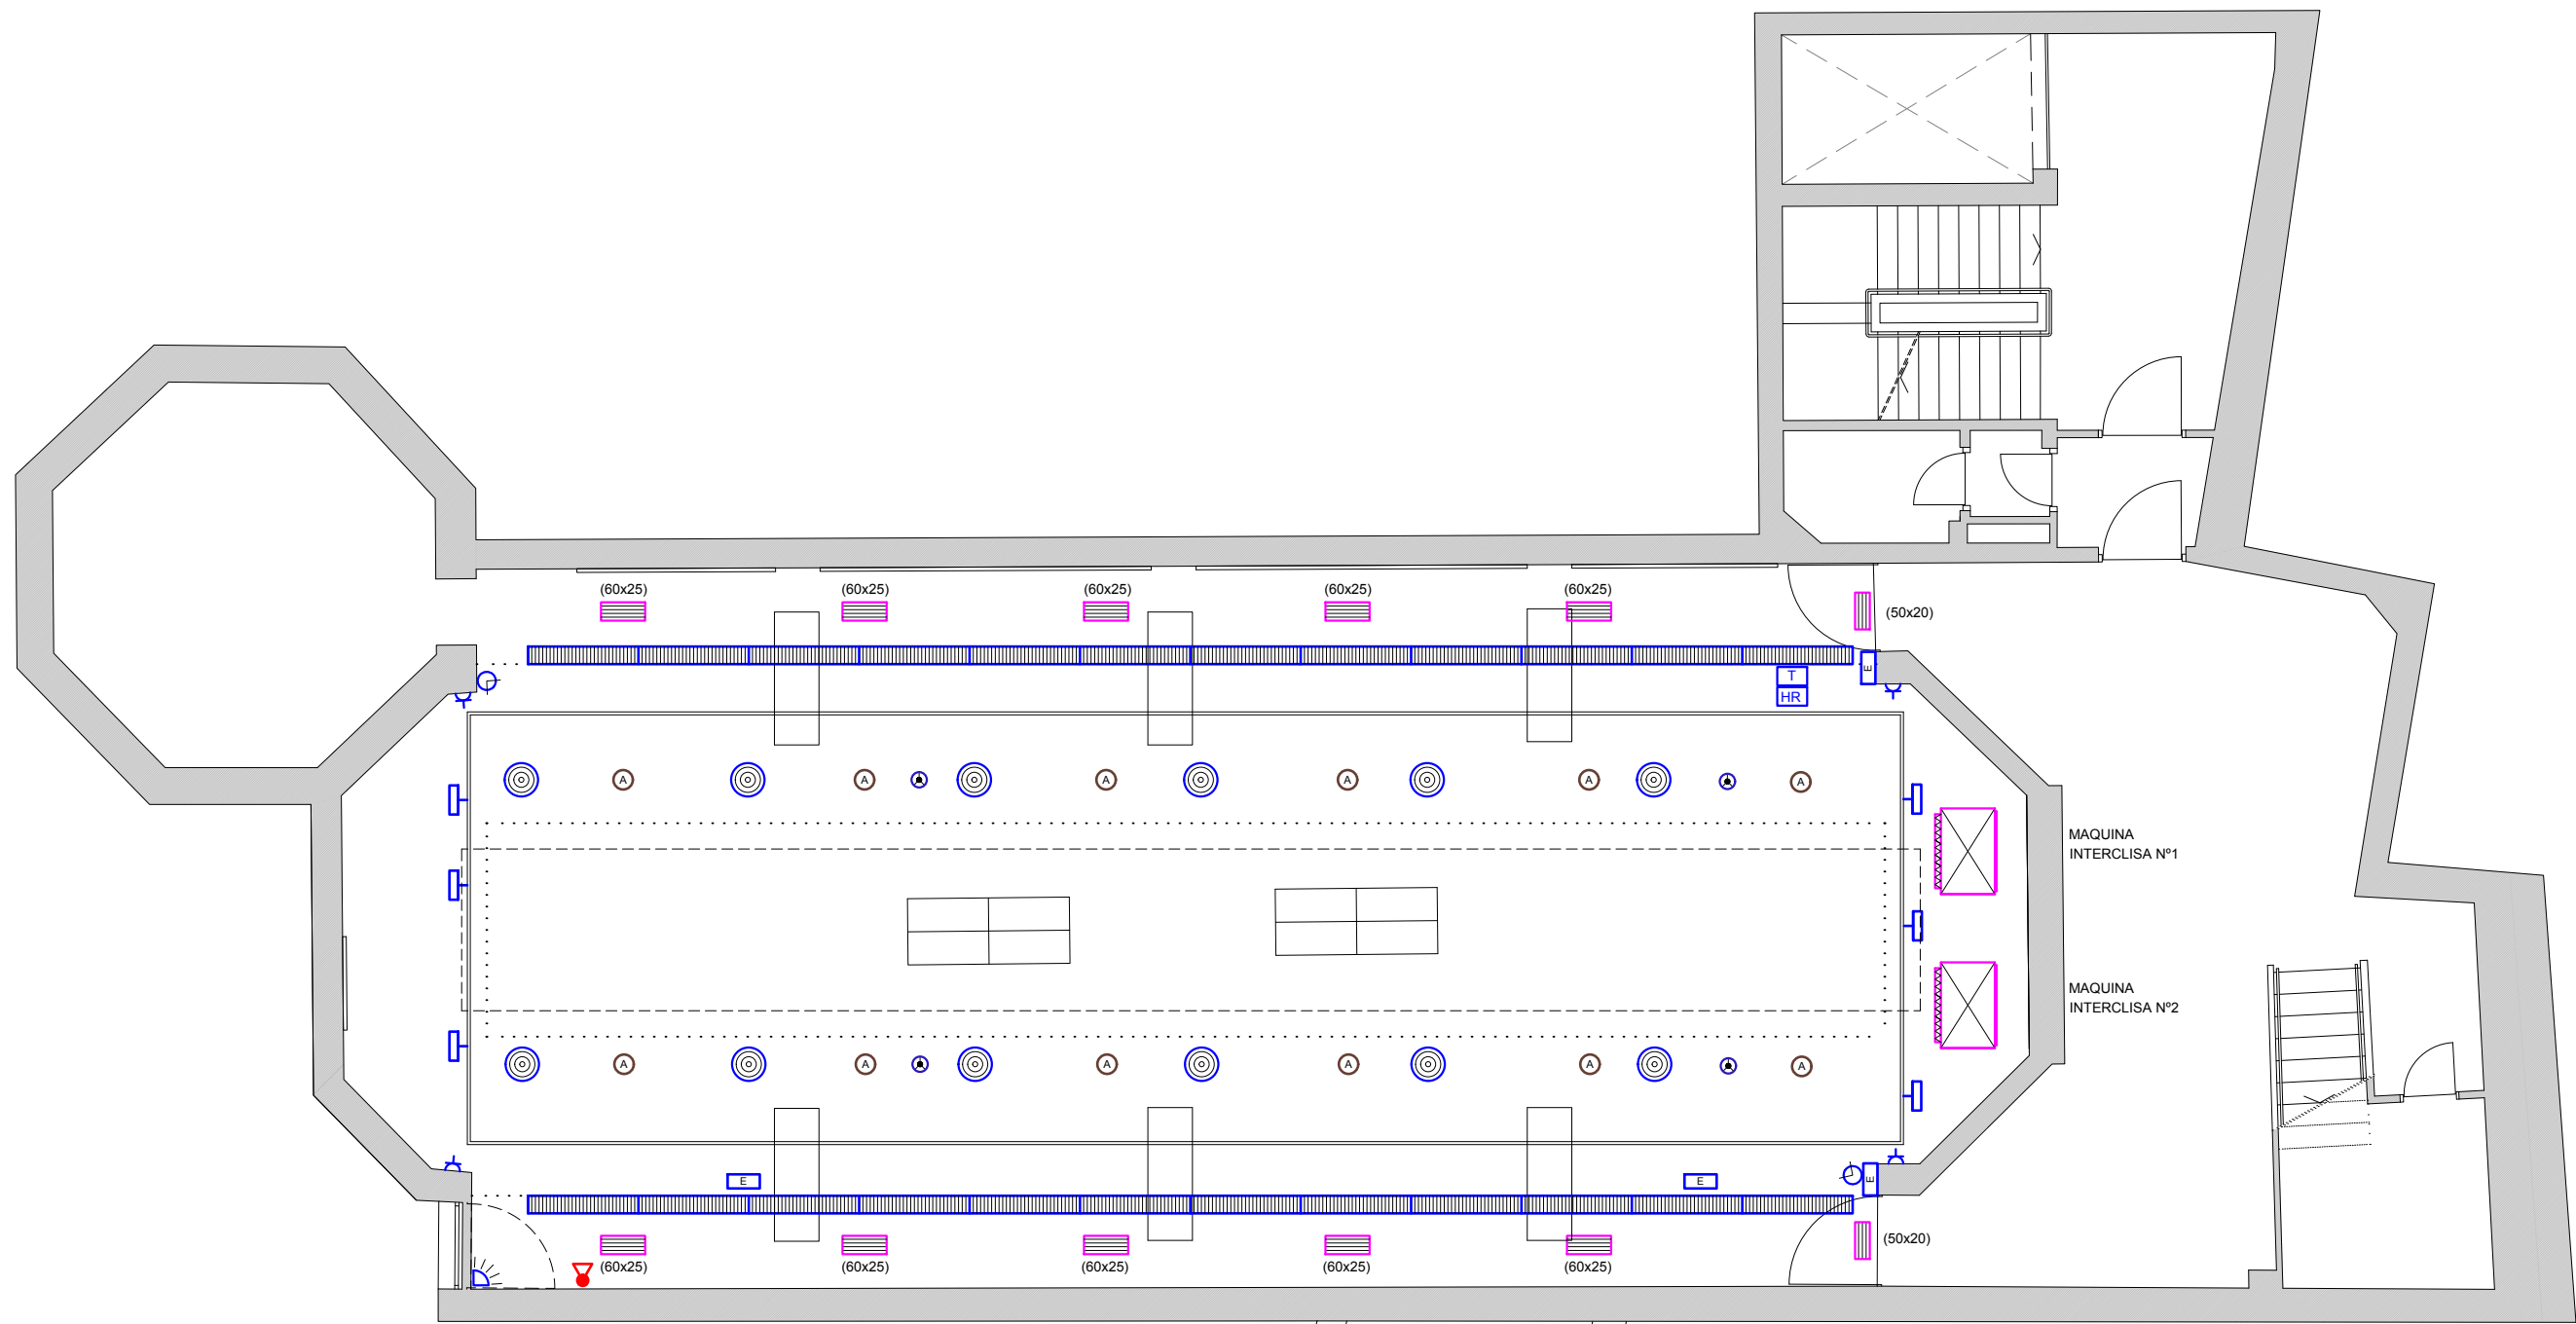

- LEYENDA SEGURIDAD
- CAMARA INTERIOR CCTV.
 - DETECTOR DE ROBO.
 - DETECTOR INCENDIOS.
 - EXTINTOR CO2.

- LEYENDA CLIMATIZACION
- REJILLA DE IMPULSION O RETORNO.
 - DIFUSOR CIRCULAR.
 - CONTROL TEMPERATURA
 - CONTROL DE HUMEDAD

- LEYENDA ELECTRICIDAD
- CARRIL ELECTRIFICADO SUPERFICIE.
 - PROYECTOR DE ALUMBRADO EN CARRIL.
 - LUMINARIA LINEAL DE FLUORESCENCIA.
 - LUMINARIA AUTONOMA-AUTOMATICA DE EMERGENCIA.
 - TOMA DE CORRIENTE.
 - ALTAVOZ.

PETICIONARIO: FUNDACION PUBLICA ANDALUZA RODRIGUEZ ACOSTA



PROYECTO DE CLIMATIZACION EN SALA PRINCIPAL DEL MUSEO GOMEZ MORENO
SITUADO EN CALLEJON NIÑOS DEL ROLLO N°8, GRANADA

PLANO	PLANTA SALA EXPOSICIONES. NIVEL 744.55. INSTALACIONES. ESTADO ACTUAL	ESCALA 1/100
-------	---	--------------



INGENIERO INDUSTRIAL		2- 2.025
----------------------	--	----------

PATRICIO BAUTISTA CARRASCOSA



1018 PLANO N° 4

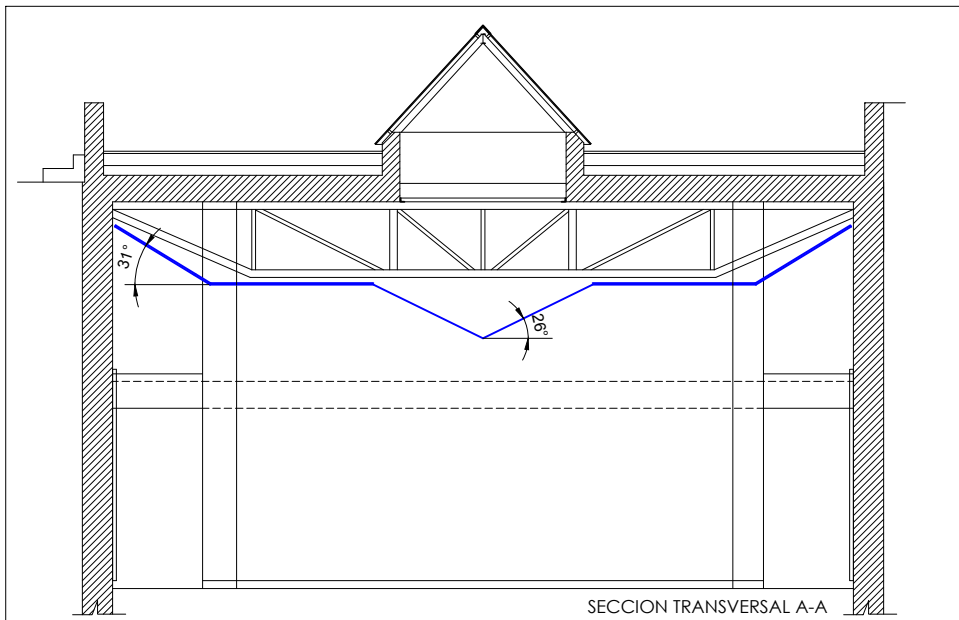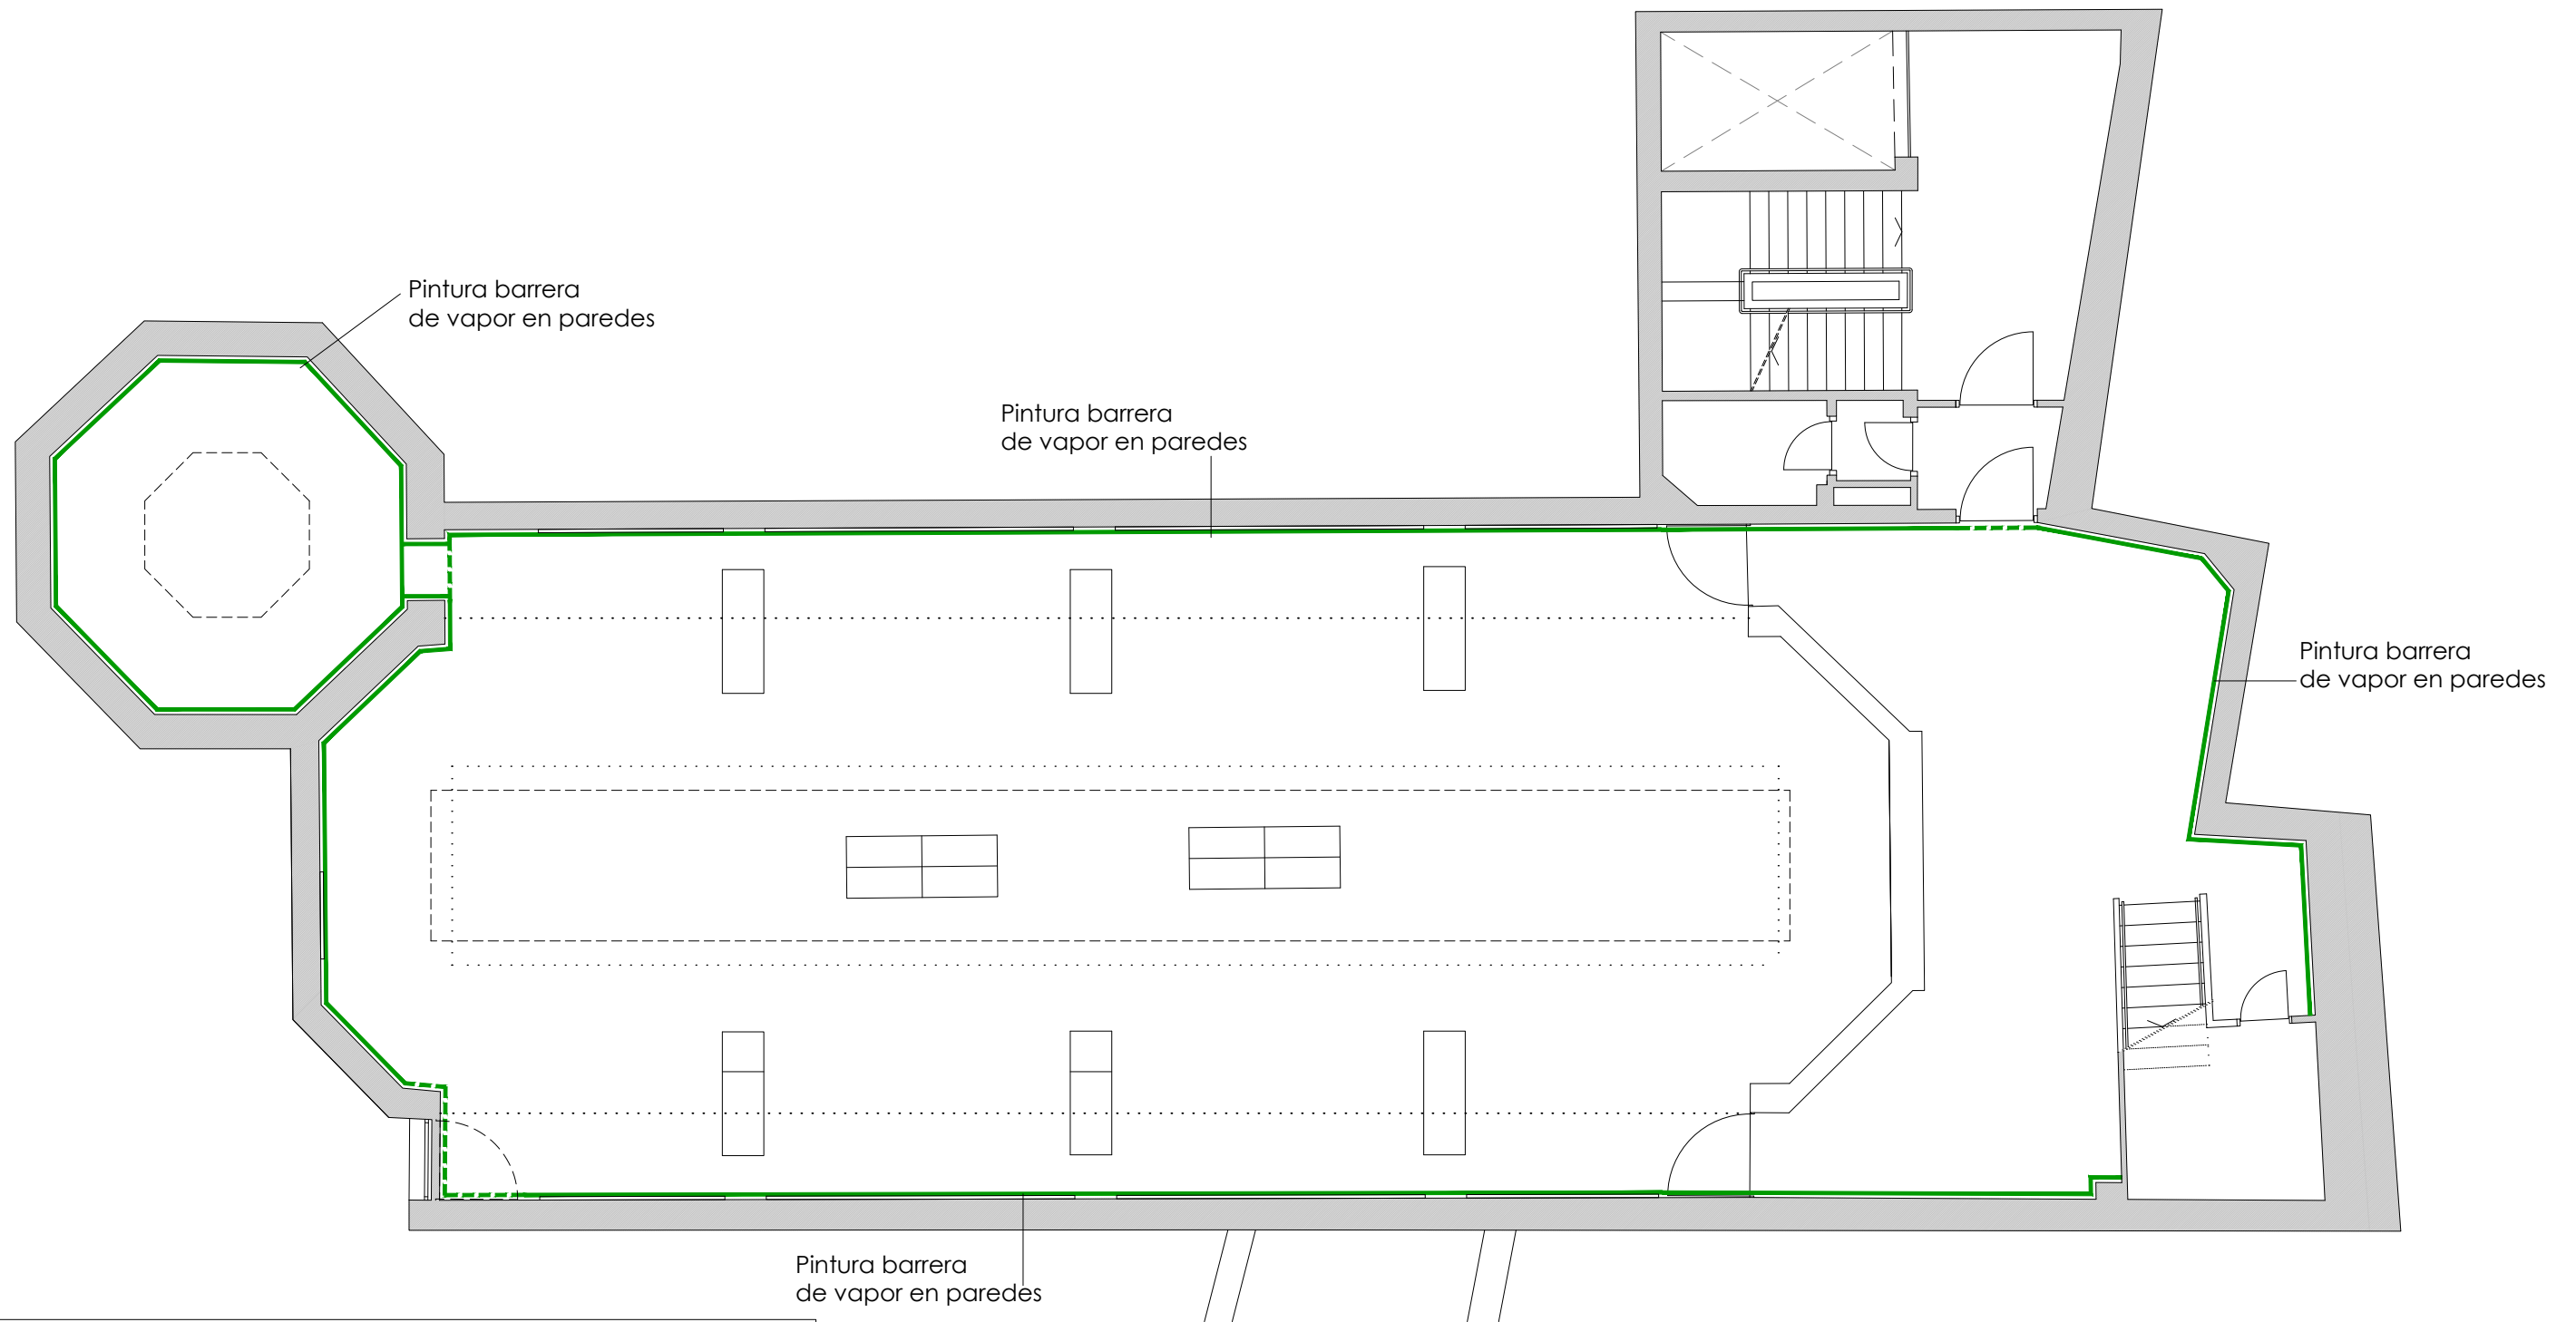

PETICIONARIO: FUNDACION PUBLICA ANDALUZA RODRIGUEZ ACOSTA		
PROYECTO DE CLIMATIZACION EN SALA PRINCIPAL DEL MUSEO GOMEZ MORENO SITUADO EN CALLEJON NIÑOS DEL ROLLO N°8, GRANADA		
PLANO	PL. SALA EXPOSICIONES. NIVEL 744.55. REVESTIMIENTOS BARRERA DE VAPOR	ESCALA 1/100
INGENIERO INDUSTRIAL		2- 2.025
PATRICIO BAUTISTA CARRASCOSA		1018 PLANO N° 5

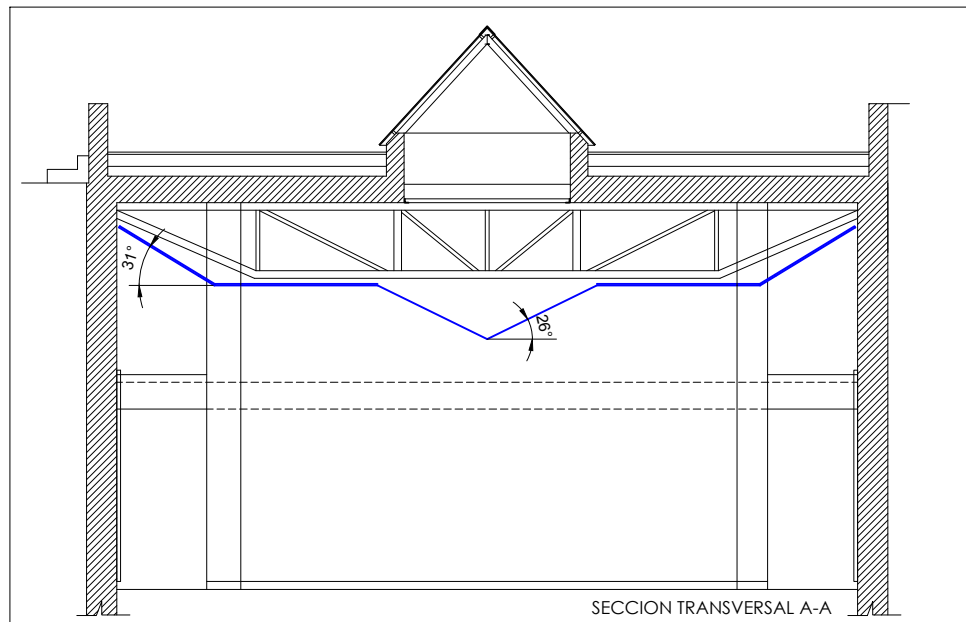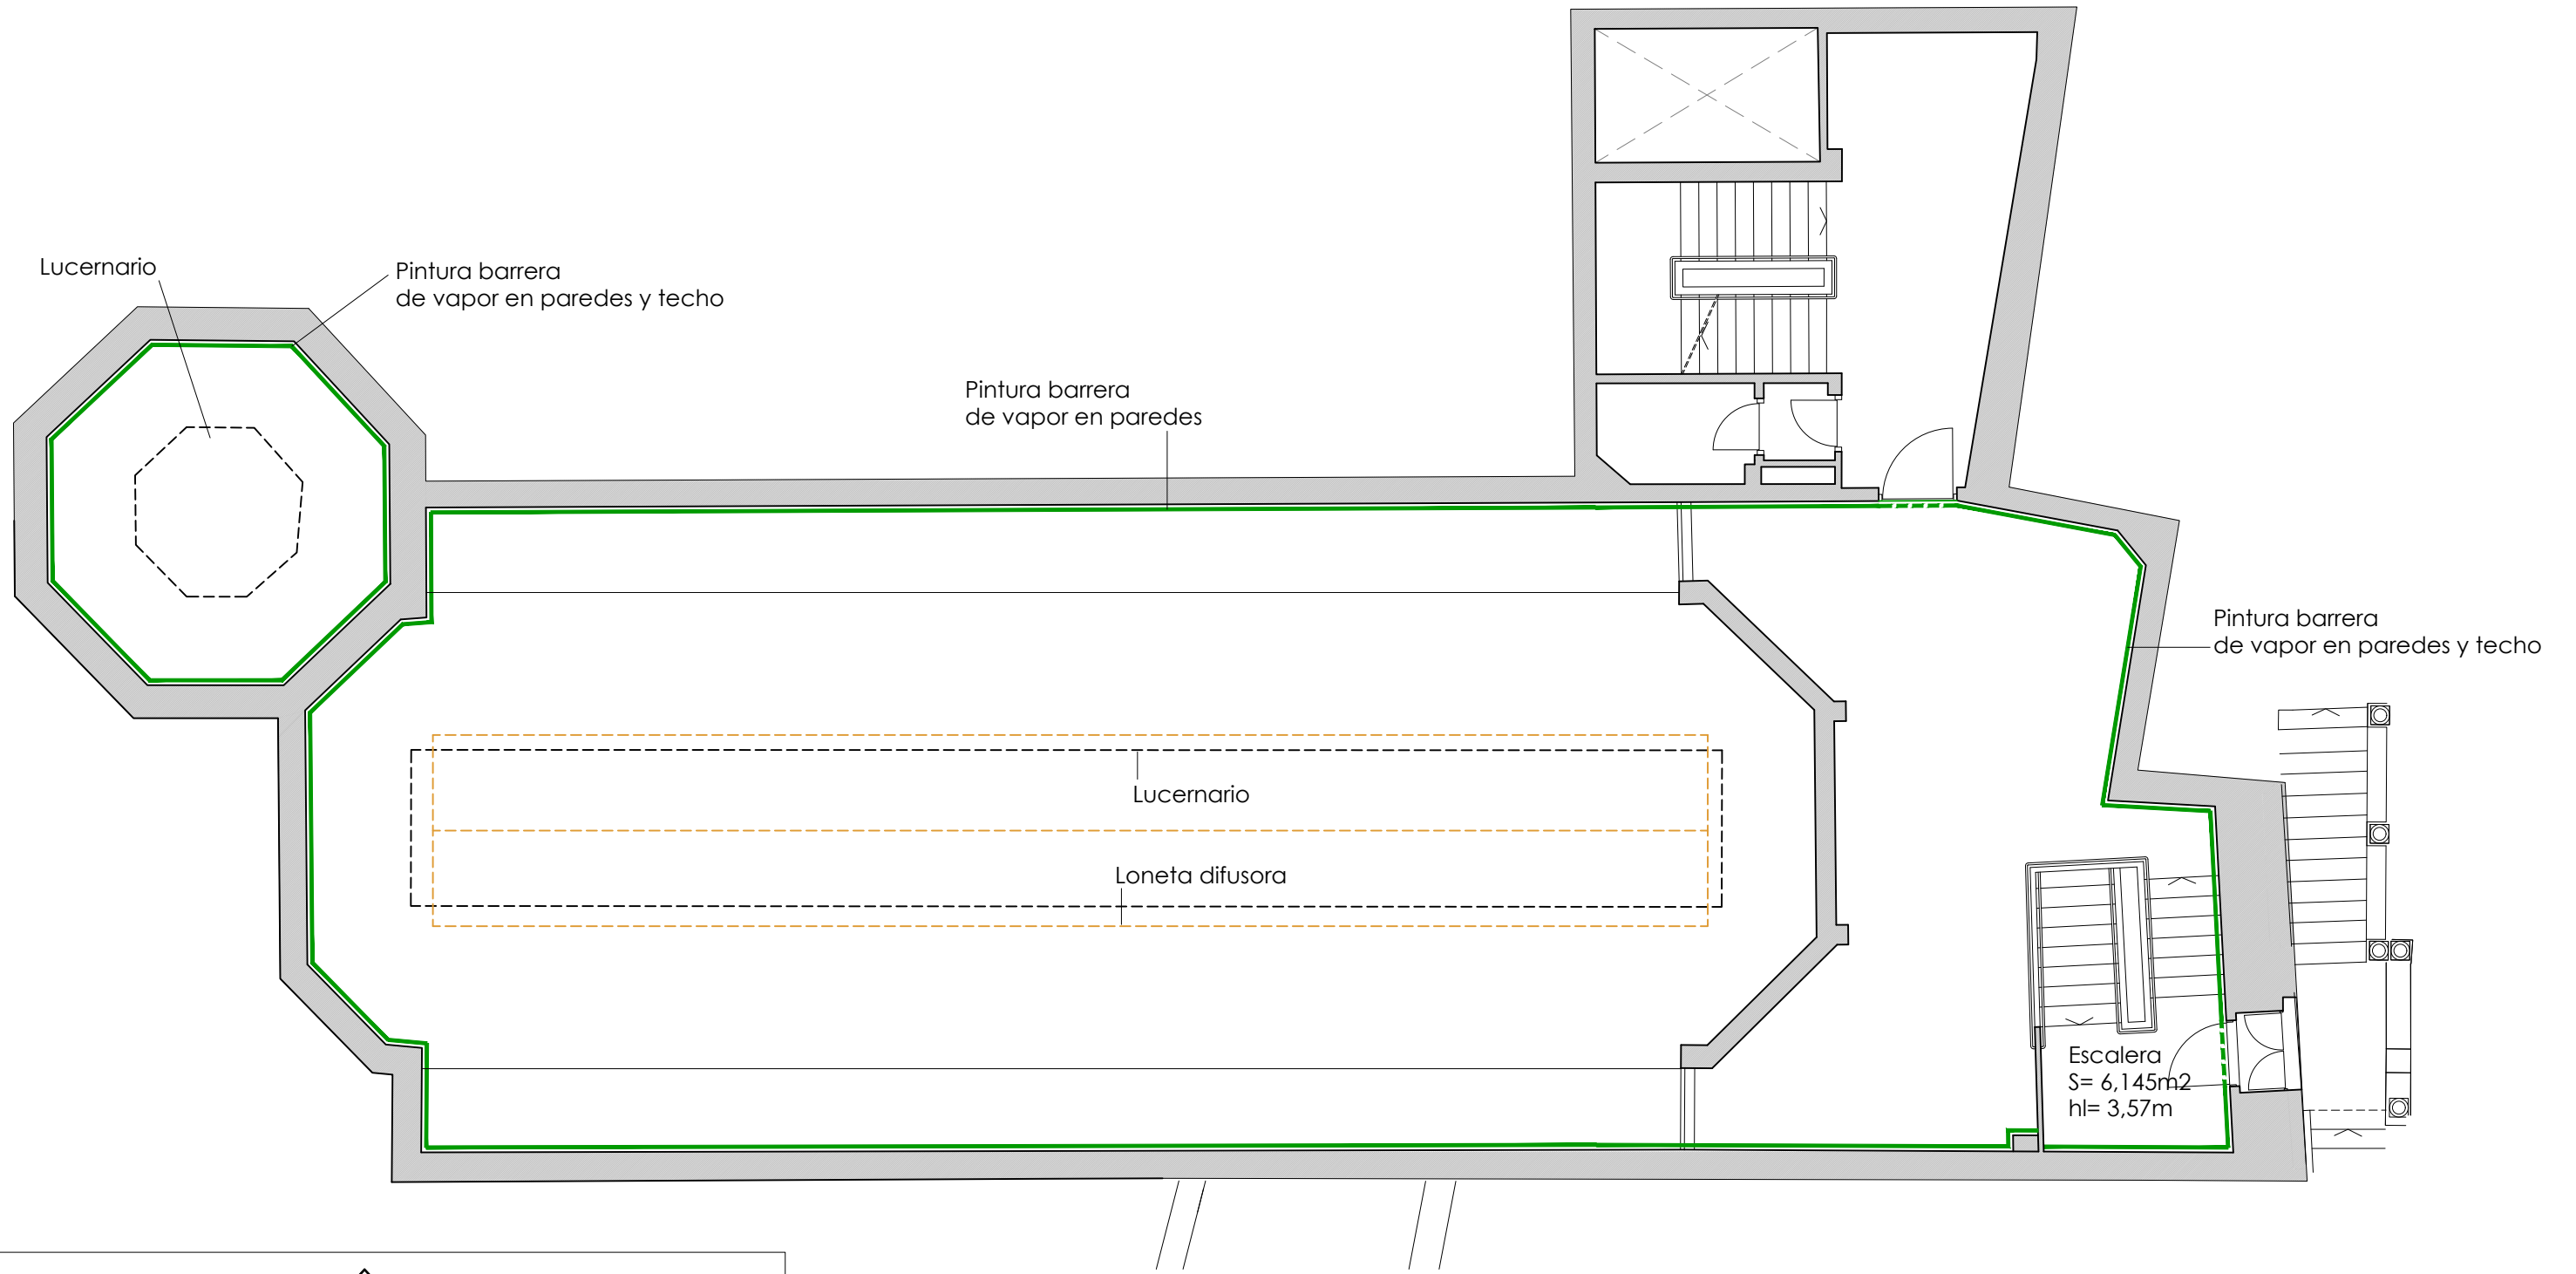


PETICIONARIO: FUNDACION PUBLICA ANDALUZA RODRIGUEZ ACOSTA		
PROYECTO DE CLIMATIZACION EN SALA PRINCIPAL DEL MUSEO GOMEZ MORENO SITUADO EN CALLEJON NIÑOS DEL ROLLO Nº8, GRANADA		
PLANO	ENTREPLANTA SALA EXPOSICIONES. NIVEL 747.35 REVESTIMIENTOS BARRERA DE VAPOR	ESCALA 1/100
INGENIERO INDUSTRIAL		2- 2.025
PATRICIO BAUTISTA CARRASCOSA		1018 PLANO Nº 6

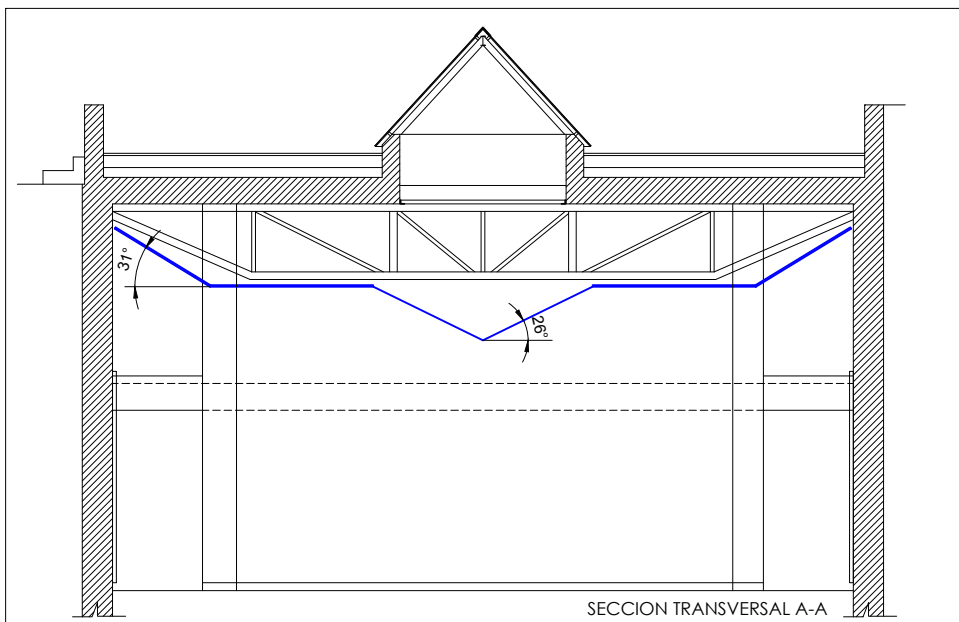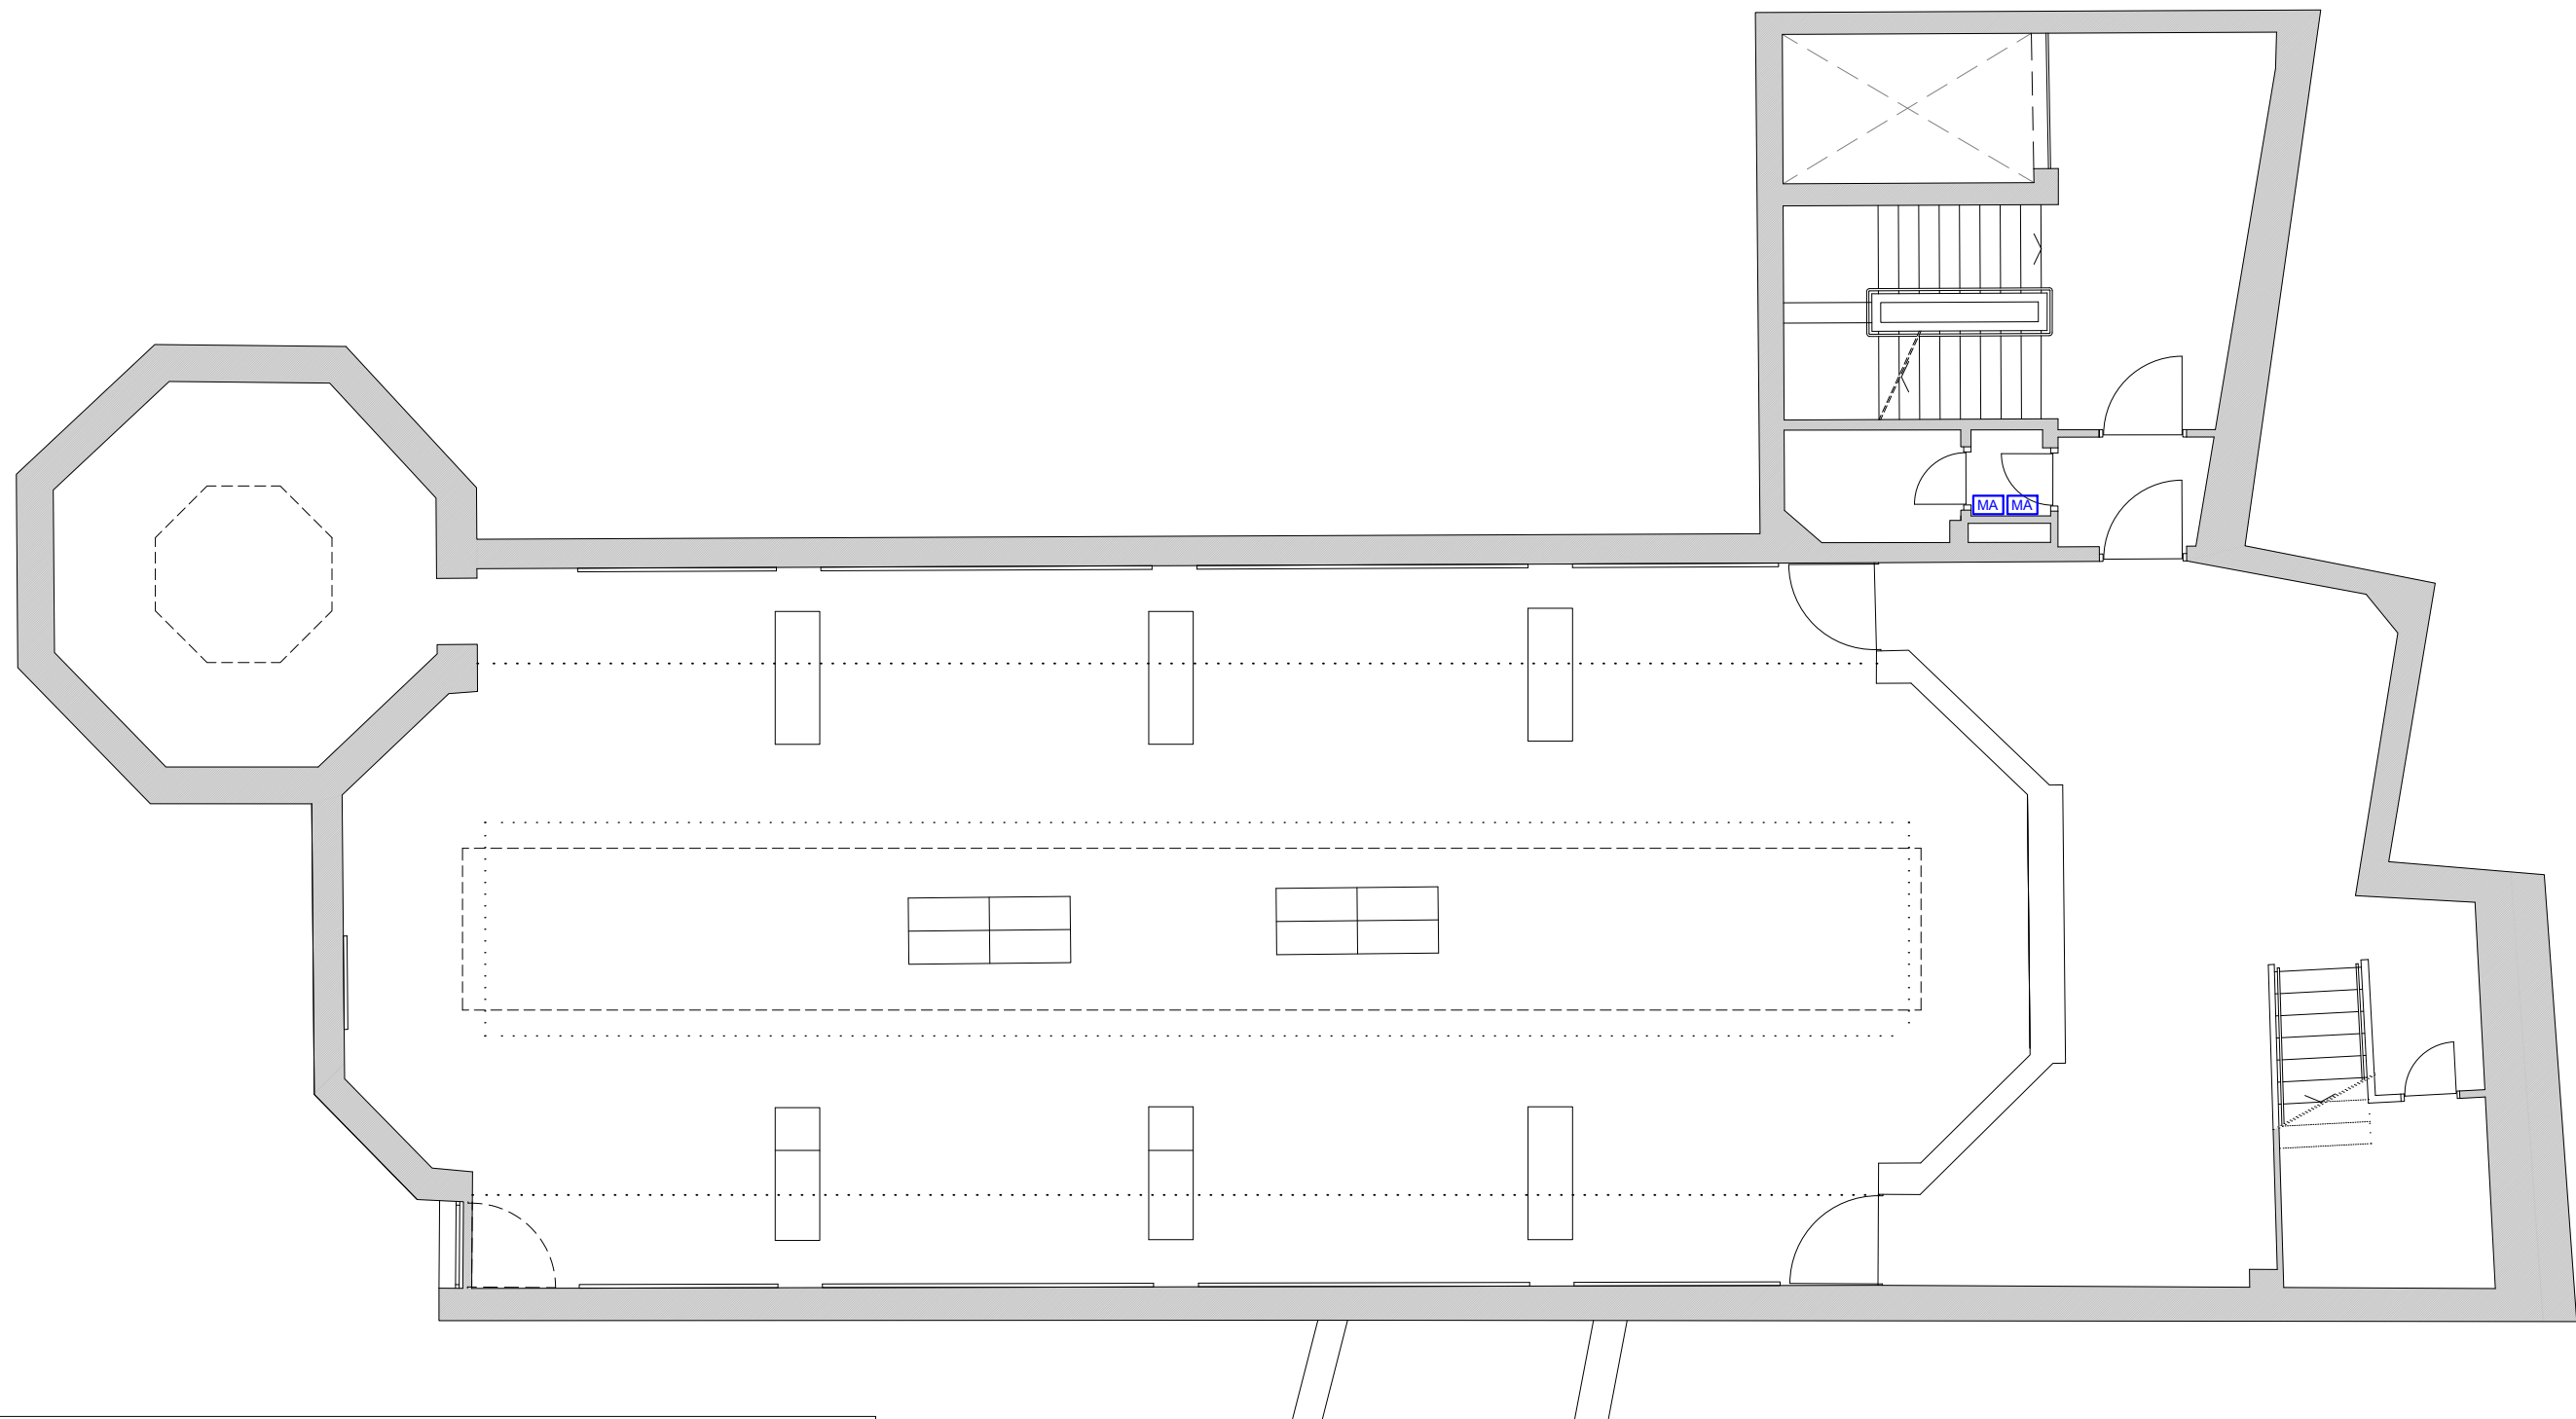

- LEYENDA CLIMATIZACION Y VENTILACION
- MA MANDO CLIMATIZACION
 - REJILLA LINEAL DE MARCO OCULTO
 - CAJA PLENUM CLIMAVER NETO
 - DIFUSOR LINEAL
 - CONDUCTO DISTRIBUCION DE AIRE (CN: CLIMAVER NETO, CH: CHAPA).
 - LINEA DE INTERCONEXION FRIGORIFICA.
 - [Icon of a box with an X] UNIDAD INTERIOR CLIMATIZADORA TIPO DISTRIBUCION DE AIRE POR CONDUCTOS.
 - [Icon of a box with a fan] UNIDAD EXTERIOR DE EQUIPO SPLIT DE AIRE ACONDICIONADO.

PETICIONARIO: FUNDACION PUBLICA ANDALUZA RODRIGUEZ ACOSTA		
PROYECTO DE CLIMATIZACION EN SALA PRINCIPAL DEL MUSEO GOMEZ MORENO SITUADO EN CALLEJON NIÑOS DEL ROLLO Nº8, GRANADA		
PLANO	PL. SALA EXPOSICIONES. NIVEL 744.55. CLIMATIZACION Y VENTILACION	ESCALA 1/100
INGENIERO INDUSTRIAL		2- 2.025
PATRICIO BAUTISTA CARRASCOSA		1018 PLANO Nº 7

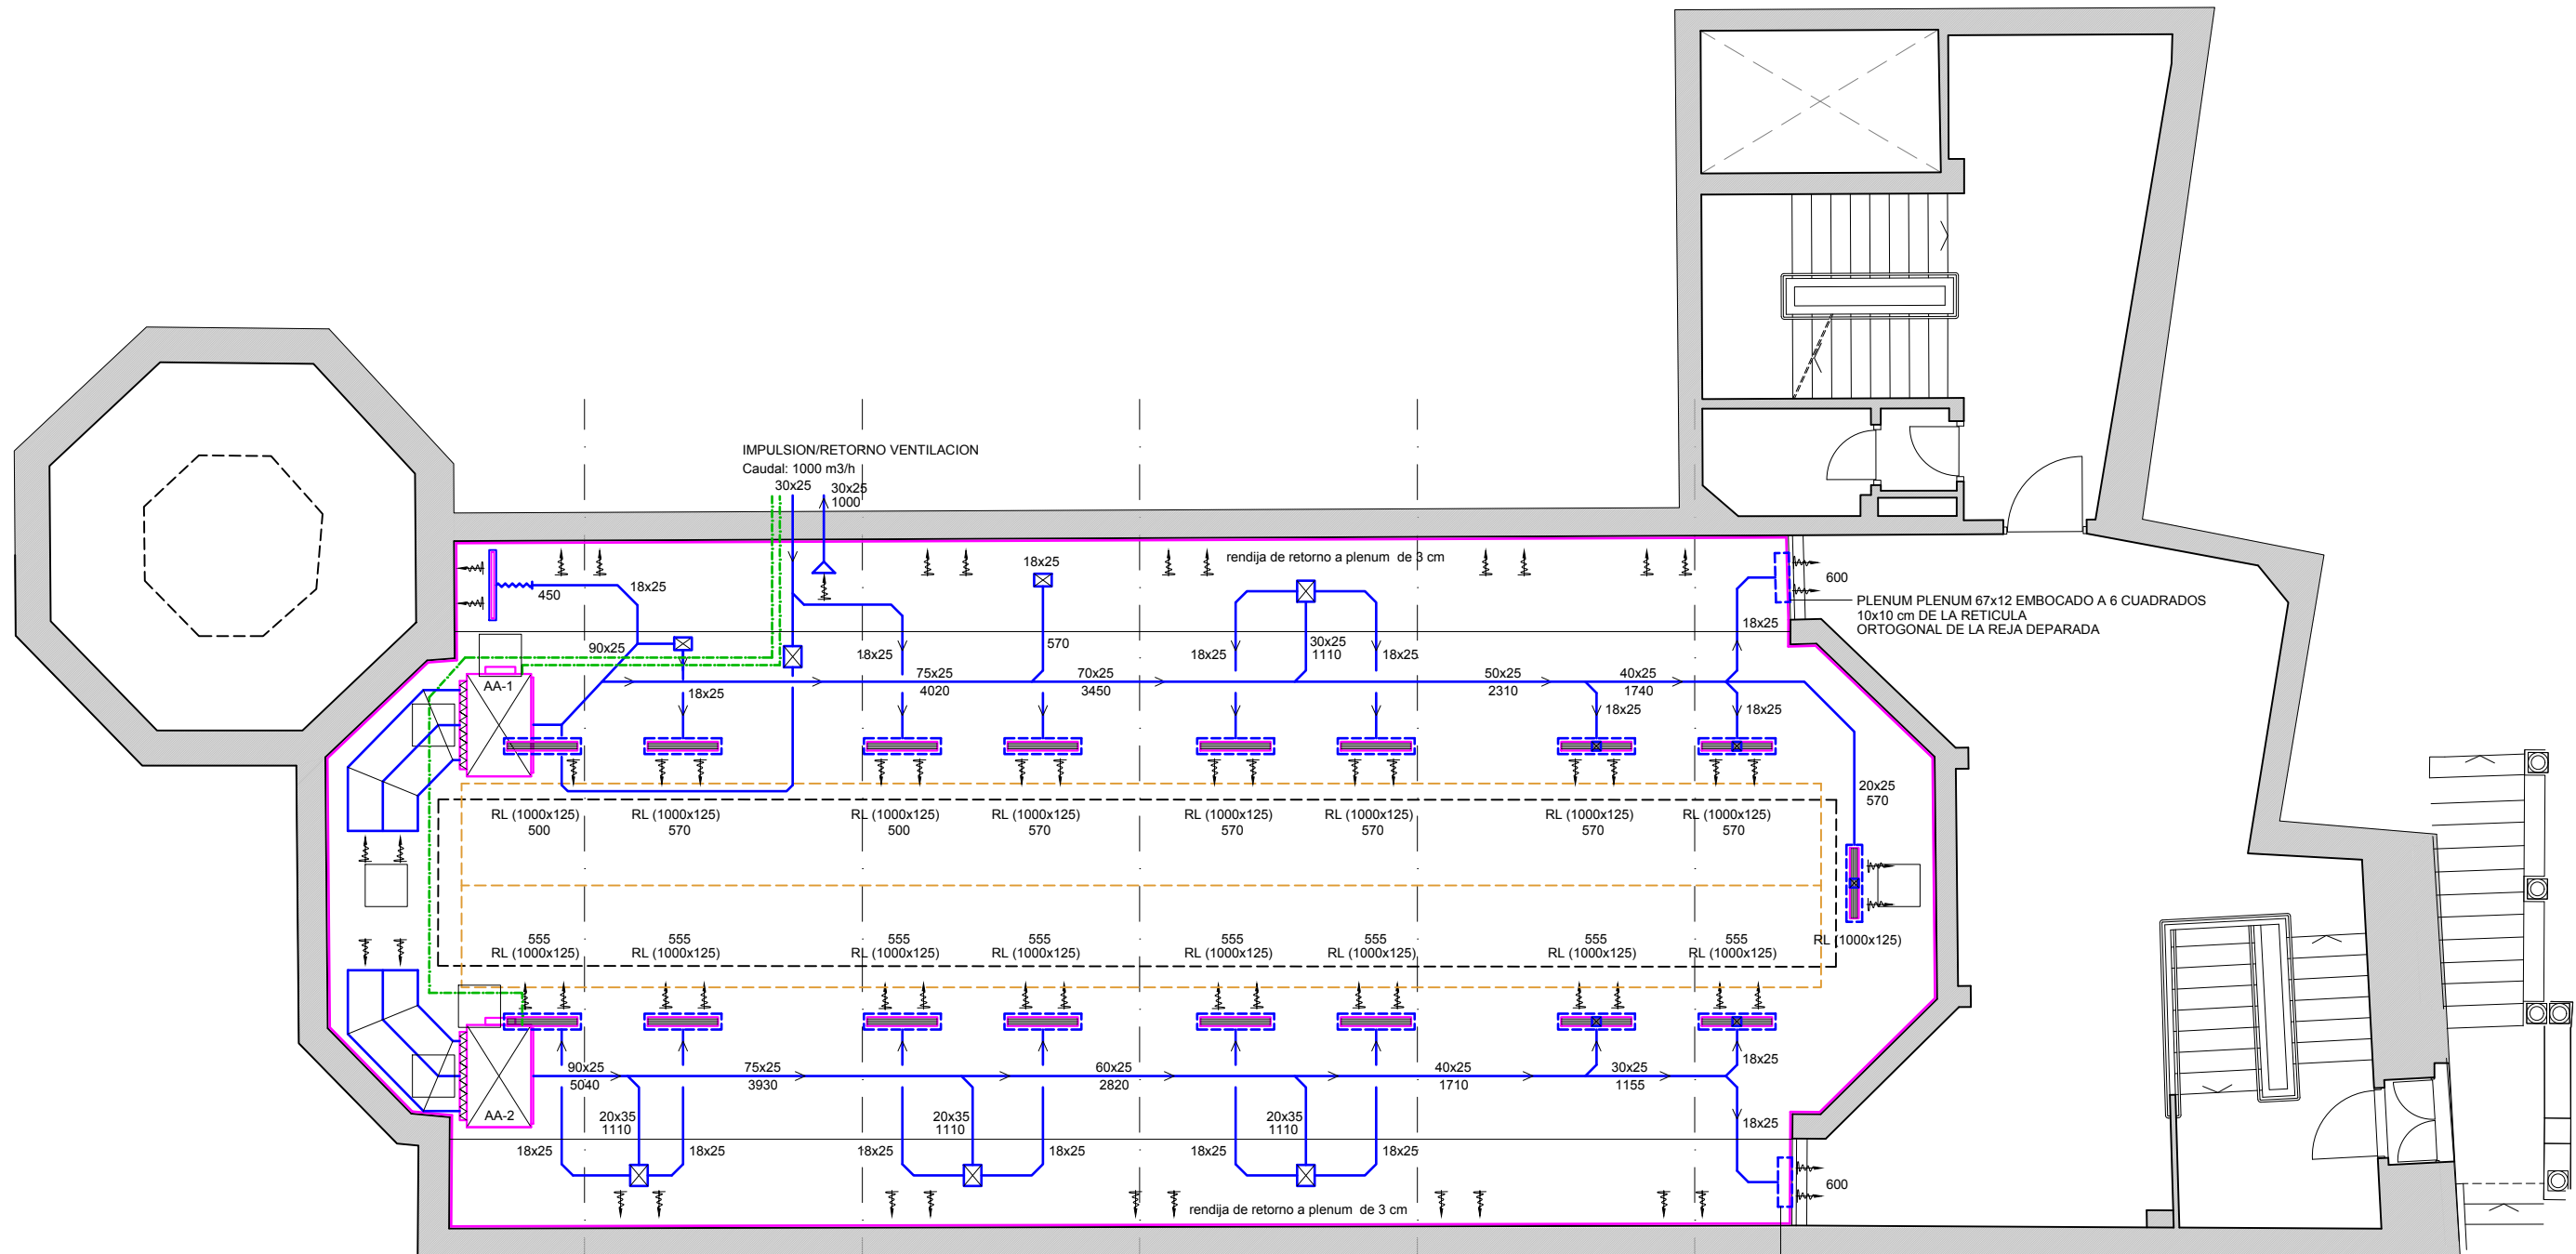









IMPULSION/RETORNO VENTILACION
Caudal: 1000 m³/h

PLENUM PLENUM 67x12 EMBOCADO A 6 CUADRADOS
10x10 cm DE LA RETICULA
ORTOGONAL DE LA REJA DEPARADA


PLENUM PLENUM 67x12 EMBOCADO A 6 CUADRADOS
10x10 cm DE LA RETICULA
ORTOGONAL DE LA REJA DEPARADA

SECCION TRANSVERSAL A-A

  

LEYENDA CLIMATIZACION Y VENTILACION





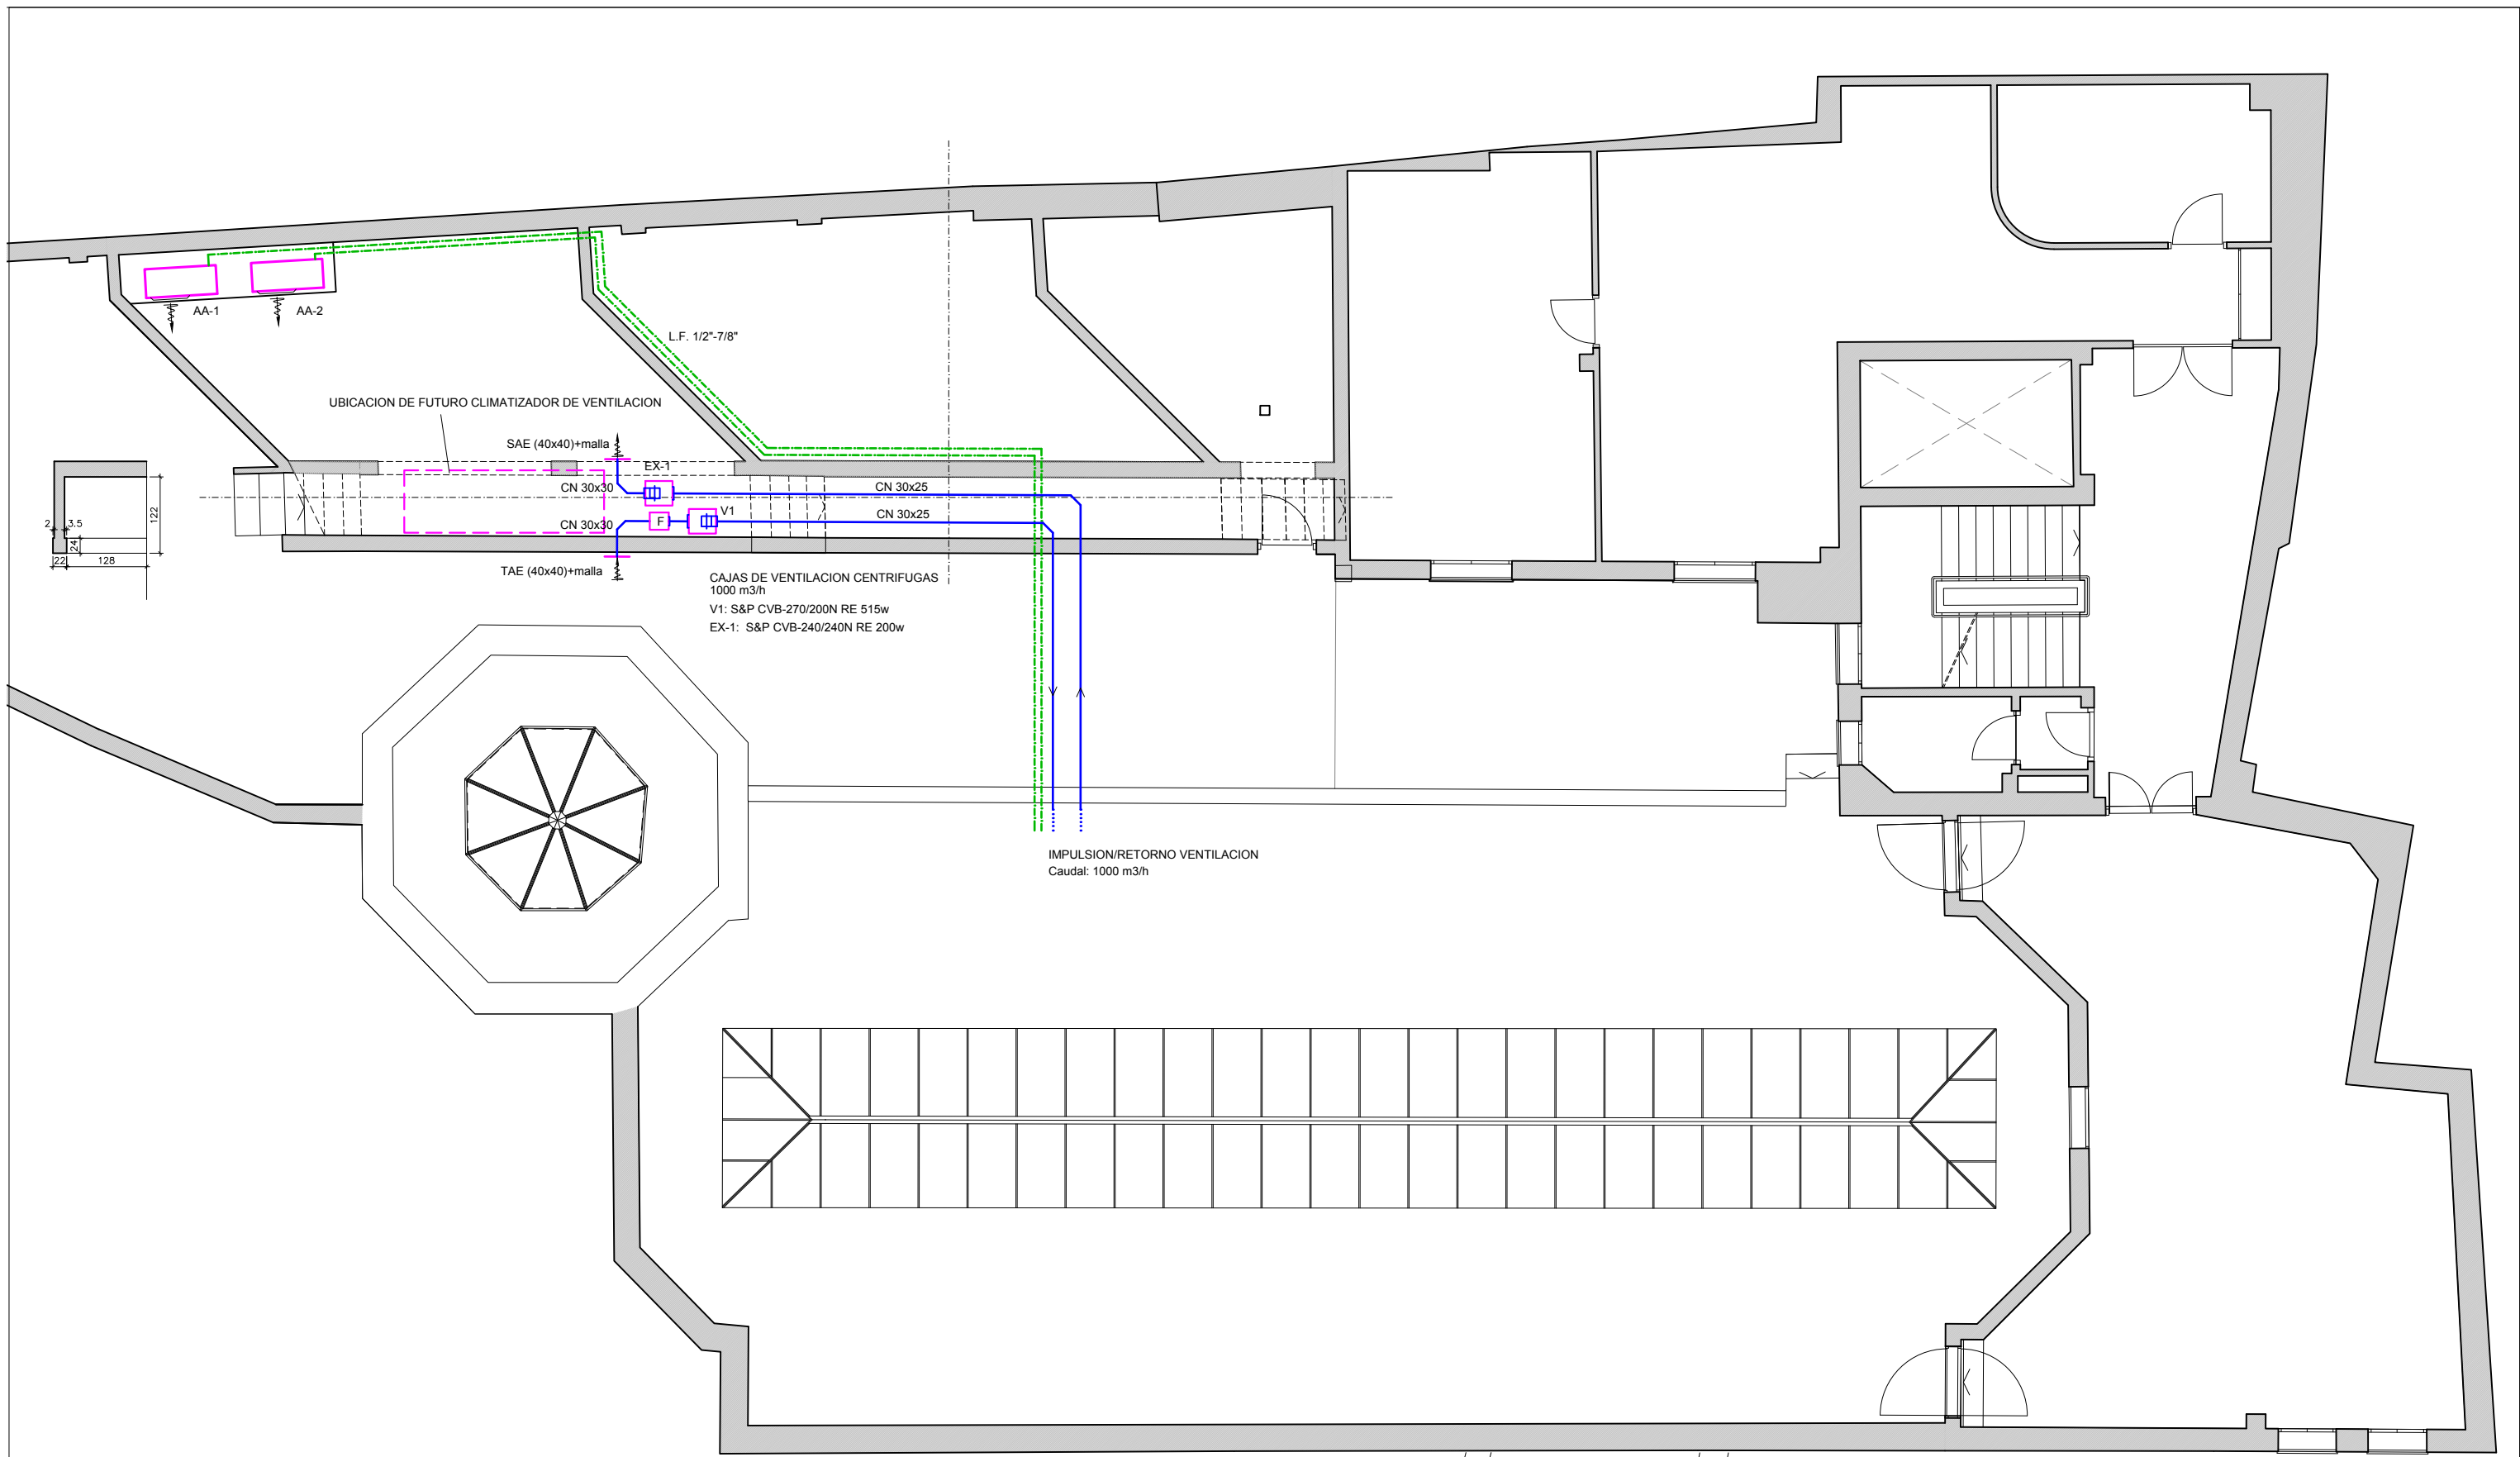

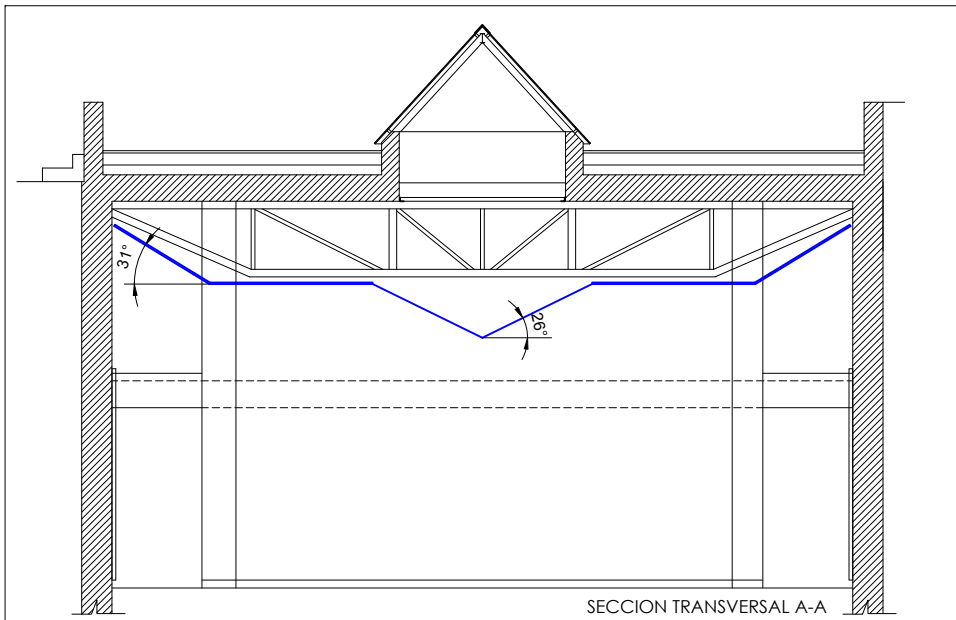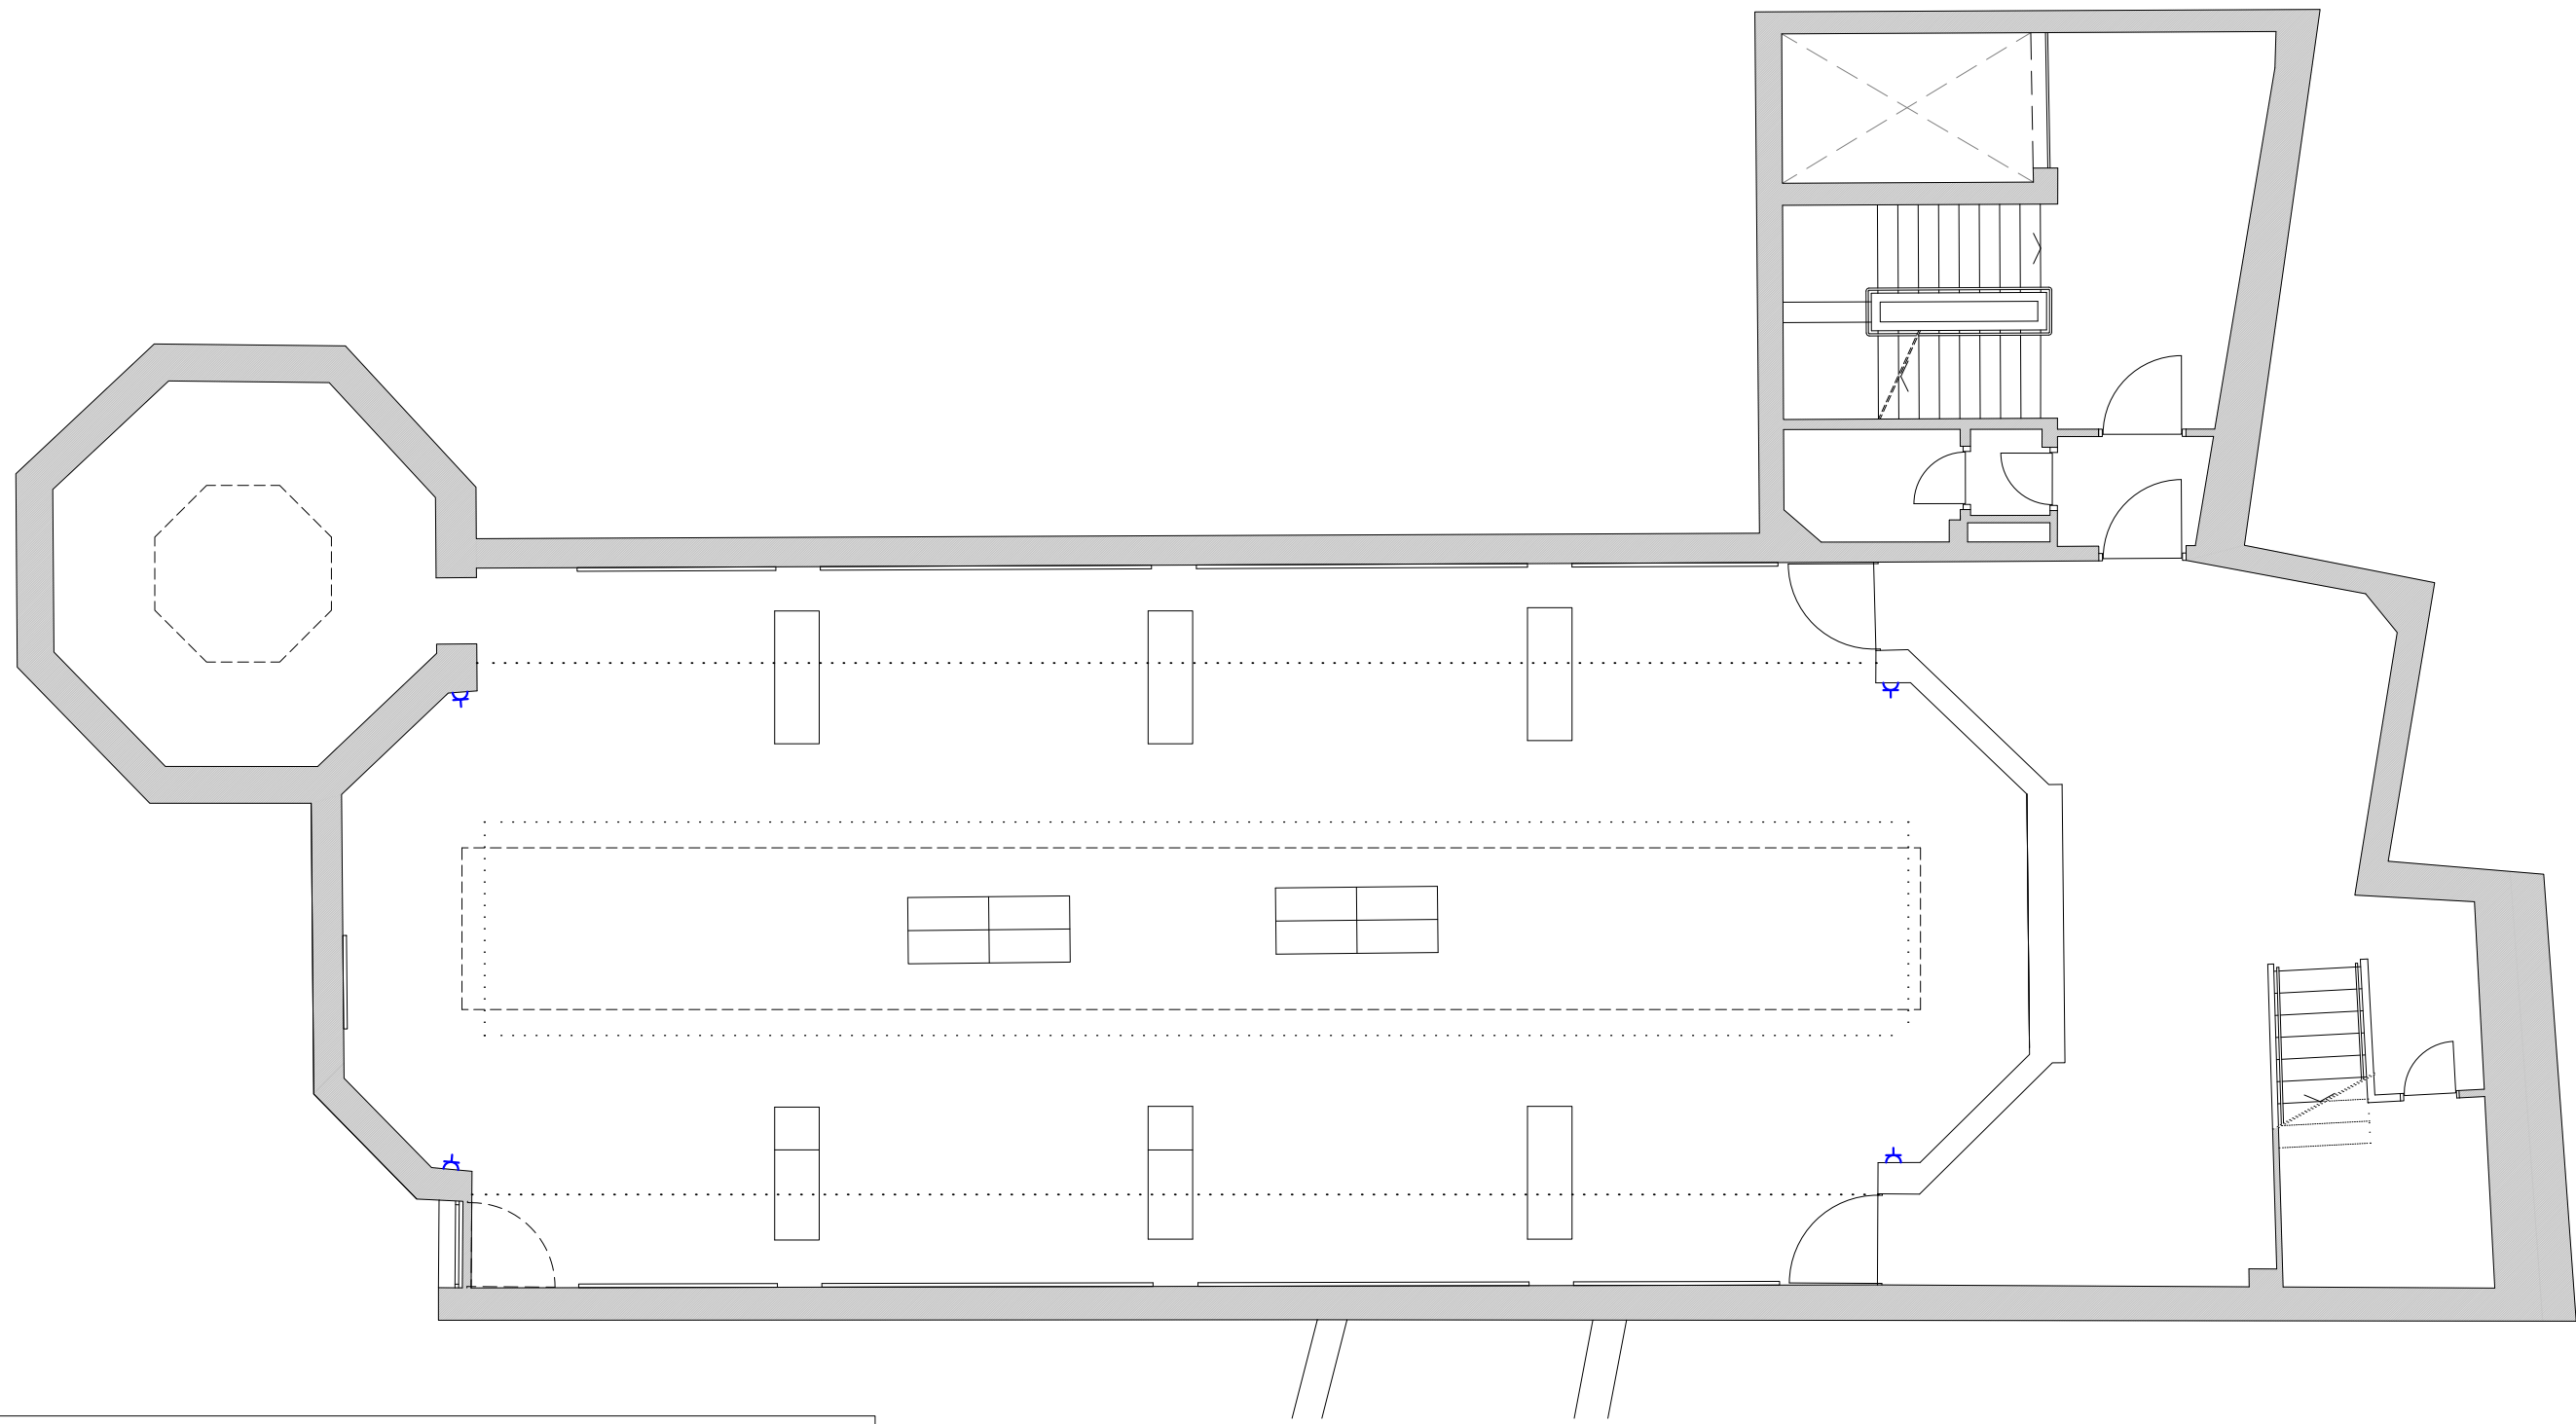


-  MANDO CLIMATIZACION
-  REJILLA LINEAL DE MARCO OCULTO
-  CAJA PLENUM CLIMAVERT NETO
-  DIFUSOR LINEAL
-  CONDUCTO DISTRIBUCION DE AIRE (CN: CLIMAVERT NETO, CH: CHAPA).
-  LINEA DE INTERCONEXION FRIGORIFICA.
-  UNIDAD INTERIOR CLIMATIZADORA TIPO DISTRIBUCION DE AIRE POR CONDUCTOS.
-  UNIDAD EXTERIOR DE EQUIPO SPLIT DE AIRE ACONDICIONADO.

PETICIONARIO: FUNDACION PUBLICA ANDALUZA RODRIGUEZ ACOSTA		
PROYECTO DE CLIMATIZACION EN SALA PRINCIPAL DEL MUSEO GOMEZ MORENO SITUADO EN CALLEJON NIÑOS DEL ROLLO N°8, GRANADA		
PLANO	ENTREPLANTA. NIVEL 747.35. CLIMATIZACION Y VENTILACION	ESCALA 1/100
INGENIERO INDUSTRIAL		2- 2.025
PATRICIO BAUTISTA CARRASCOSA		1018 PLANO N° 8





PETICIONARIO: FUNDACION PUBLICA ANDALUZA RODRIGUEZ ACOSTA	
PROYECTO DE CLIMATIZACION EN SALA PRINCIPAL DEL MUSEO GOMEZ MORENO SITUADO EN CALLEJON NIÑOS DEL ROLLO N°8, GRANADA	
PLANO PLANTA PRIMERA. NIVEL 750.15. CLIMATIZACION y VENTILACION	ESCALA 1/100
INGENIERO INDUSTRIAL	2- 2.025
PATRICIO BAUTISTA CARRASCOSA	1018 PLANO N° 9





- LEYENDA ELECTRICIDAD Y SEGURIDAD
-  CARRIL ELECTRIFICADO EMPOTRADO.
 -  PROYECTOR ILUMINACION EN CARRIL ELECTRIFICADO TIPO LED.
 -  LUMINARIA LINEAL RECUPERADA, CON LINEALES LED.
 -  LUMINARIA AUTONOMA-AUTOMATICA DE EMERGENCIA.
 -  TOMA DE CORRIENTE.
 -  CAMARA INTERIOR CCTV.
 -  DETECTOR DE ROBO.
 -  DETECTOR INCENDIOS.
 -  EXTINTOR CO2.

PETICIONARIO: FUNDACION PUBLICA ANDALUZA RODRIGUEZ ACOSTA		
PROYECTO DE CLIMATIZACION EN SALA PRINCIPAL DEL MUSEO GOMEZ MORENO SITUADO EN CALLEJON NIÑOS DEL ROLLO N°8, GRANADA		
PLANO	PL. SALA EXPOSICIONES. NIVEL 744.55. ELECTRICIDAD Y SEGURIDAD	ESCALA 1/100
INGENIERO INDUSTRIAL		2- 2.025
PATRICIO BAUTISTA CARRASCOSA		1018 PLANO N° 10

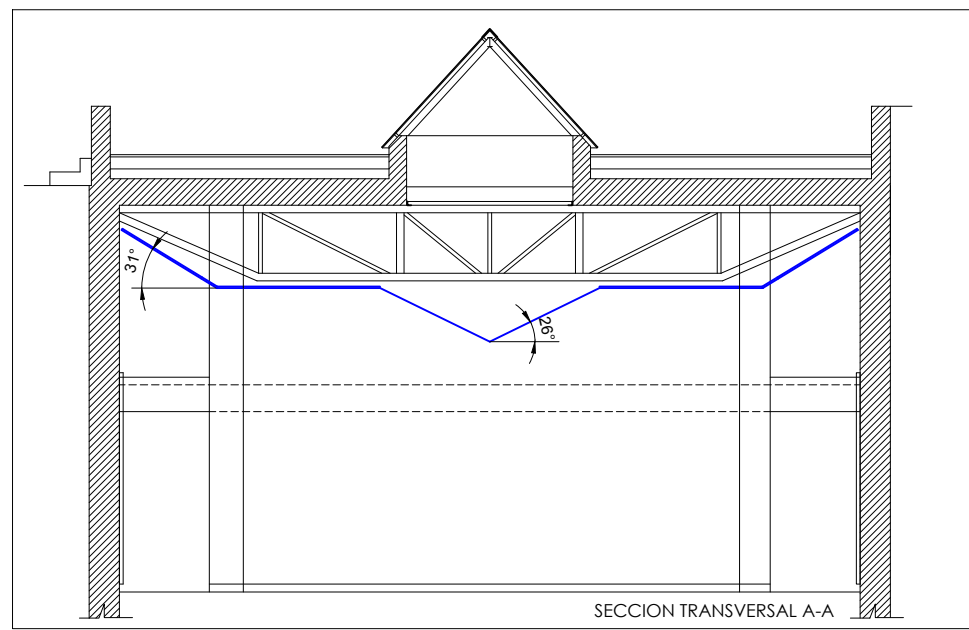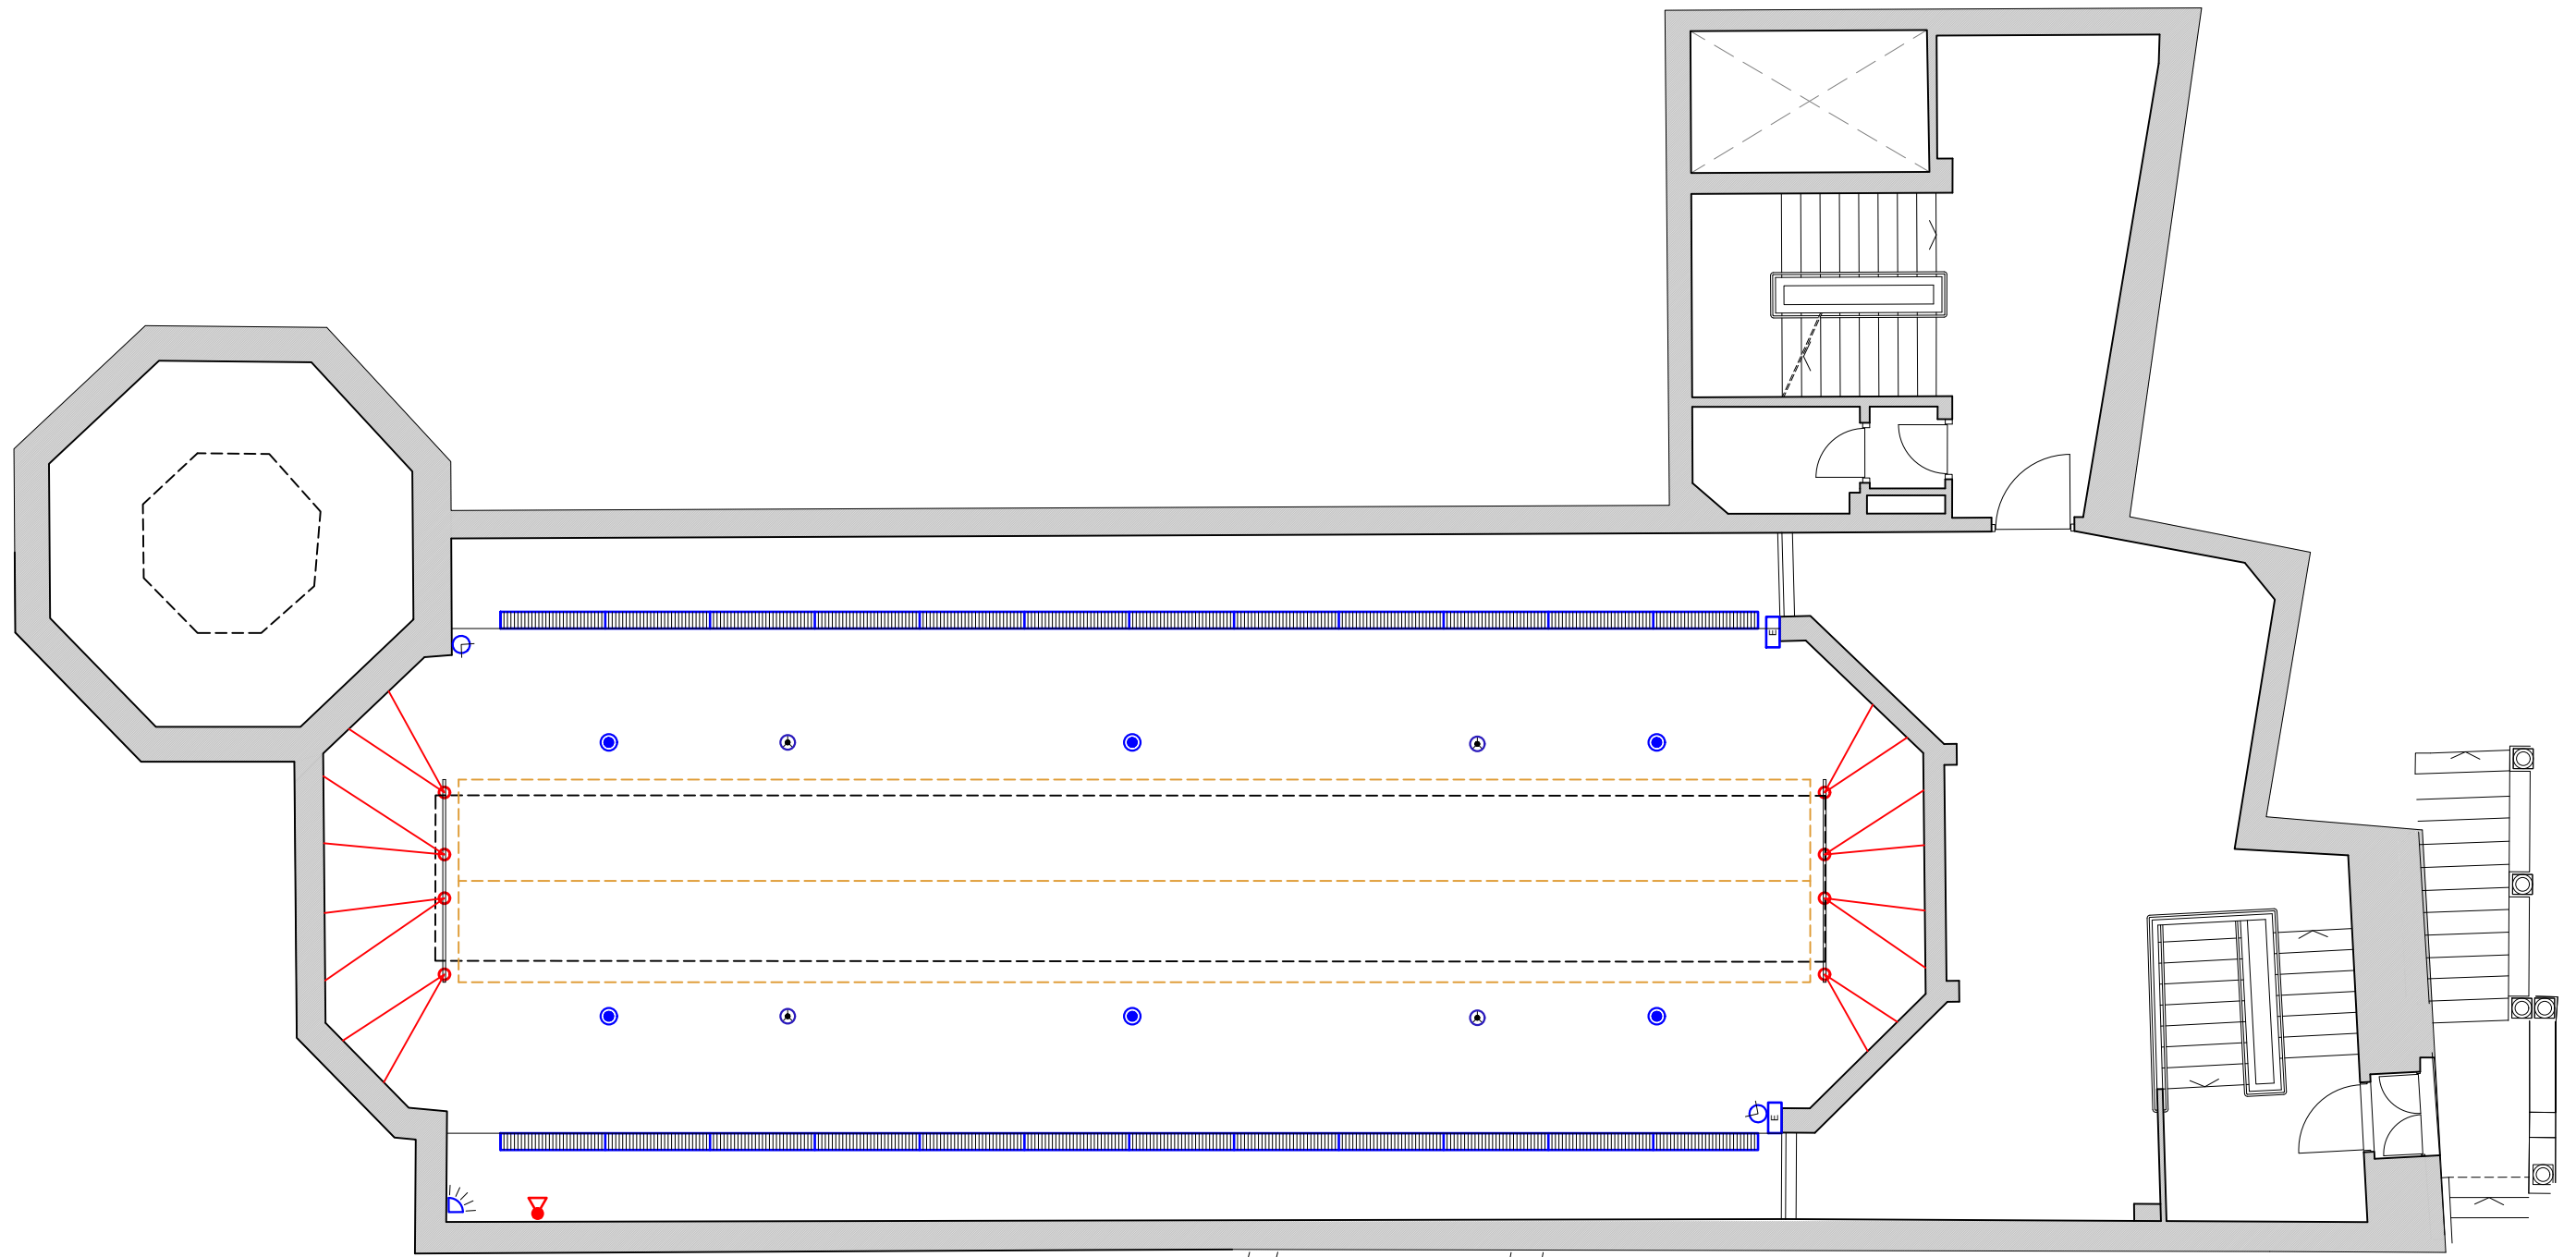

- LEYENDA ELECTRICIDAD Y SEGURIDAD
- CARRIL ELECTRIFICADO EMPOTRADO.
 - PROYECTOR ILUMINACION EN CARRIL ELECTRIFICADO TIPO LED.
 - ▨ LUMINARIA LINEAL RECUPERADA, CON LINEALES LED.
 - ⊙ E LUMINARIA AUTONOMA-AUTOMATICA DE EMERGENCIA.
 - ⚡ TOMA DE CORRIENTE.
 - 📷 CAMARA INTERIOR CCTV.
 - 🚒 DETECTOR DE ROBO.
 - 🔥 DETECTOR INCENDIOS.
 - 🚒 EXTINTOR CO2.

PETICIONARIO: FUNDACION PUBLICA ANDALUZA RODRIGUEZ ACOSTA		
PROYECTO DE CLIMATIZACION EN SALA PRINCIPAL DEL MUSEO GOMEZ MORENO SITUADO EN CALLEJON NIÑOS DEL ROLLO N°8, GRANADA		
PLANO	ENTREPLANTA. SALA EXPOSICIONES. NIVEL 747.35. ELECTRICIDAD Y SEGURIDAD	ESCALA 1/100
INGENIERO INDUSTRIAL		2- 2.025
PATRICIO BAUTISTA CARRASCOSA		1018 PLANO N° 11

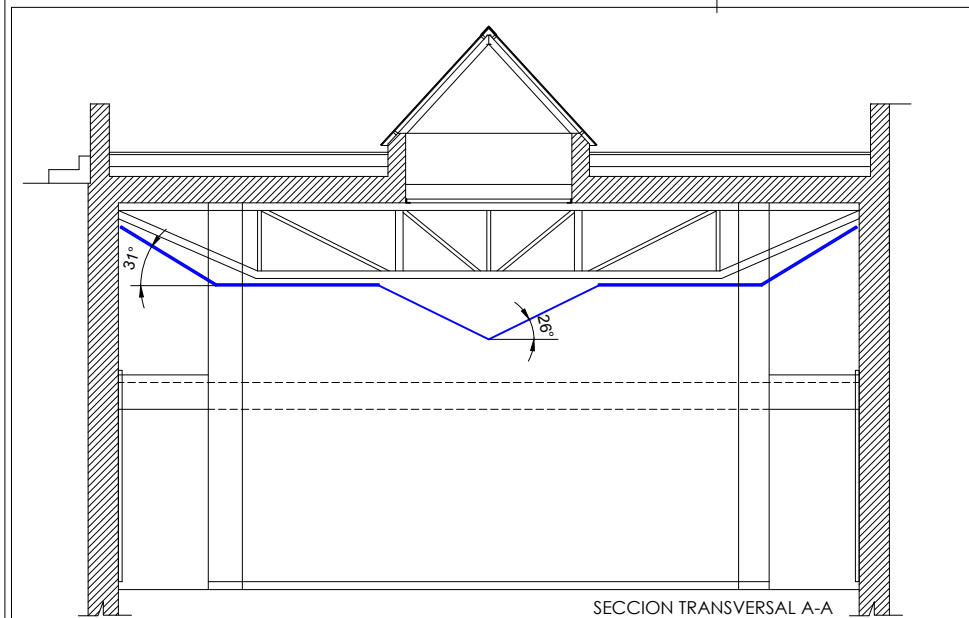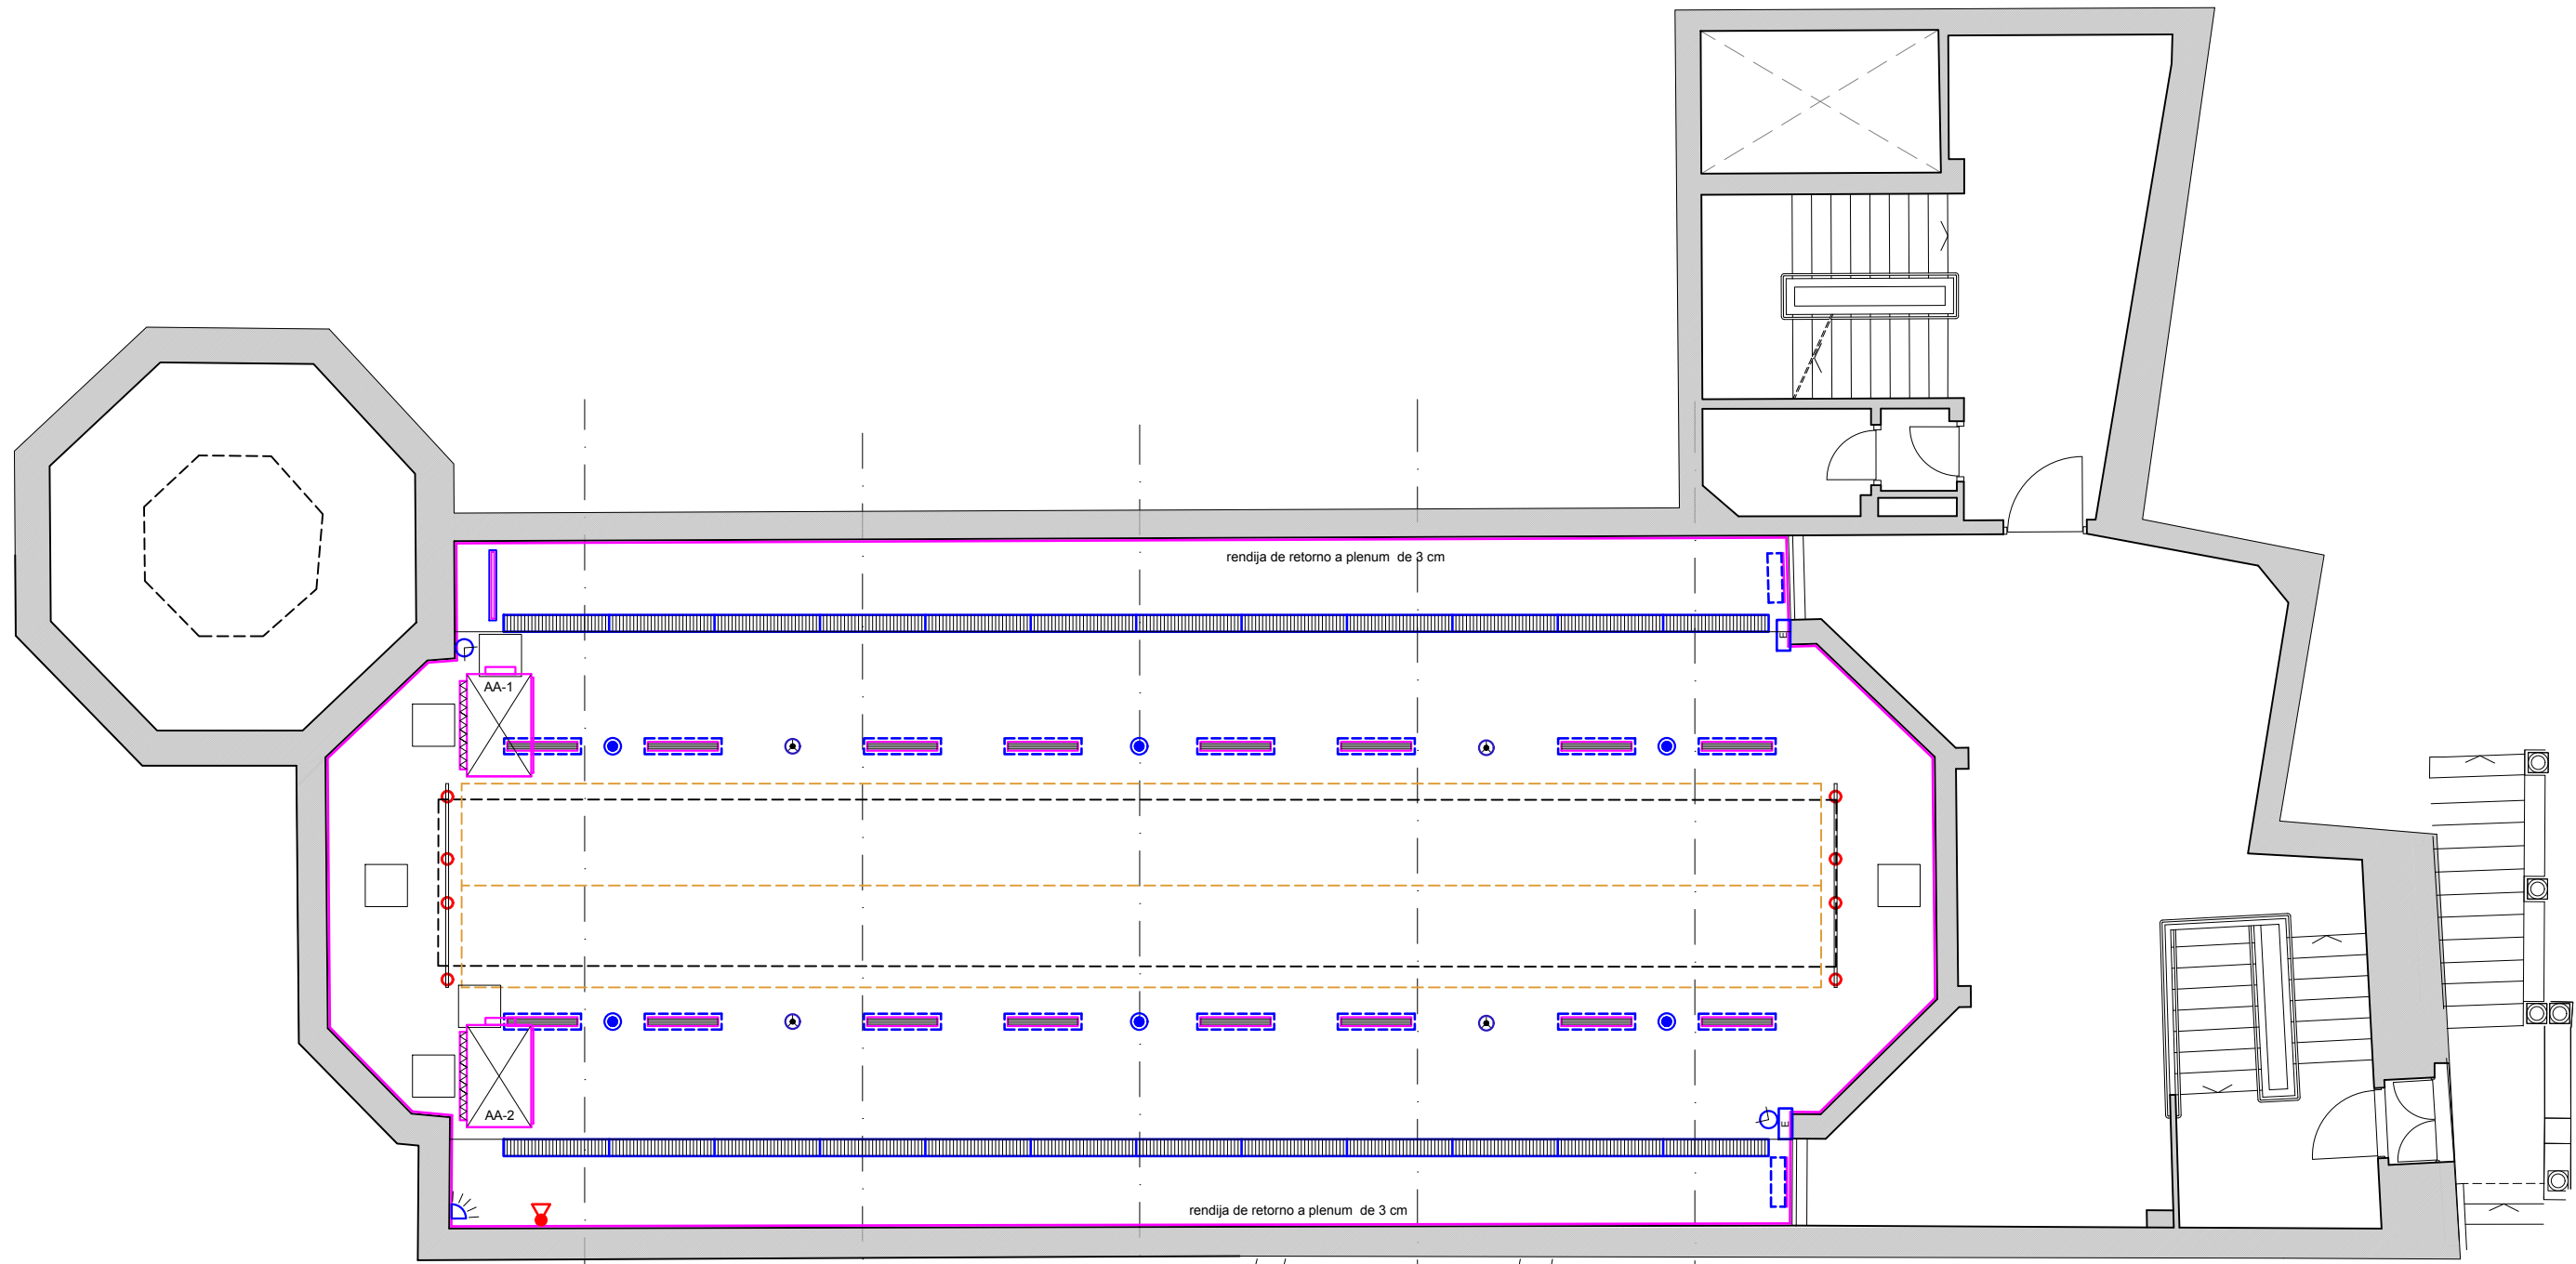


- LEYENDA ELECTRICIDAD Y SEGURIDAD**
- CARRIL ELECTRIFICADO EMPOTRADO.
 - PROYECTOR ILUMINACION EN CARRIL ELECTRIFICADO TIPO LED.
 - LUMINARIA LINEAL RECUPERADA, CON LINEALES LED.
 - LUMINARIA AUTONOMA-AUTOMATICA DE EMERGENCIA.
 - TOMA DE CORRIENTE.
 - CAMARA INTERIOR CCTV.
 - DETECTOR DE ROBO.
 - DETECTOR INCENDIOS.
 - EXTINTOR CO2.

- LEYENDA CLIMATIZACION Y VENTILACION**
- MANDO CLIMATIZACION
 - REJILLA LINEAL DE MARCO OCULTO
 - CAJA PLENUM CLIMAVER NETO
 - DIFUSOR LINEAL
 - UNIDAD INTERIOR CLIMATIZADORA TIPO DISTRIBUCION DE AIRE POR CONDUCTOS.
 - UNIDAD EXTERIOR DE EQUIPO SPLIT DE AIRE ACONDICIONADO.

PETICIONARIO: FUNDACION PUBLICA ANDALUZA RODRIGUEZ ACOSTA		
PROYECTO DE CLIMATIZACION EN SALA PRINCIPAL DEL MUSEO GOMEZ MORENO SITUADO EN CALLEJON NIÑOS DEL ROLLO N°8, GRANADA		
PLANO	ENTREPLANTA. SALA EXPOSICIONES. NIVEL 747.35. DISTRIBUCION ELEMENTOS DE INSTALACION EN TECHO	ESCALA 1/100
INGENIERO INDUSTRIAL		2- 2.025
PATRICIO BAUTISTA CARRASCOSA		1018 PLANO N° 12

ESQUEMA B.T. MUSEO

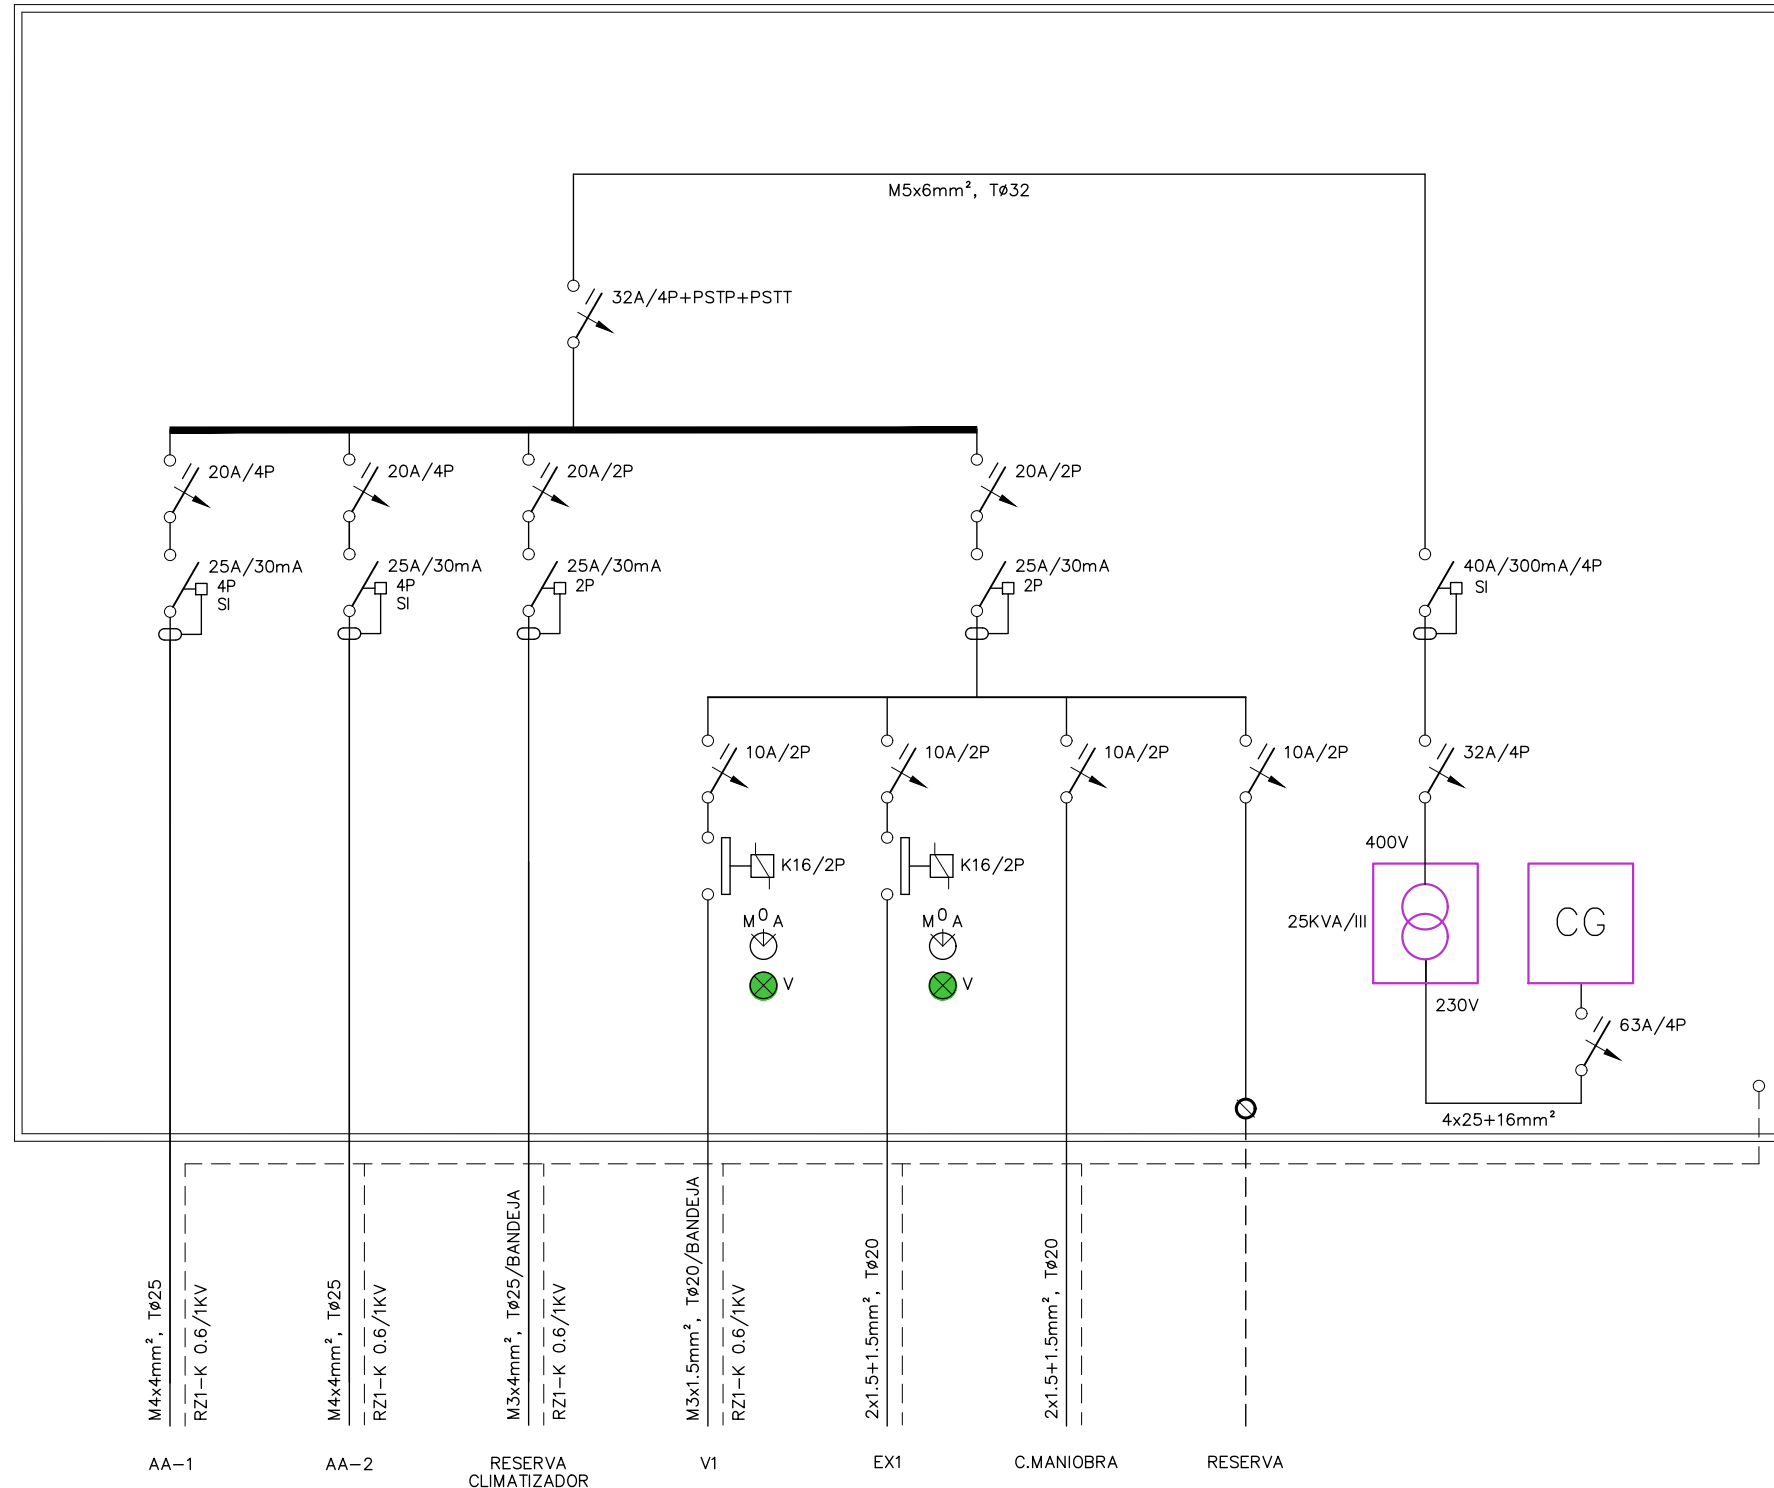

PETICIONARIO: FUNDACION PUBLICA ANDALUZA RODRIGUEZ ACOSTA		
PROYECTO DE CLIMATIZACION EN SALA PRINCIPAL DEL MUSEO GOMEZ MORENO SITUADO EN CALLEJON NIÑOS DEL ROLLO Nº8, GRANADA		
PLANO	ESQUEMA UNIFILAR	ESCALA S/E
INGENIERO INDUSTRIAL		2- 2.025
PATRICIO BAUTISTA CARRASCOSA		PLANO Nº 13