


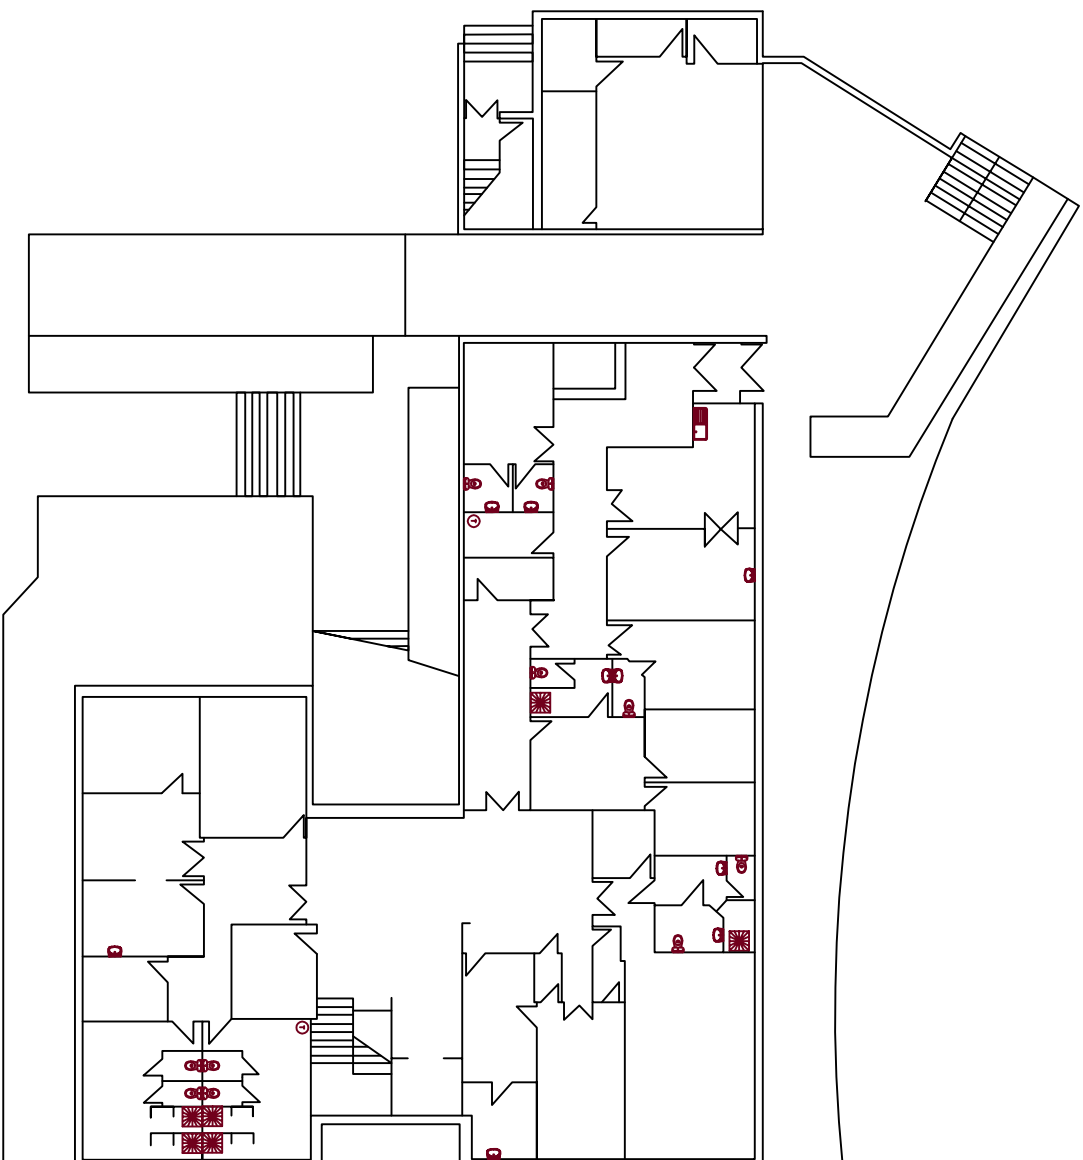

LEYENDA DE INSTALACIONES

- SINDERO
- LAVABO
- INODORO
- DUCHA
- FUENTE
- TERMO
- PILETA
- URINARIO
- GRIFO
- BIDET
- FRECALDERO

 JUNTA DE ANDALUCÍA Consejería de Salud		NOMBRE C.S. LA CAROLINA. JAEN	
REALIZADO POR: FERRAS	FECHA: JUNIO-2005	ESCALA: 1:100	PLANO N.º: PLANTA SOTANO FONTANERÍA Y SANEAMIENTO