



RESTAURANTE
PLANTA SÓTANO
ESCALA 1:50

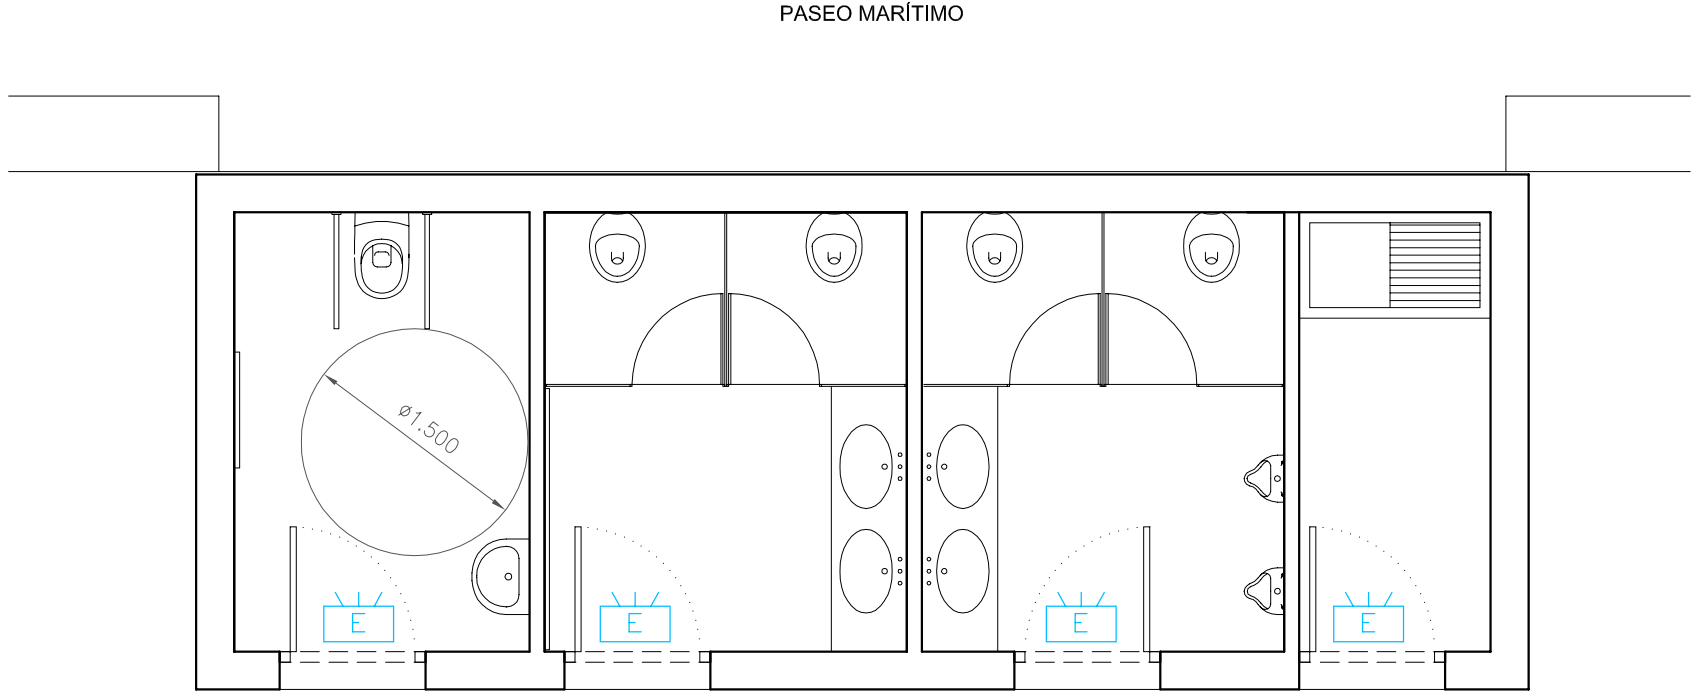

MODULO DE SERVICIOS
PLANTA BAJA
ESCALA 1:50

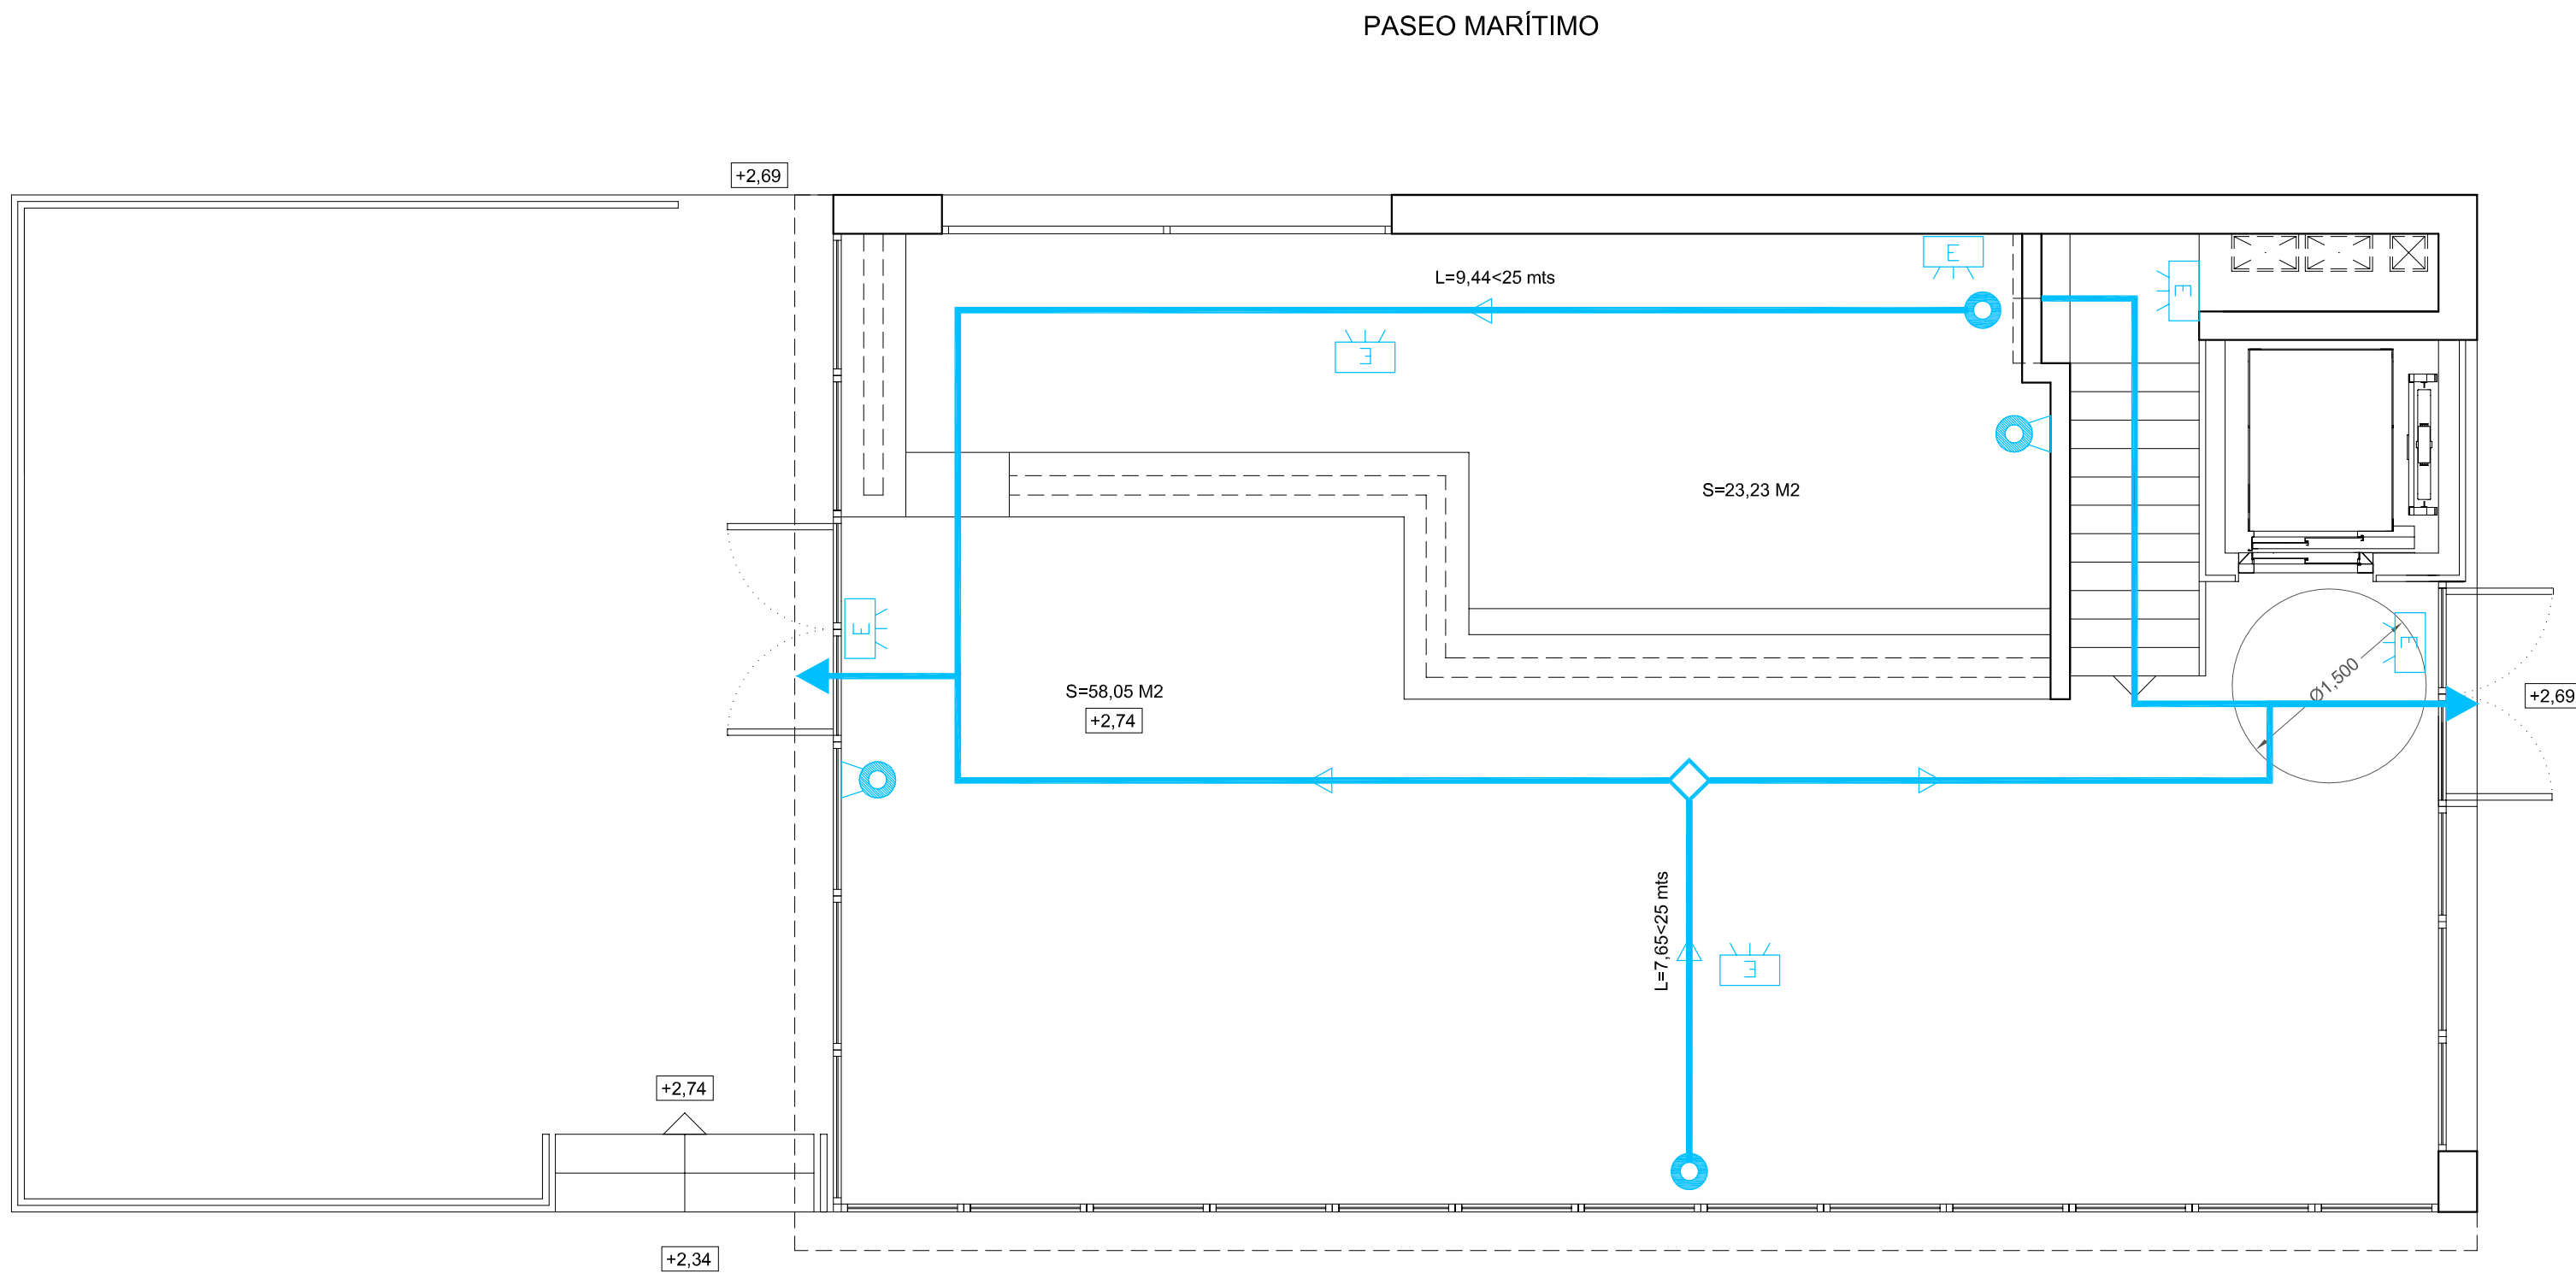

RESTAURANTE
PLANTA BAJA
ESCALA 1:50

LEYENDA

- EXTINTOR POLVO ABC 21A-113B
- SENTIDO DE LA EVACUACION
- ORIGEN DE LA EVACUACION
- FINAL DE LA EVACUACION
- PUNTO DE INTERSECCIÓN DE DOS RECORRIDOS ALTERNATIVOS
- ALUMBRADO DE EMERGENCIA

PROYECTO:			2012-04
RESTAURANTE DE PLAYA			
SITUACIÓN:	PLAYA DE BIL BIL, BENALMADENA (MALAGA)		
FASE:	PROYECTO BÁSICO		
PLANO:	PROTECCIÓN CONTRA INCENDIOS Y EVACUACIÓN (PLANTAS SOTANO Y BAJA)		
ESCALA GRÁFICA:	ESCALA:		1/50
FECHA EJECUCIÓN:	ENERO DE 2015		
SUSTITUYE A:	SUSTITUIDO POR:	FECHA ANULACIÓN:	
PROPIEDAD:			